
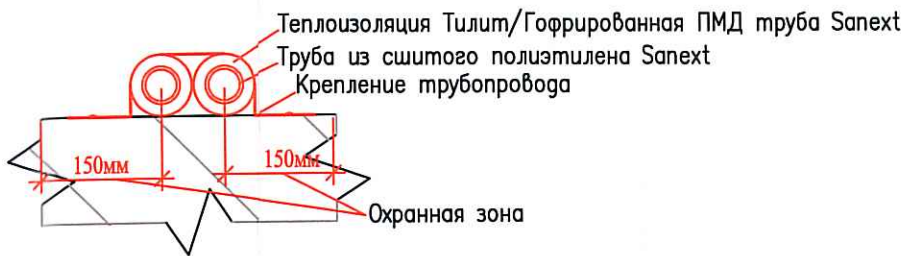


Исполнительная схема №38. Водоснабжение.

План 8 этажа.

Секция 3.

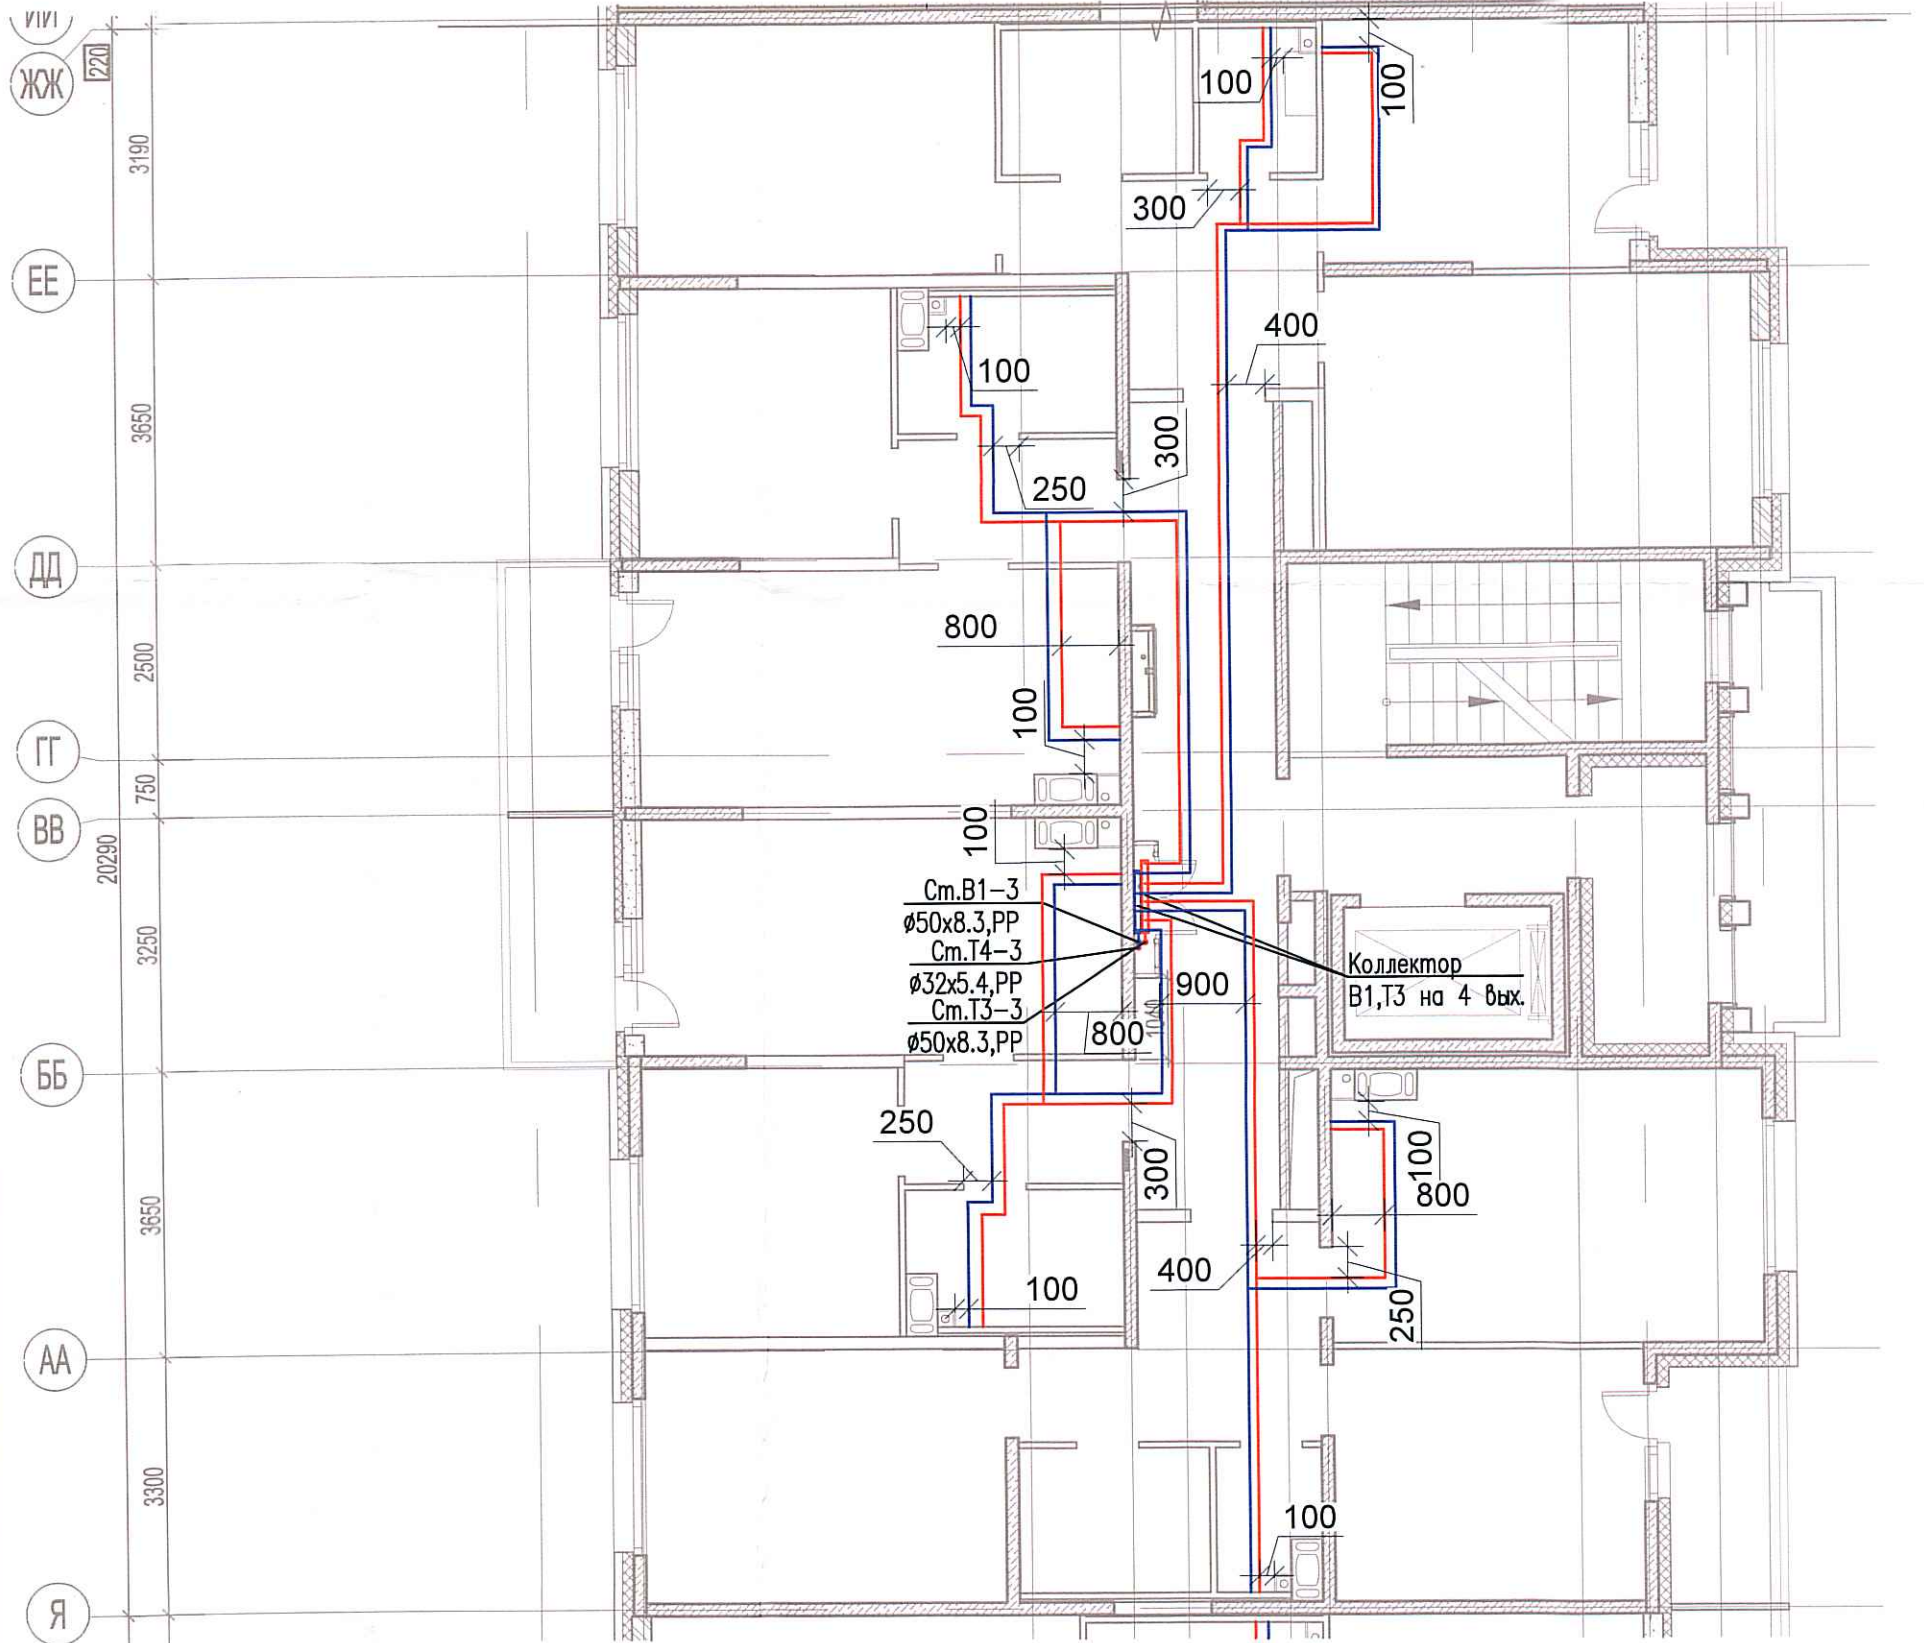

Инв. № подл.	Подпись и дата	Взам. инв. №

03-2017-БС66-5-ВК					
Многоэтажная жилая застройка (жилой комплекс со встроенными помещениями, подземными автостоянками) по адресу: г. Санкт-Петербург, Большой Сампсониевский проспект (кад. номер участка 78:36:0005016:1309)					
Изм.	Кол. уч.	Лист	№ док.	Подп.	Дата
Разраб.			Бабеев Р.И.		
Корпус 5				Стадия	Лист
Исполнительная схема №38. Водоснабжение. План 8 этажа. Секция 3.				ИД	694
				000 "ПСК"	