
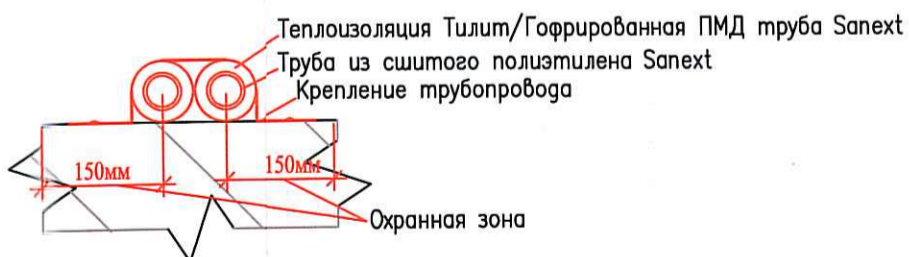


Исполнительная схема №39. Водоснабжение.

План 9 этажа.

Секция 3.

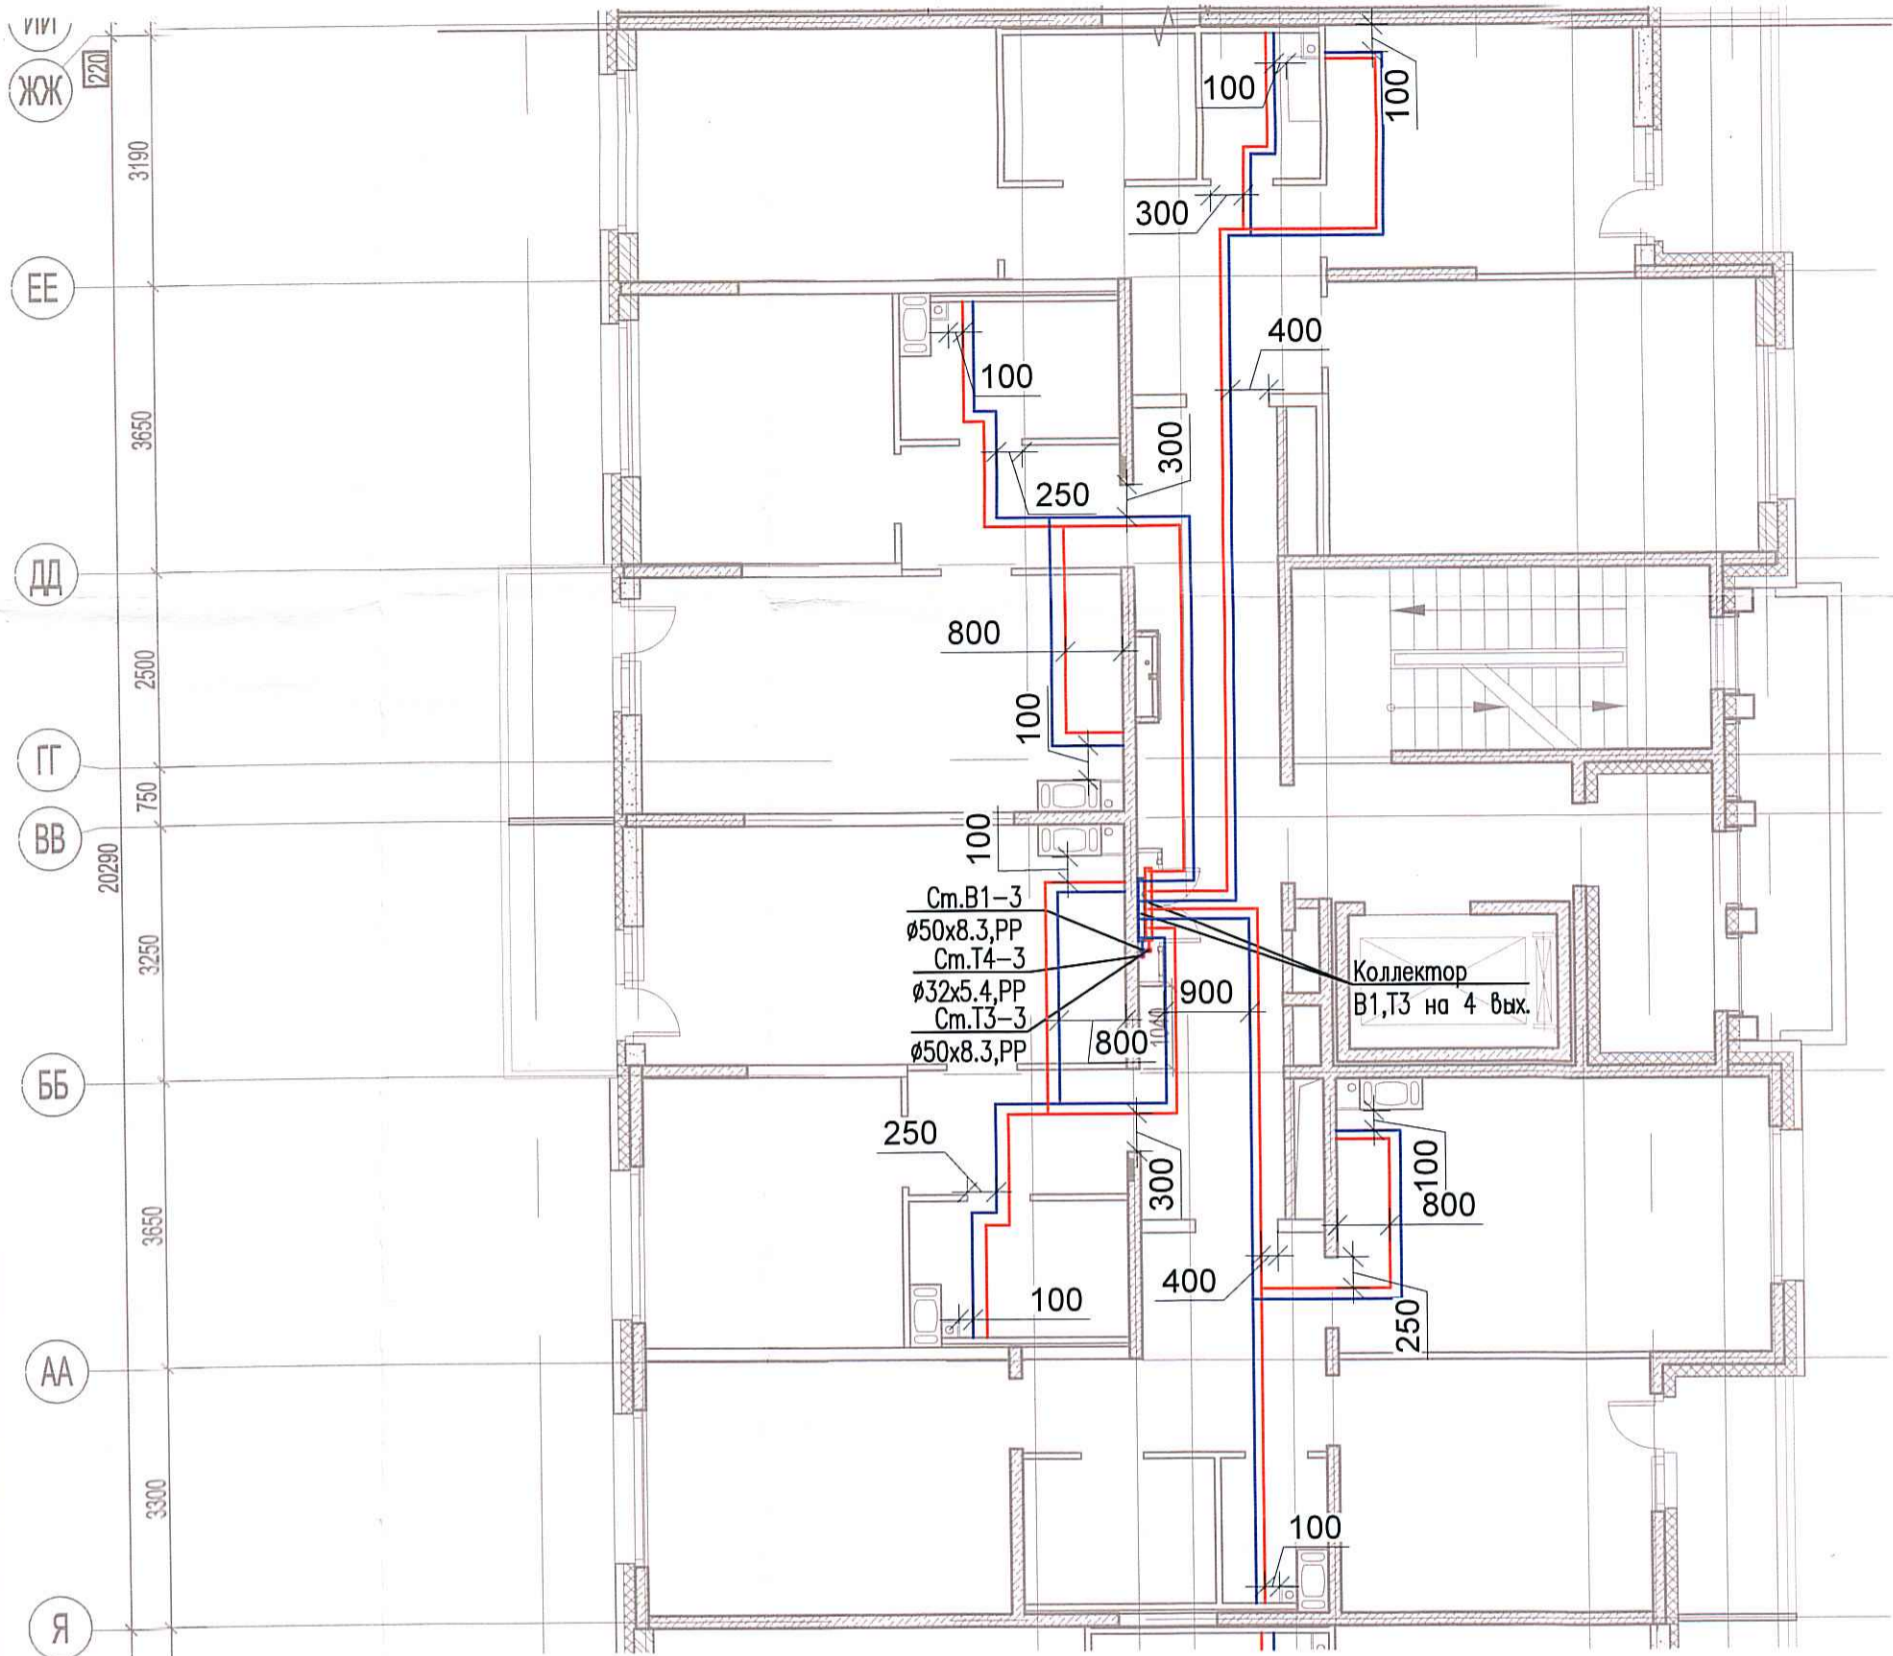

Инв. № подл.	Подпись и дата	Взам. инв. №	Доголасовано

						03-2017-БС66-5-ВК			
						Многоэтажная жилая застройка (жилой комплекс со встроенными помещениями, подземными автостоянками) по адресу: г. Санкт-Петербург, Большой Сампсониевский проспект (кад. номер участка 78:36:0005016:1309)			
Изм.	Кол. уч.	Лист	№ док.	Подп.	Дата	Корпус 5	Стадия	Лист	Листов
Разраб.				Бабаев Р.И.			ИД	ВРЗ	
						Исполнительная схема №39. Водоснабжение. План 9 этажа. Секция 3.		000 "ПСК"	
						Формат А3			