
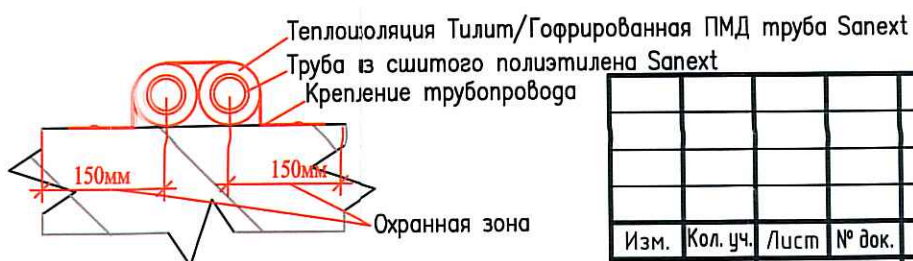


Исполнительная схема №13. Водоснабжение.

План 1 этажа.

Секция 1.

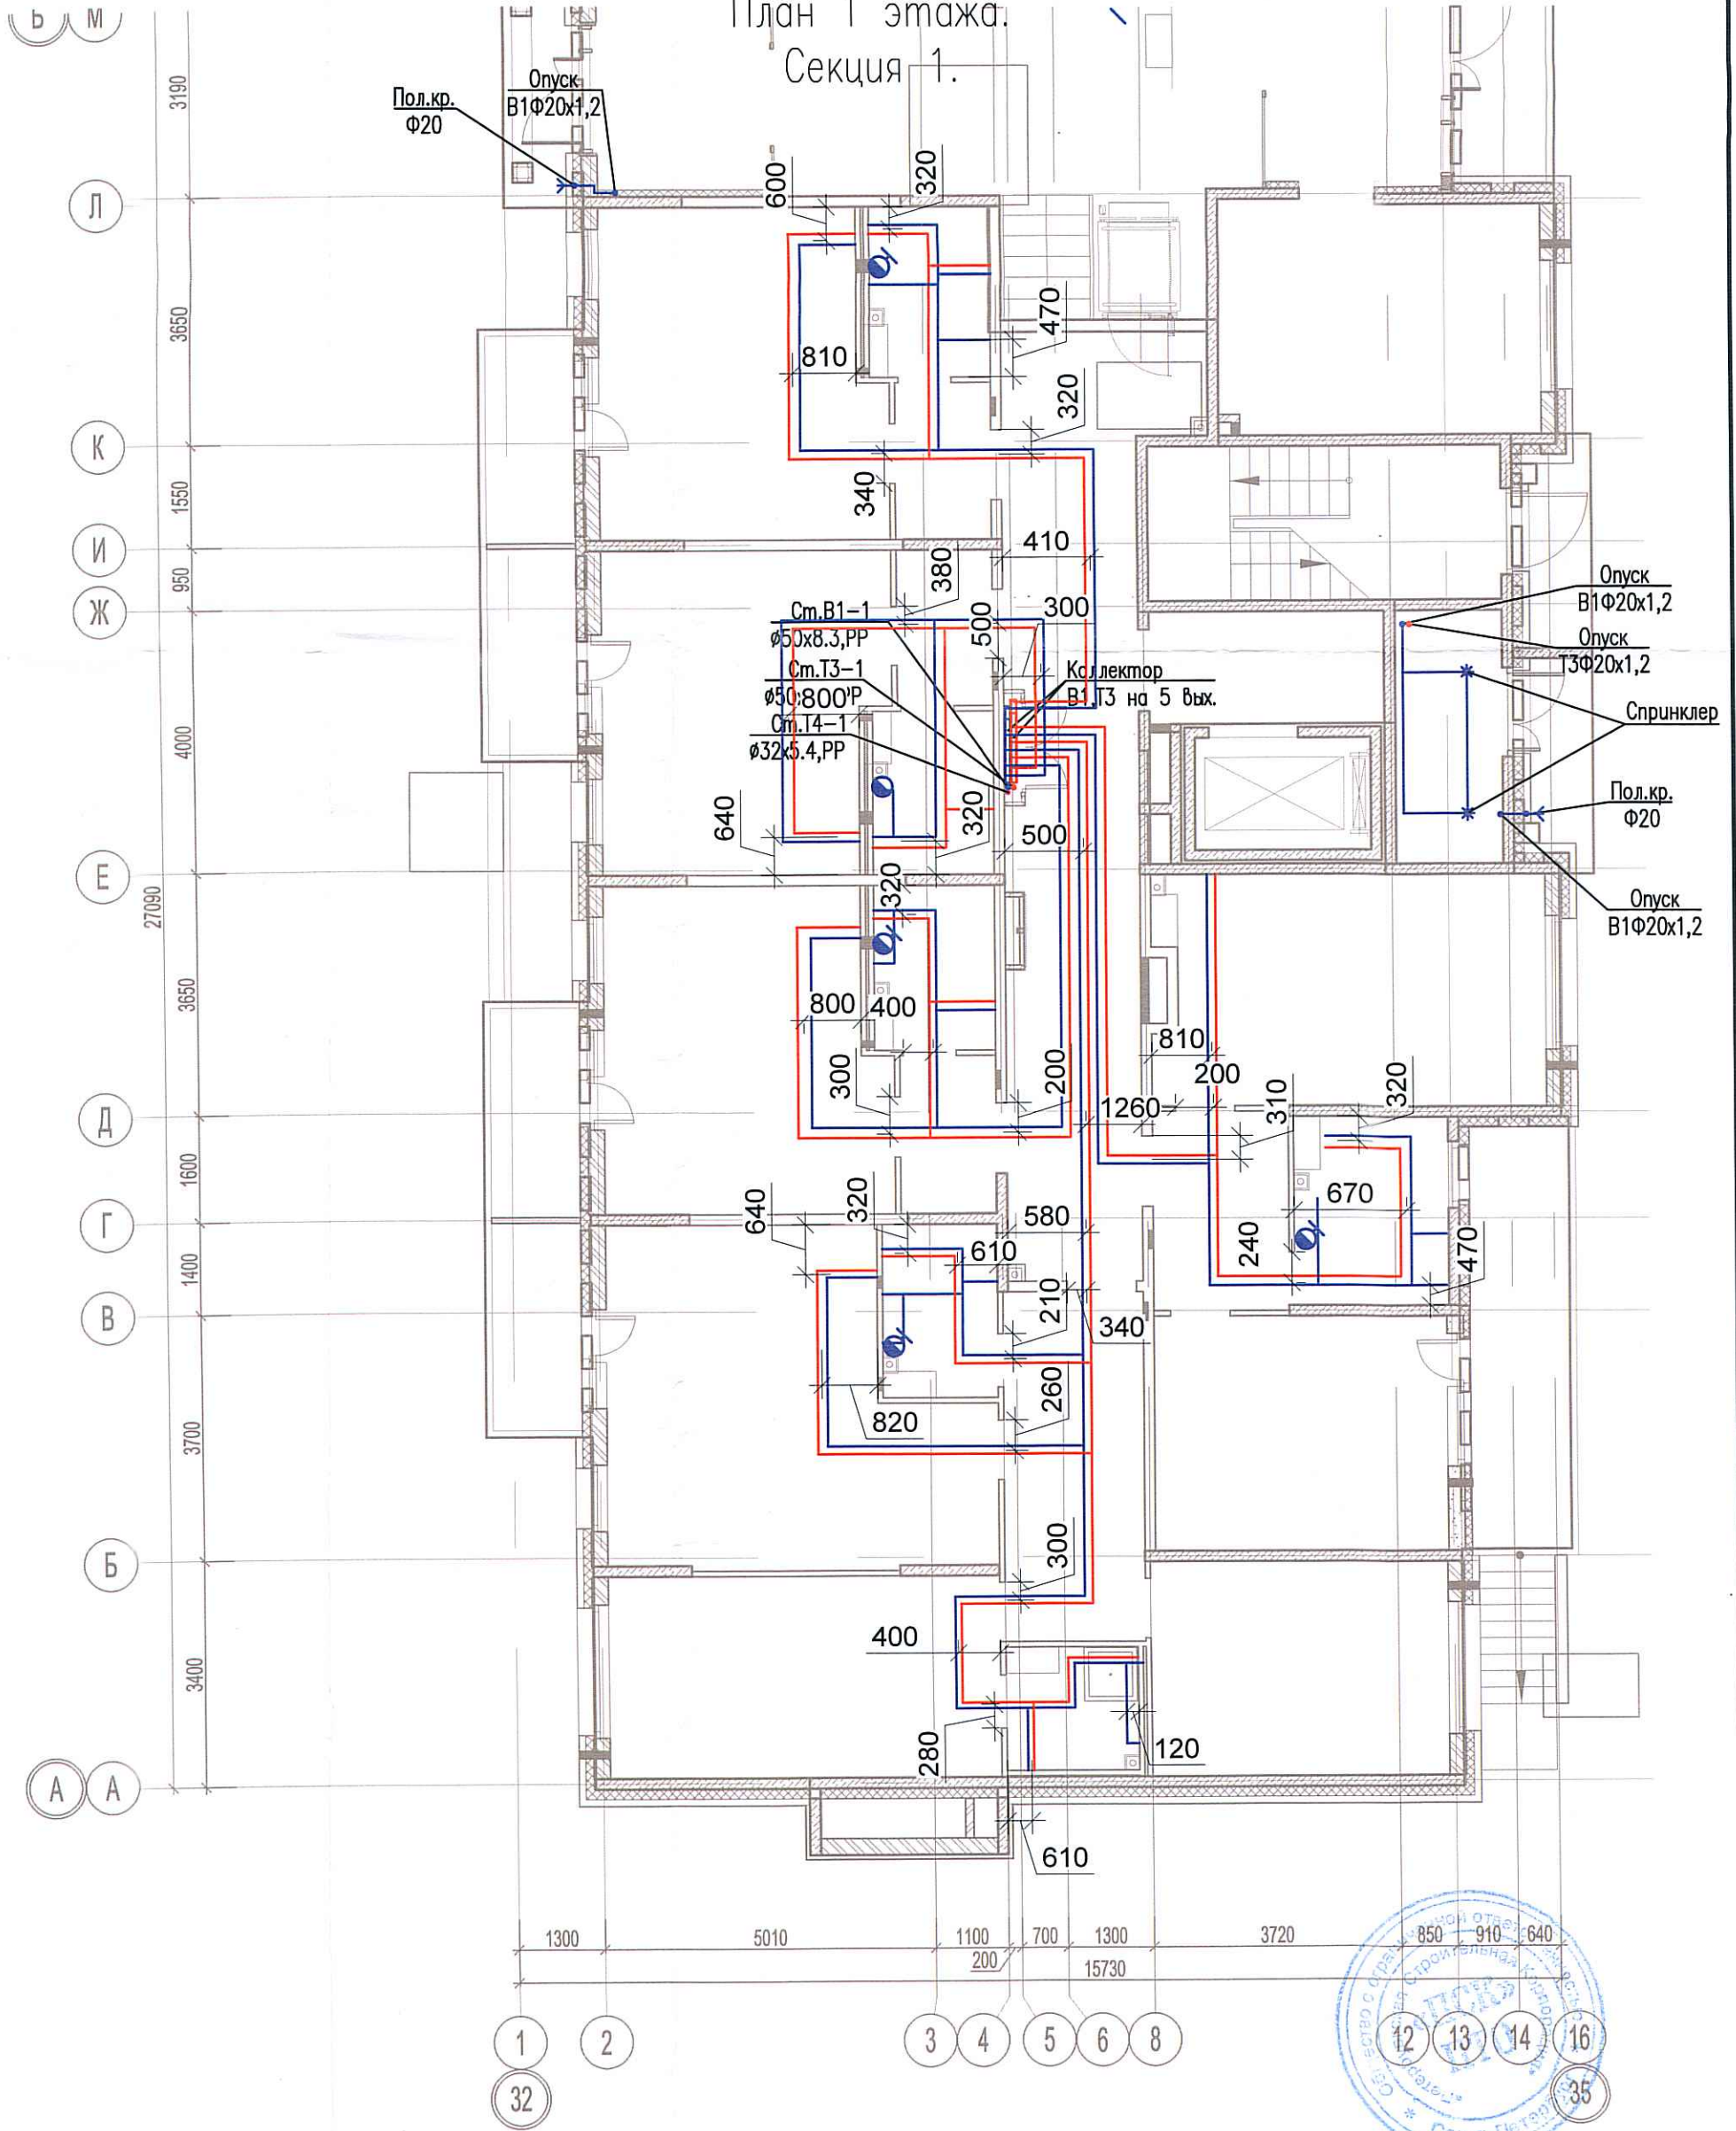

Согласовано

Взам. инв. №

Подпись и дата

Инв. № подл.

Изм.	Кол. уч.	Лист	№ док.	Подр.	Дата
Разраб.					
	Бабаев Р.И.				

03-2017-БС66-5-ВК

Многоэтажная жилая застройка (жилой комплекс со встроенными помещениями, подземными автостоянками) по адресу: г. Санкт-Петербург, Большой Сампсониевский проспект (кад. номер участка 78:36:0005016:1309)

Корпус 5

Исполнительная схема №13. Водоснабжение.
План 1 этажа.
Секция 1.

Стадия Лист Листов

ИД *502*

ООО "ПСК"

Формат А3