


Исполнительная схема №14. Водоснабжение.  
План 2 этажа.

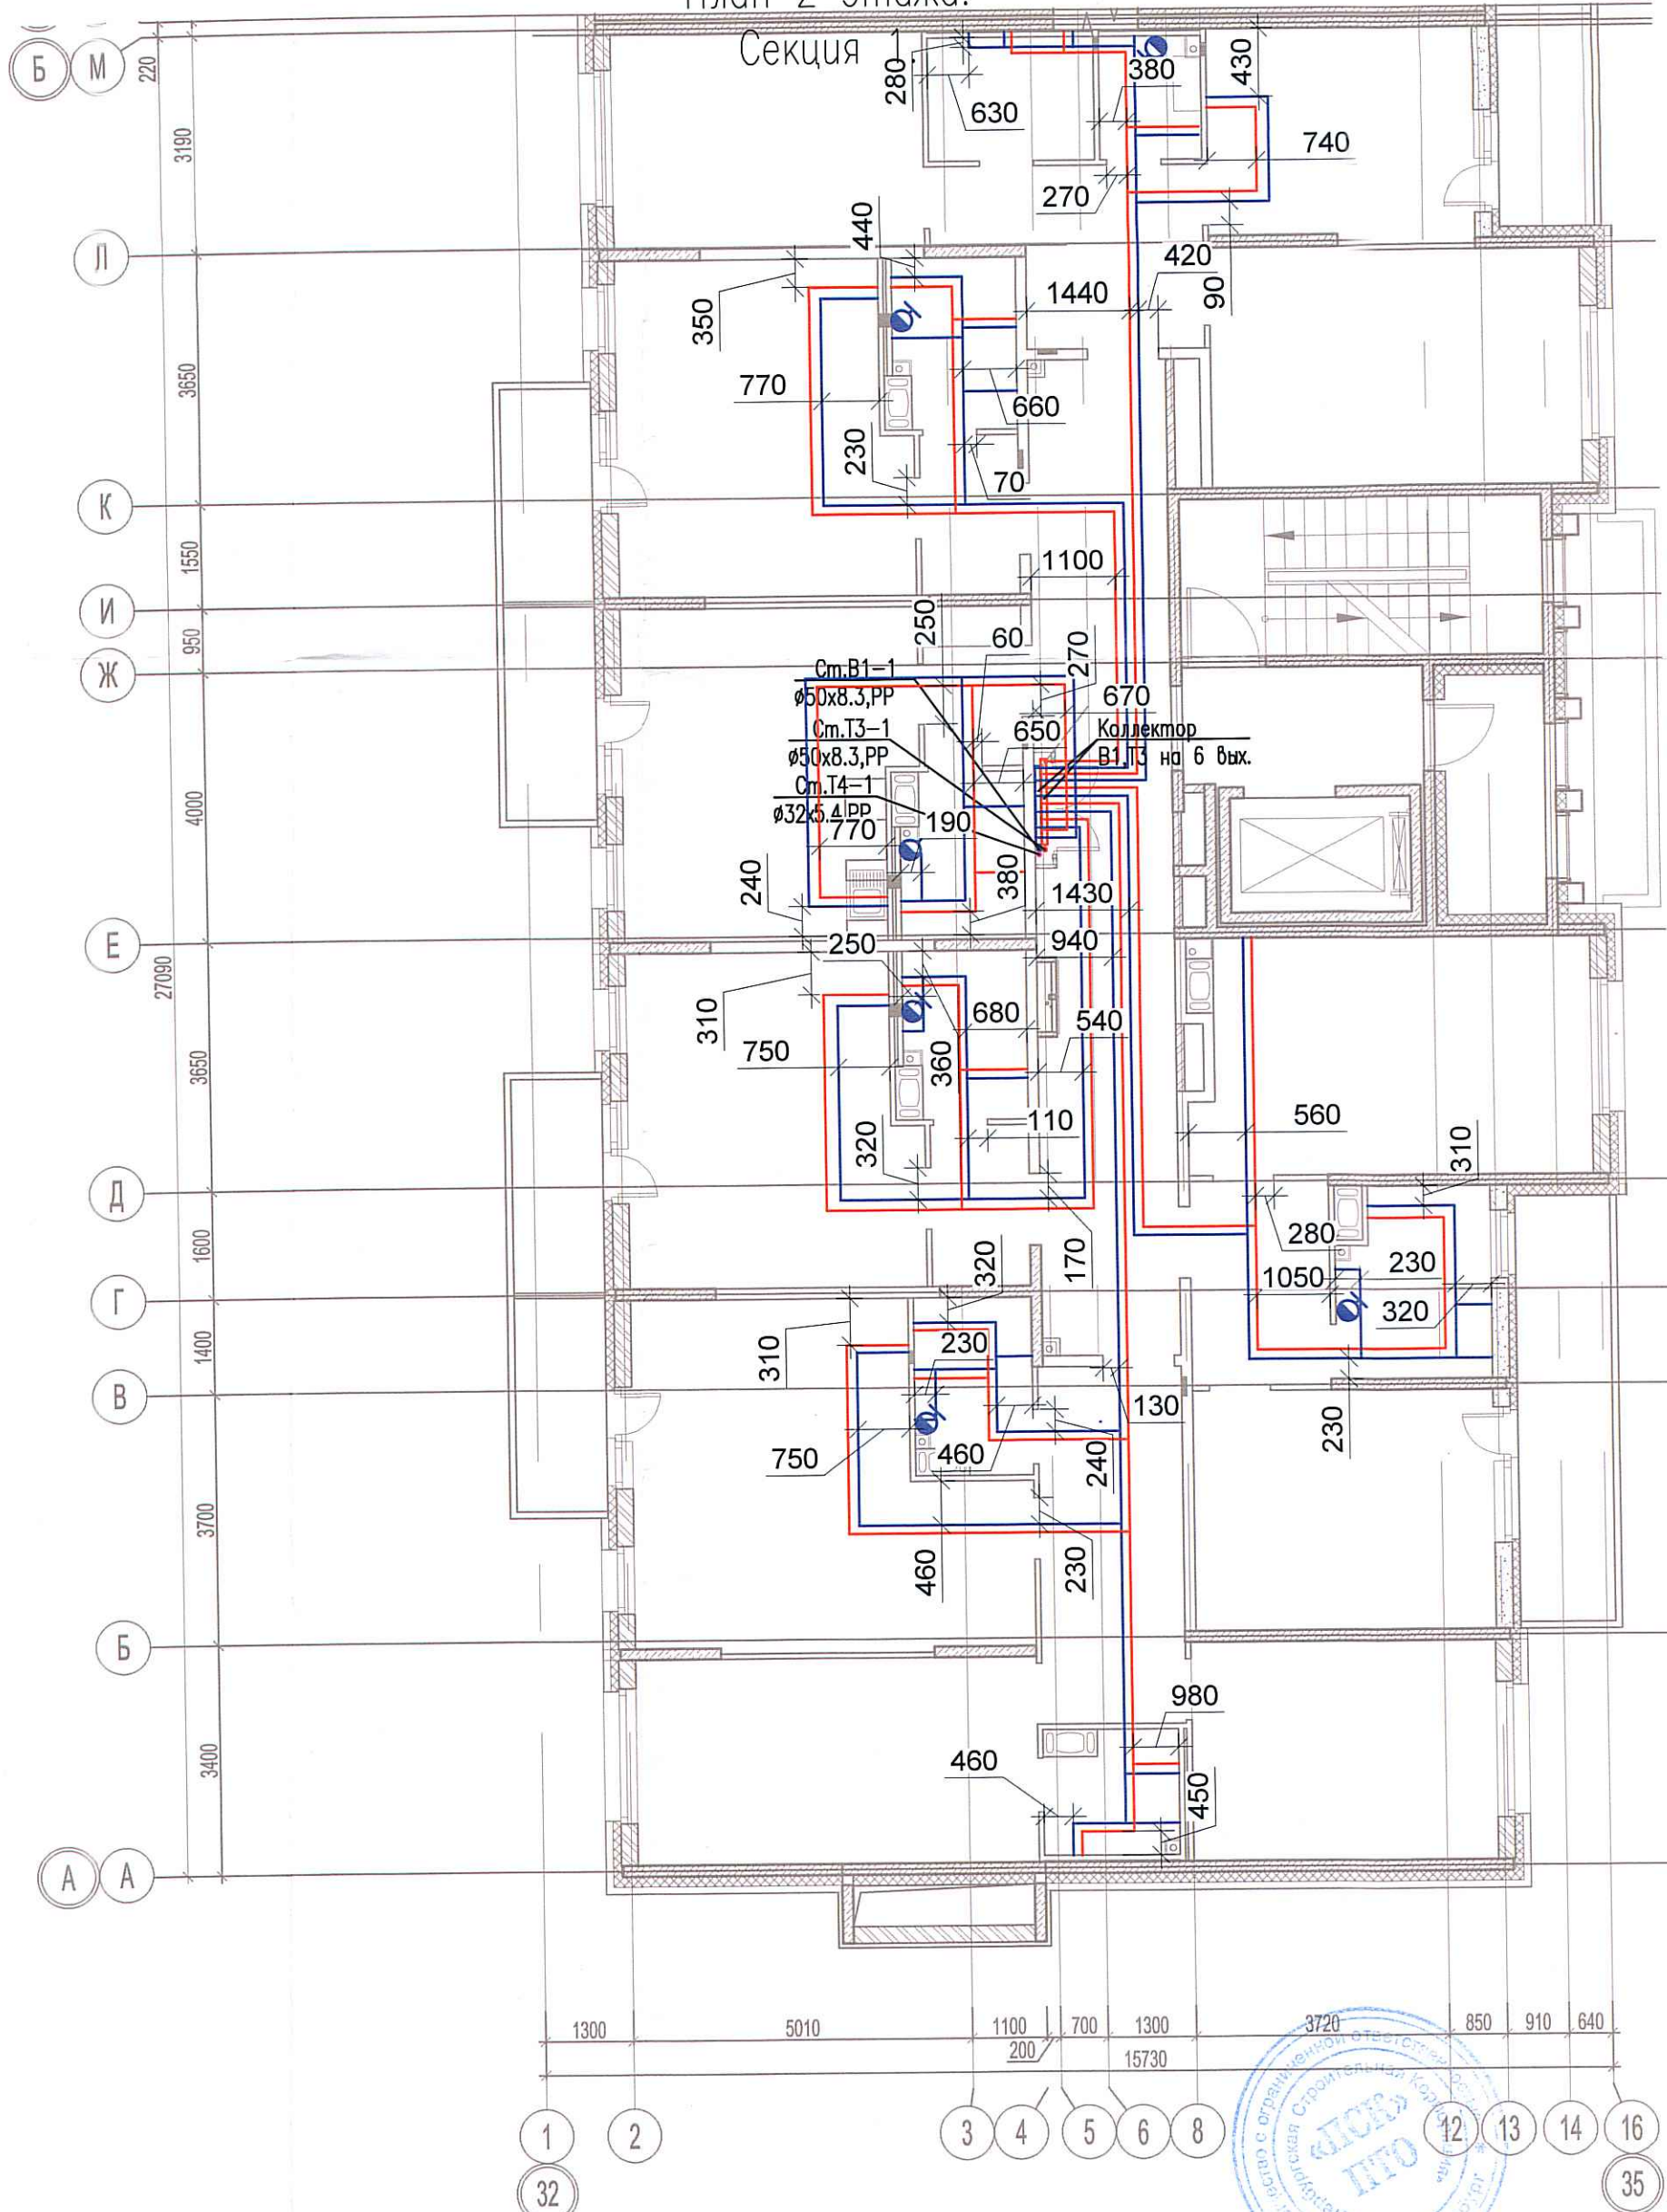


оголасовано

Взам. инв. №

Подпись и дата

Инв. № подл.

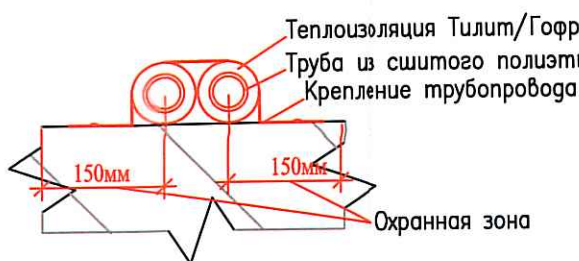

Изм.	Кол. уч.	Лист	№ док.	Подп.	Дата
Разраб.		Бабаев Р.И.			

03-2017-БС66-5-ВК

Многоэтажная жилая застройка (жилой комплекс со встроенными помещениями, подземными автостоянками) по адресу: г. Санкт-Петербург, Большой Сампсониевский проспект (кад. номер участка 78:36:0005016:1309)

Корпус 5

Исполнительная схема №14. Водоснабжение.  
План 2 этажа.  
Секция 1.

Стадия Лист Листов

ИД

699

000 "ПСК"

Формат А3