



Исполнительная схема №15. Водоснабжение.
План 3 этажа.

Секция 1.

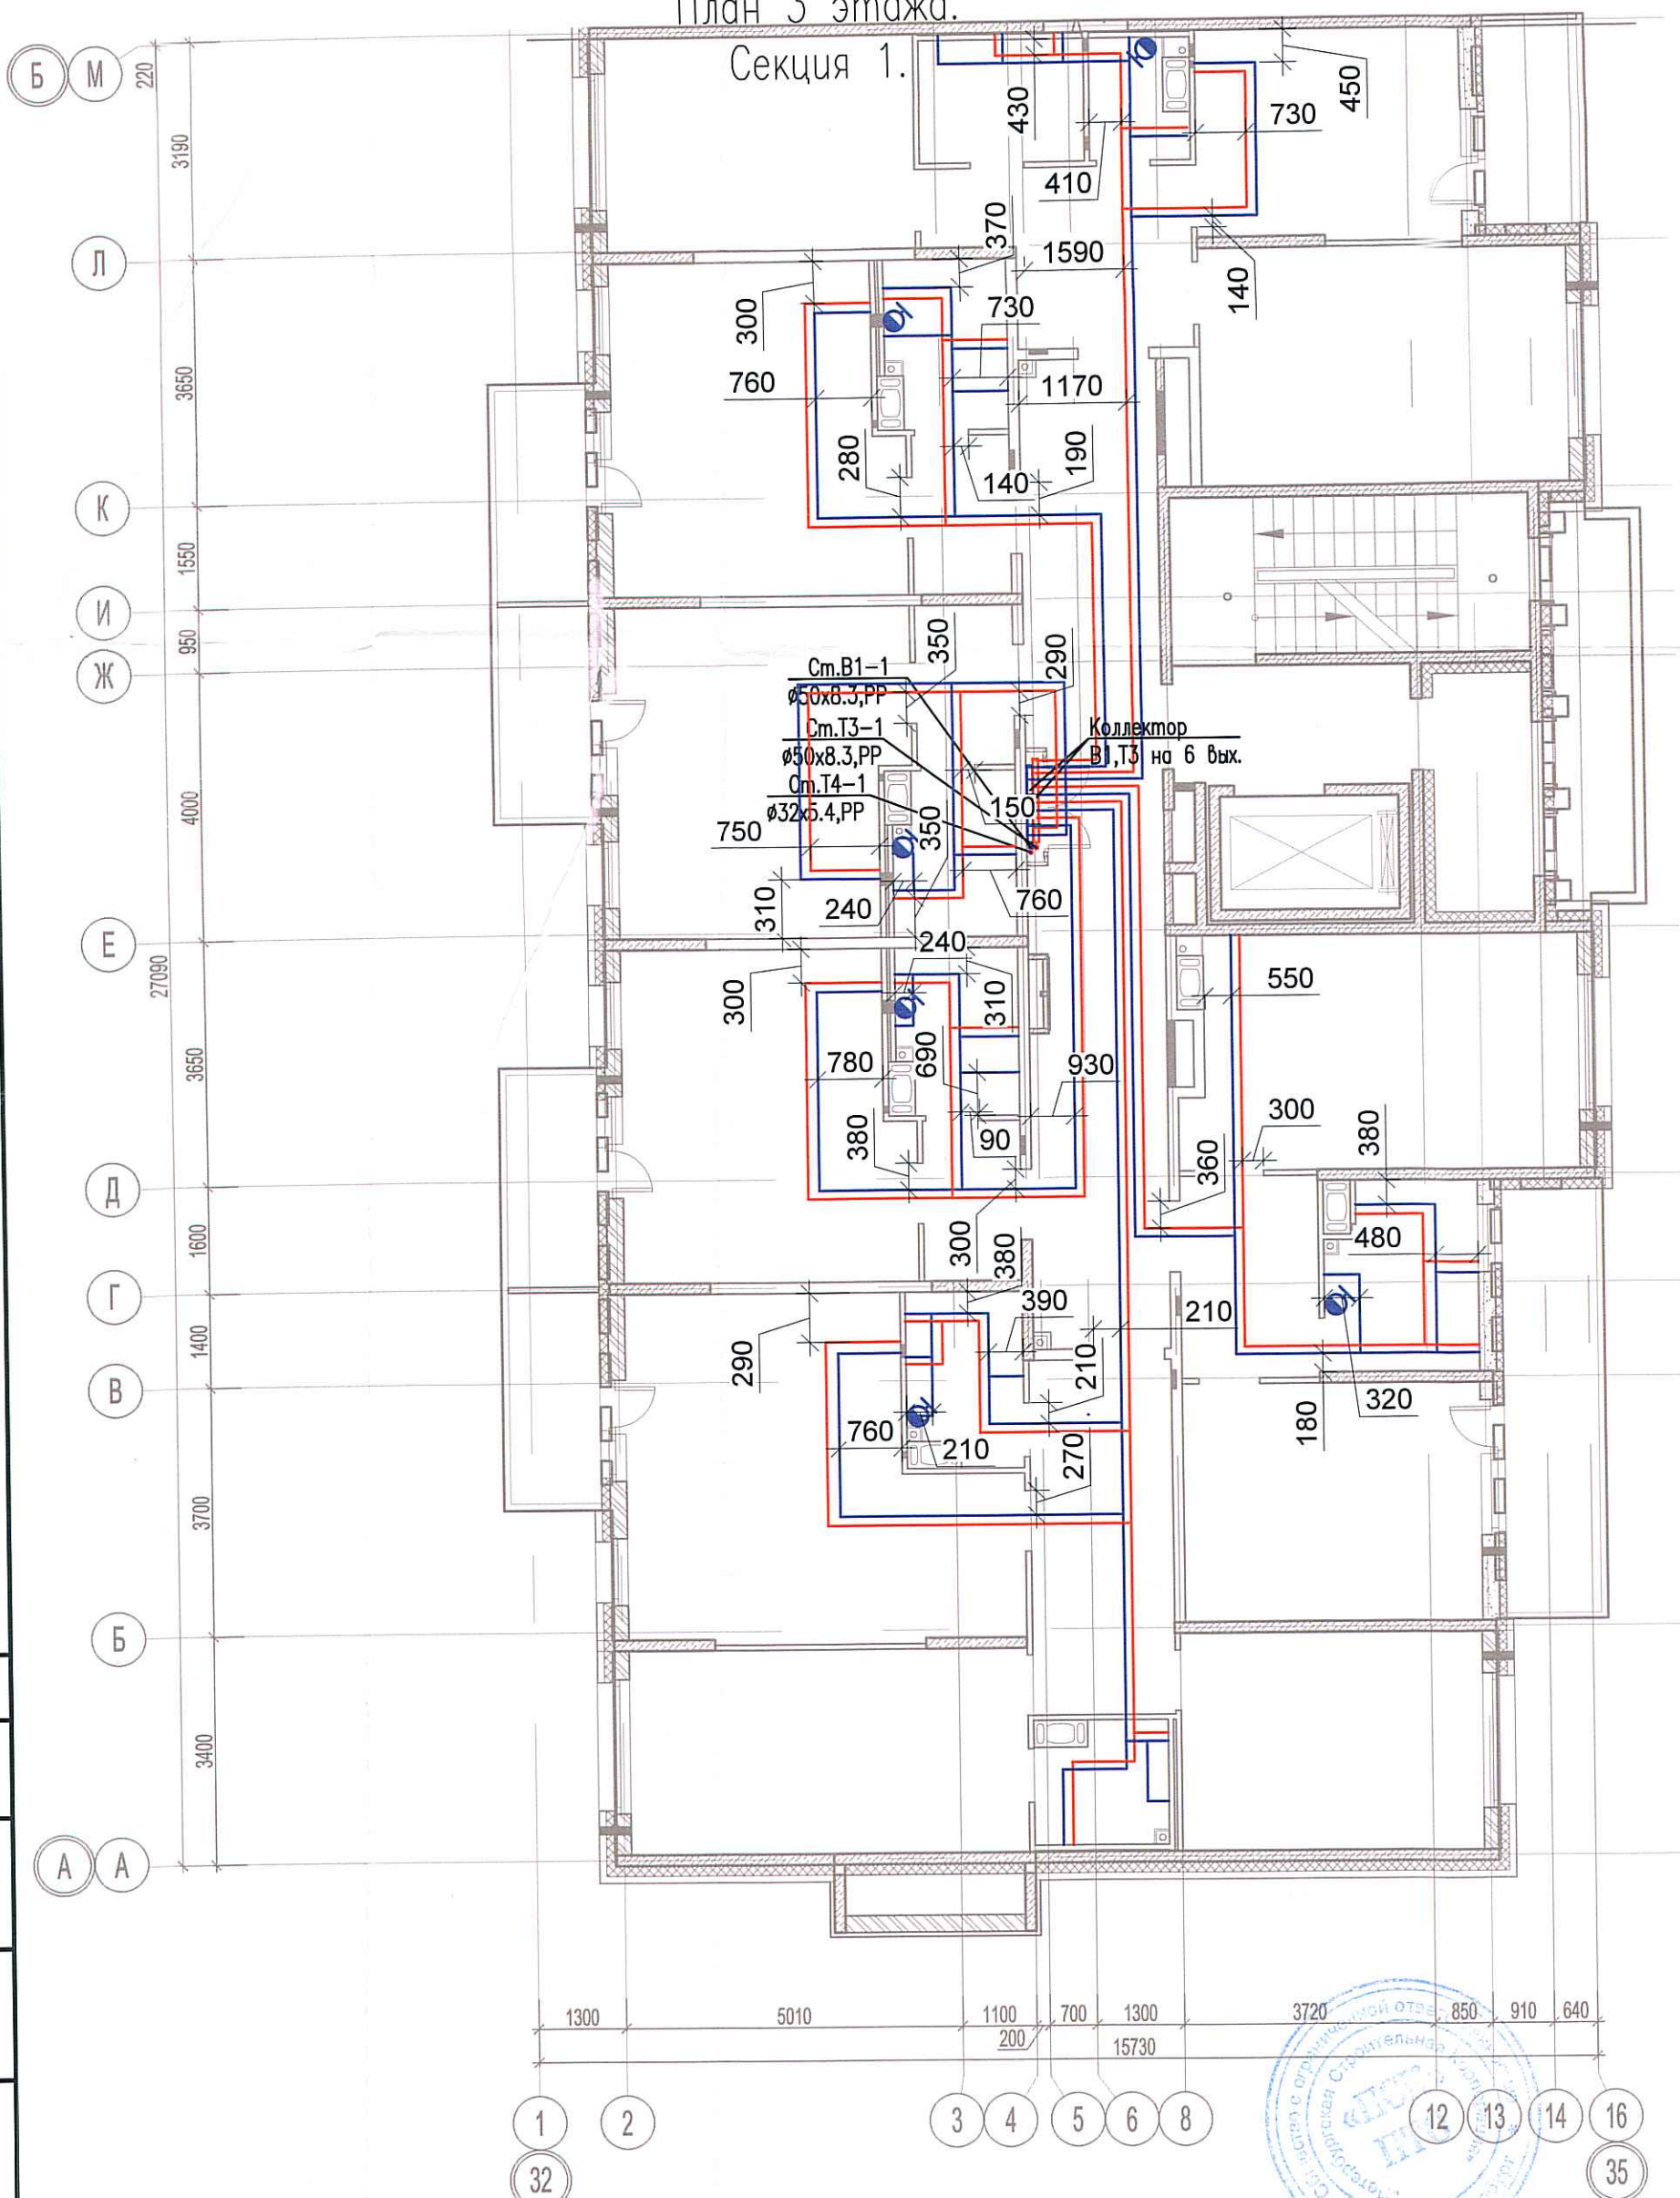

Согласовано

Инв. № подл.	Подпись и дата	Взам. инв. №

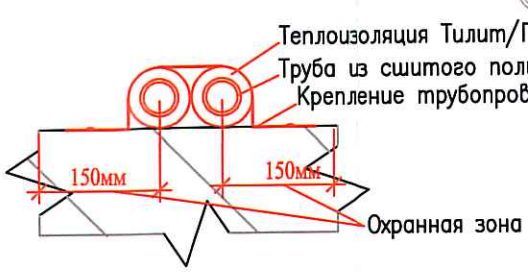

Изм.	Кол. уч.	Лист	№ док.	Подп.	Дата
Разраб.					

03-2017-БС66-5-ВК		
Многоэтажная жилая застройка (жилой комплекс со встроенными помещениями, подземными автостоянками) по адресу: г. Санкт-Петербург, Большой Сампсониевский проспект (кад. номер участка 78:36:0005016:1309)		
Корпус 5	Стадия	Лист
	ИД	509
Исполнительная схема №15. Водоснабжение. План 3 этажа. Секция 1.		000 "ПСК"

