


Исполнительная схема №20. Водоснабжение.


План 8 этажа.

Секция 1.

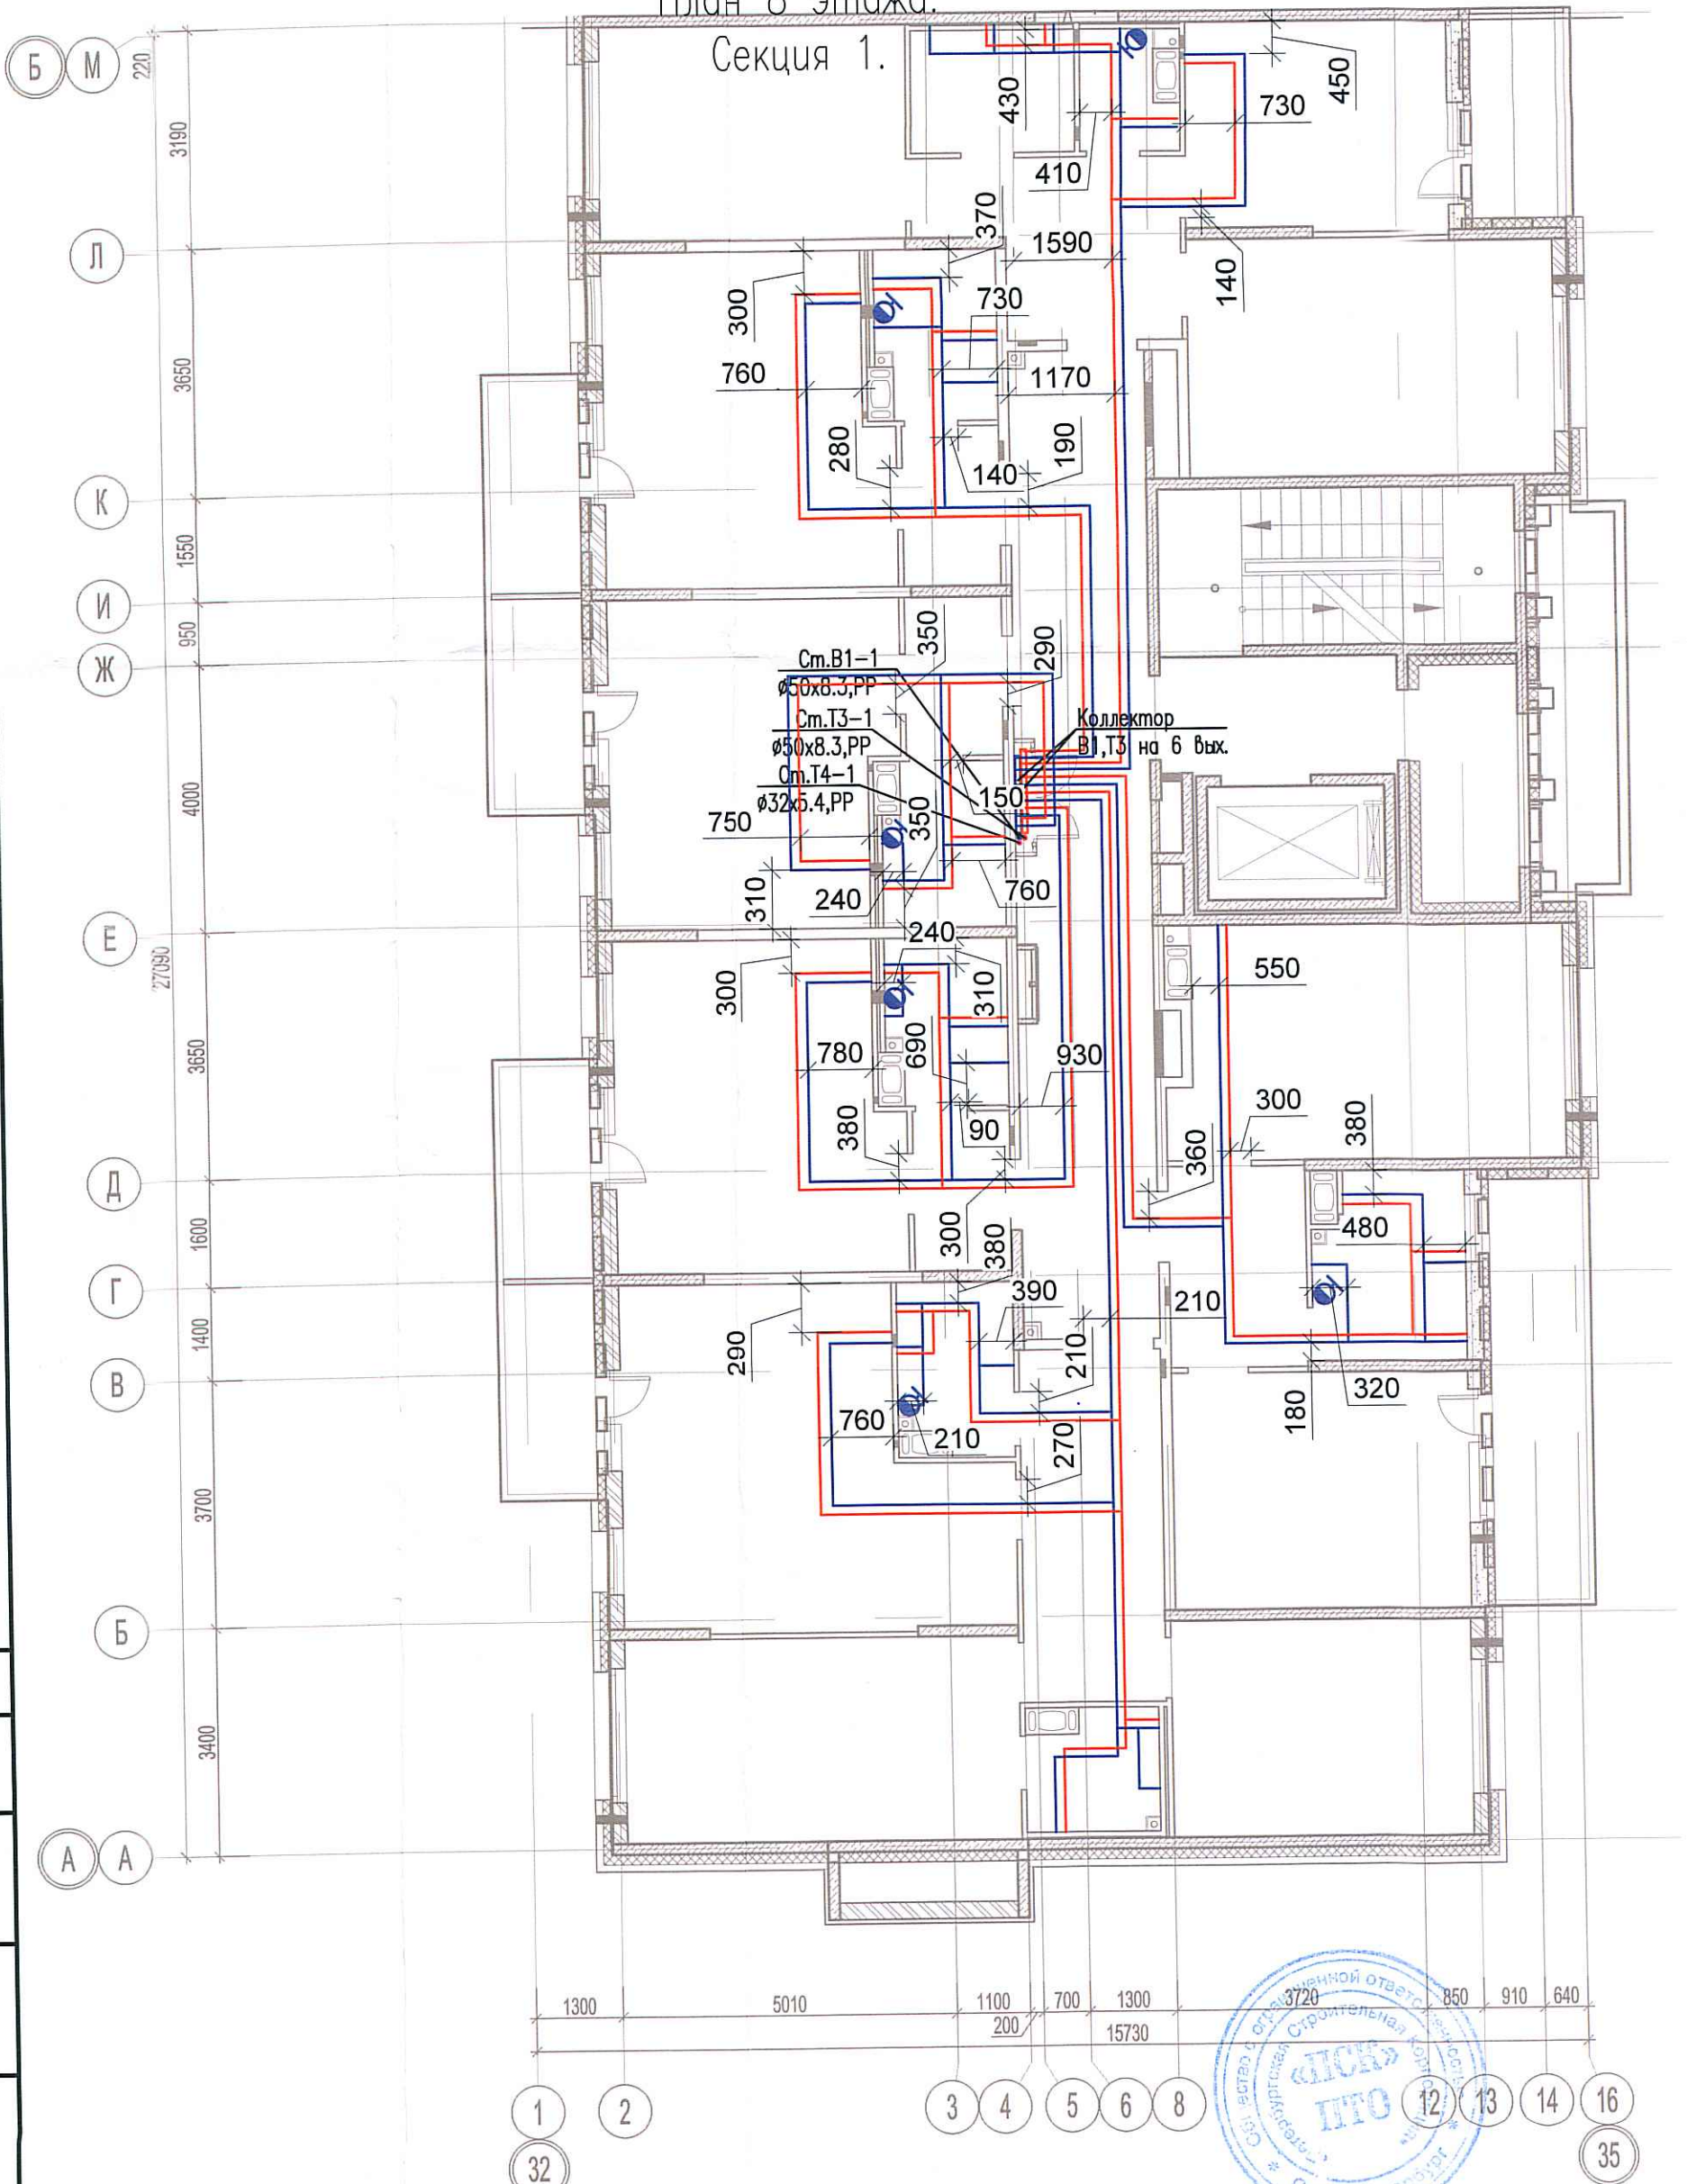

Согласовано

Инв. № подл.	
Подпись и дата	
Взам. инв. №	

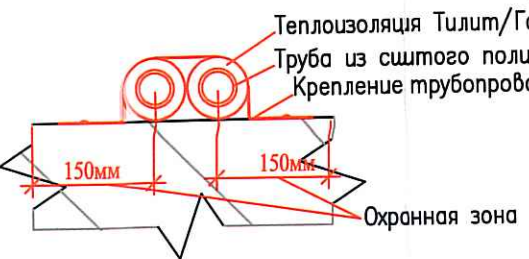

Изм.	Кол. уч.	Лист	№ док.	Подп.	Дата
Разраб.			Бабаев Р.И.		

03-2017-БС66-5-ВК		
Многоэтажная жилая застройка (жилой комплекс со встроенными помещениями, подземными автостоянками) по адресу: г. Санкт-Петербург, Большой Сампсониевский проспект (кад. номер участка 78:36:0005016:1309)		
Корпус 5	Стадия	Лист
Исполнительная схема №20. Водоснабжение. План 8 этажа. Секция 1.	ИД	Листов
		000 "ПСК"