
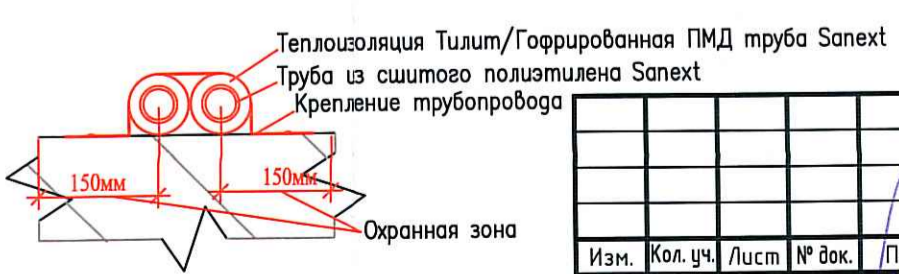


Исполнительная схема №23. Водоснабжение.
План 2 этажа.
Секция 2.

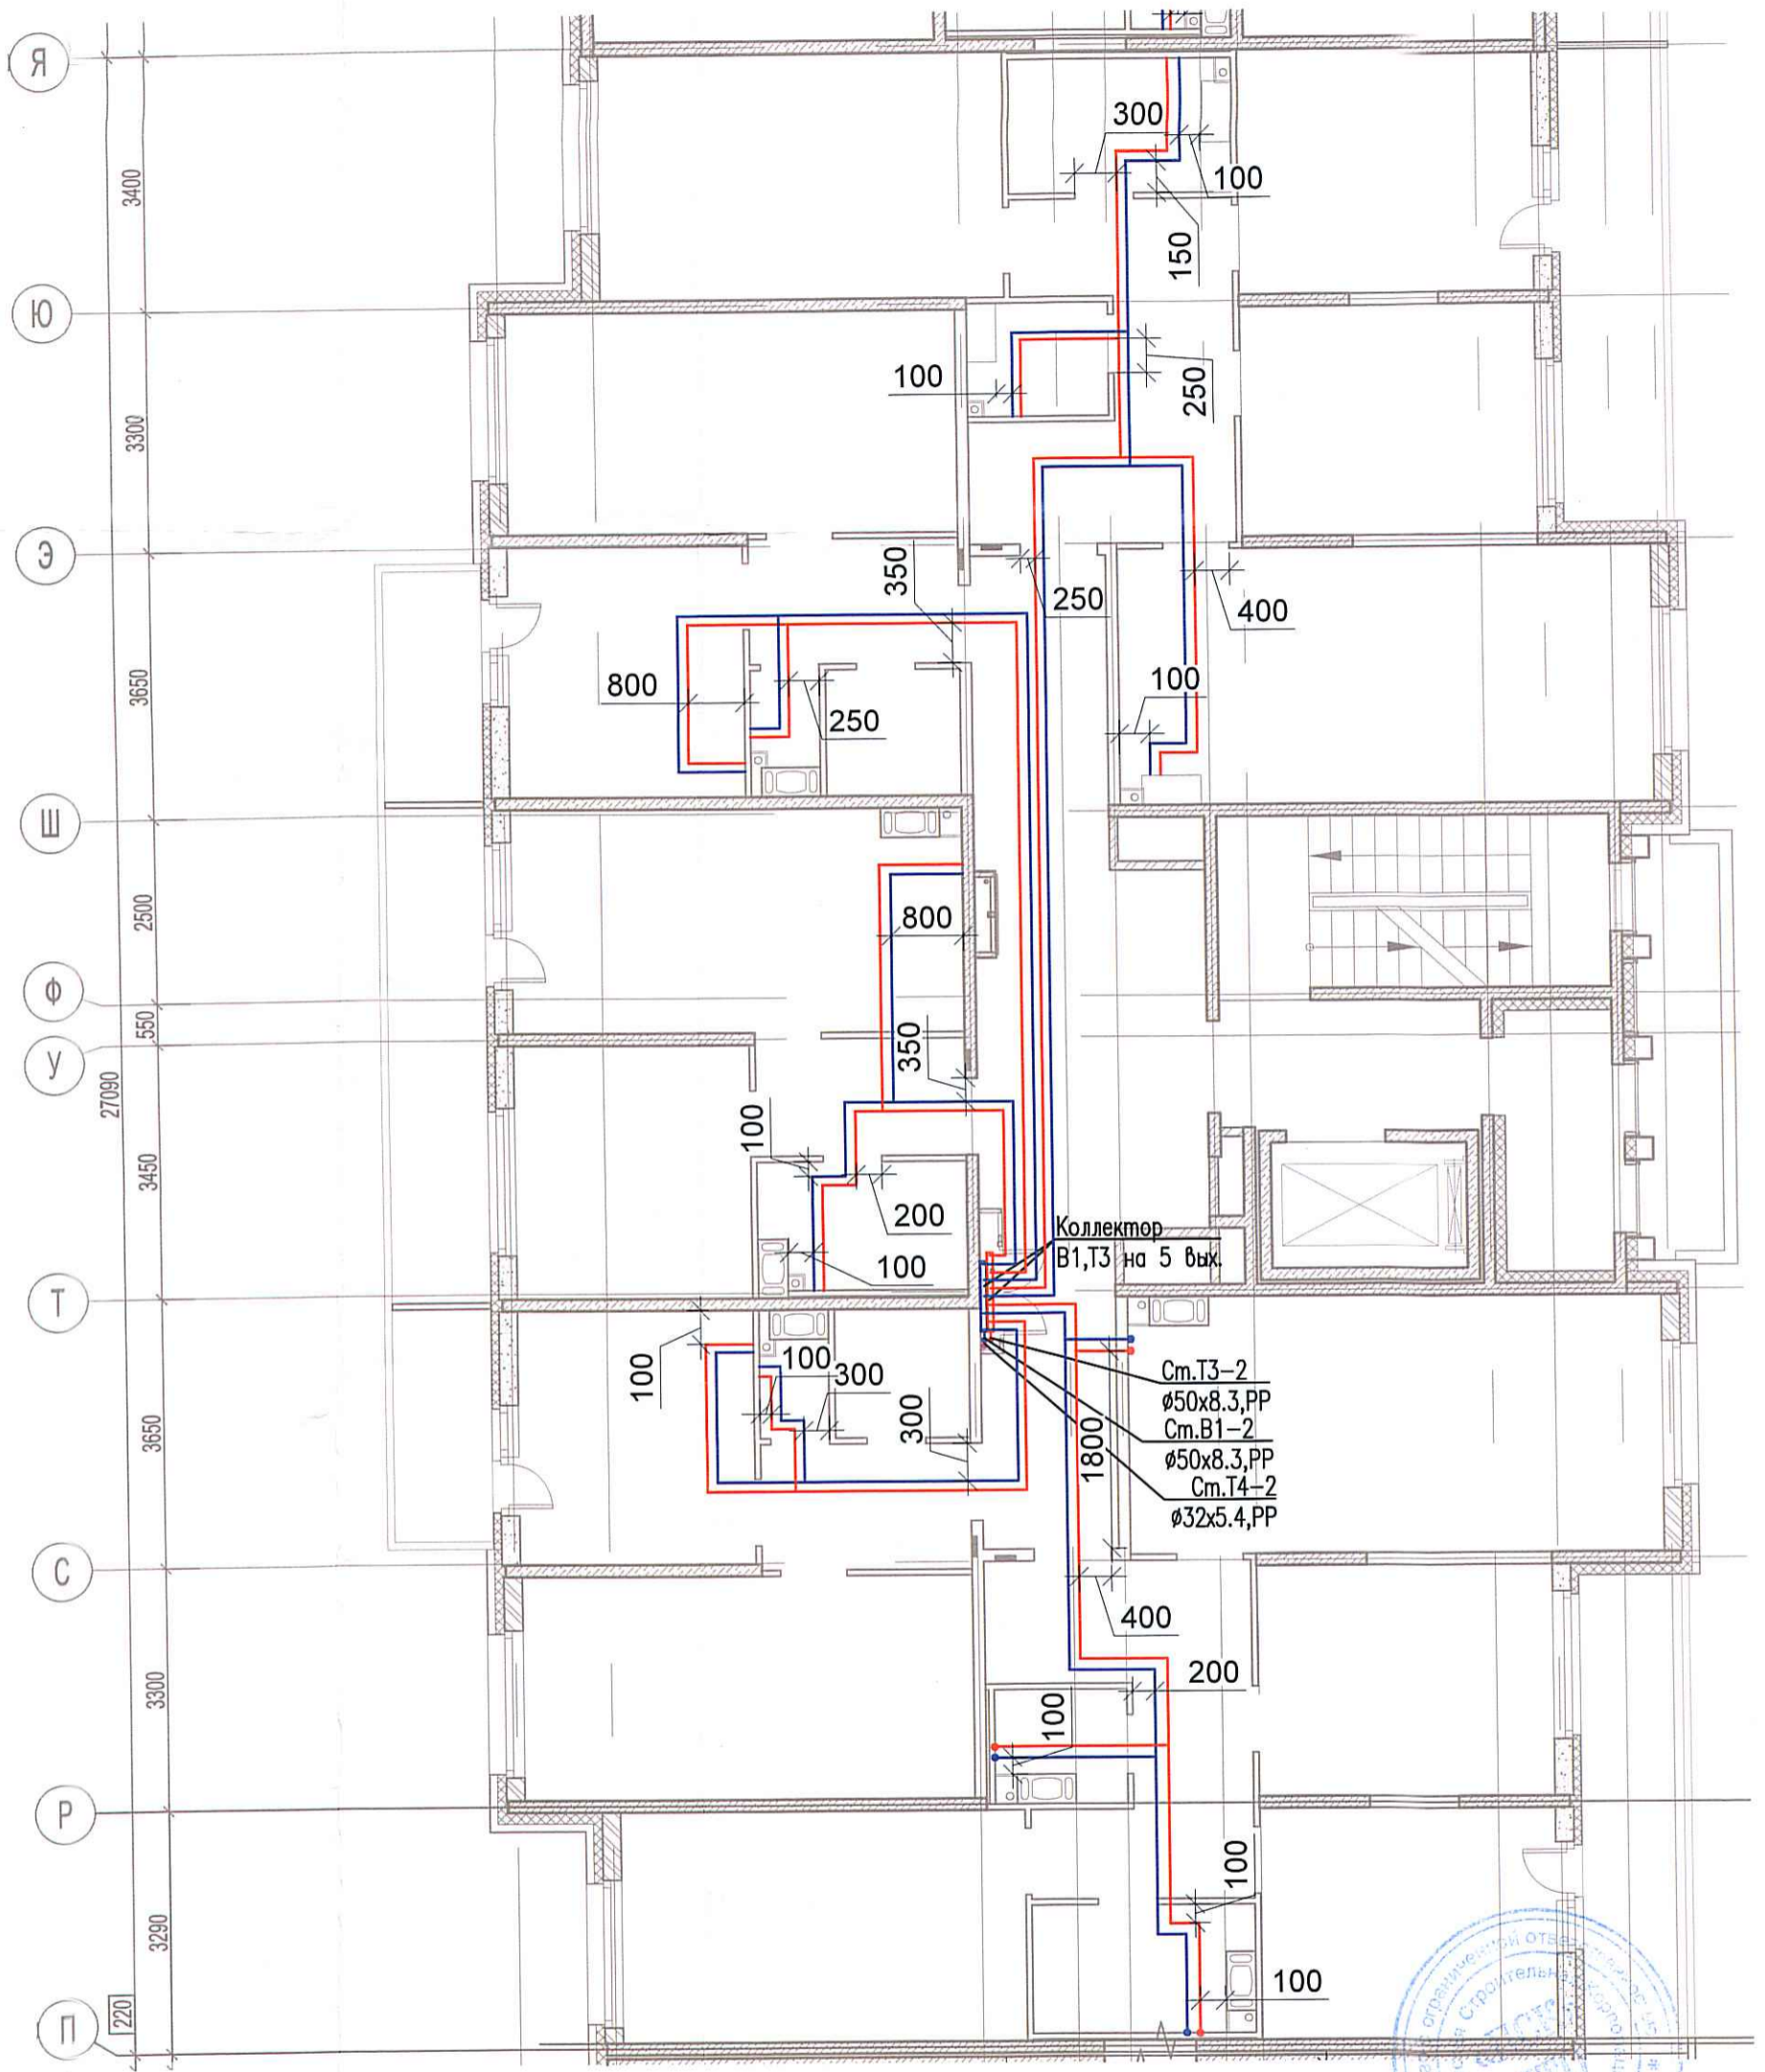

Инв. № подл.	Подпись и дата	Взам. инв. №
	Логласовано	

Изм.	Кол. уч.	Лист	№ док.	Подп.	Дата
Разраб.			Бабаев Р.И.		

03-2017-БС66-5-ВК		
Многоэтажная жилая застройка (жилой комплекс со встроенными помещениями, подземными автостоянками) по адресу: г. Санкт-Петербург, Большой Сампсониевский проспект (кад. номер участка 78:36:0005016:1309)		
Корпус 5	Стадия	Лист
	ИД	
Исполнительная схема №23. Водоснабжение. План 2 этажа. Секция 2.		000 "ПСК"