
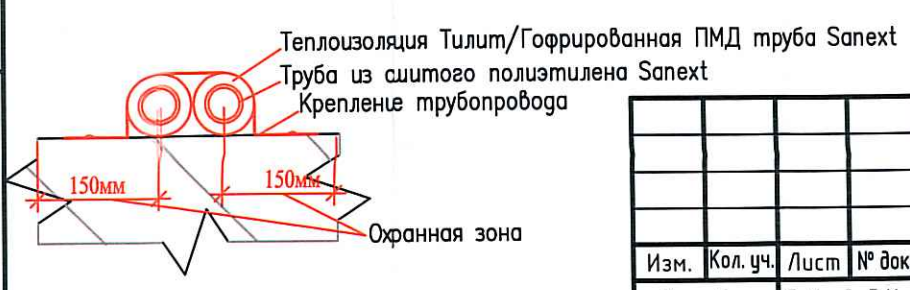


Исполнительная схема №29. Водоснабжение.

План 8 этажа.

Секция 2.

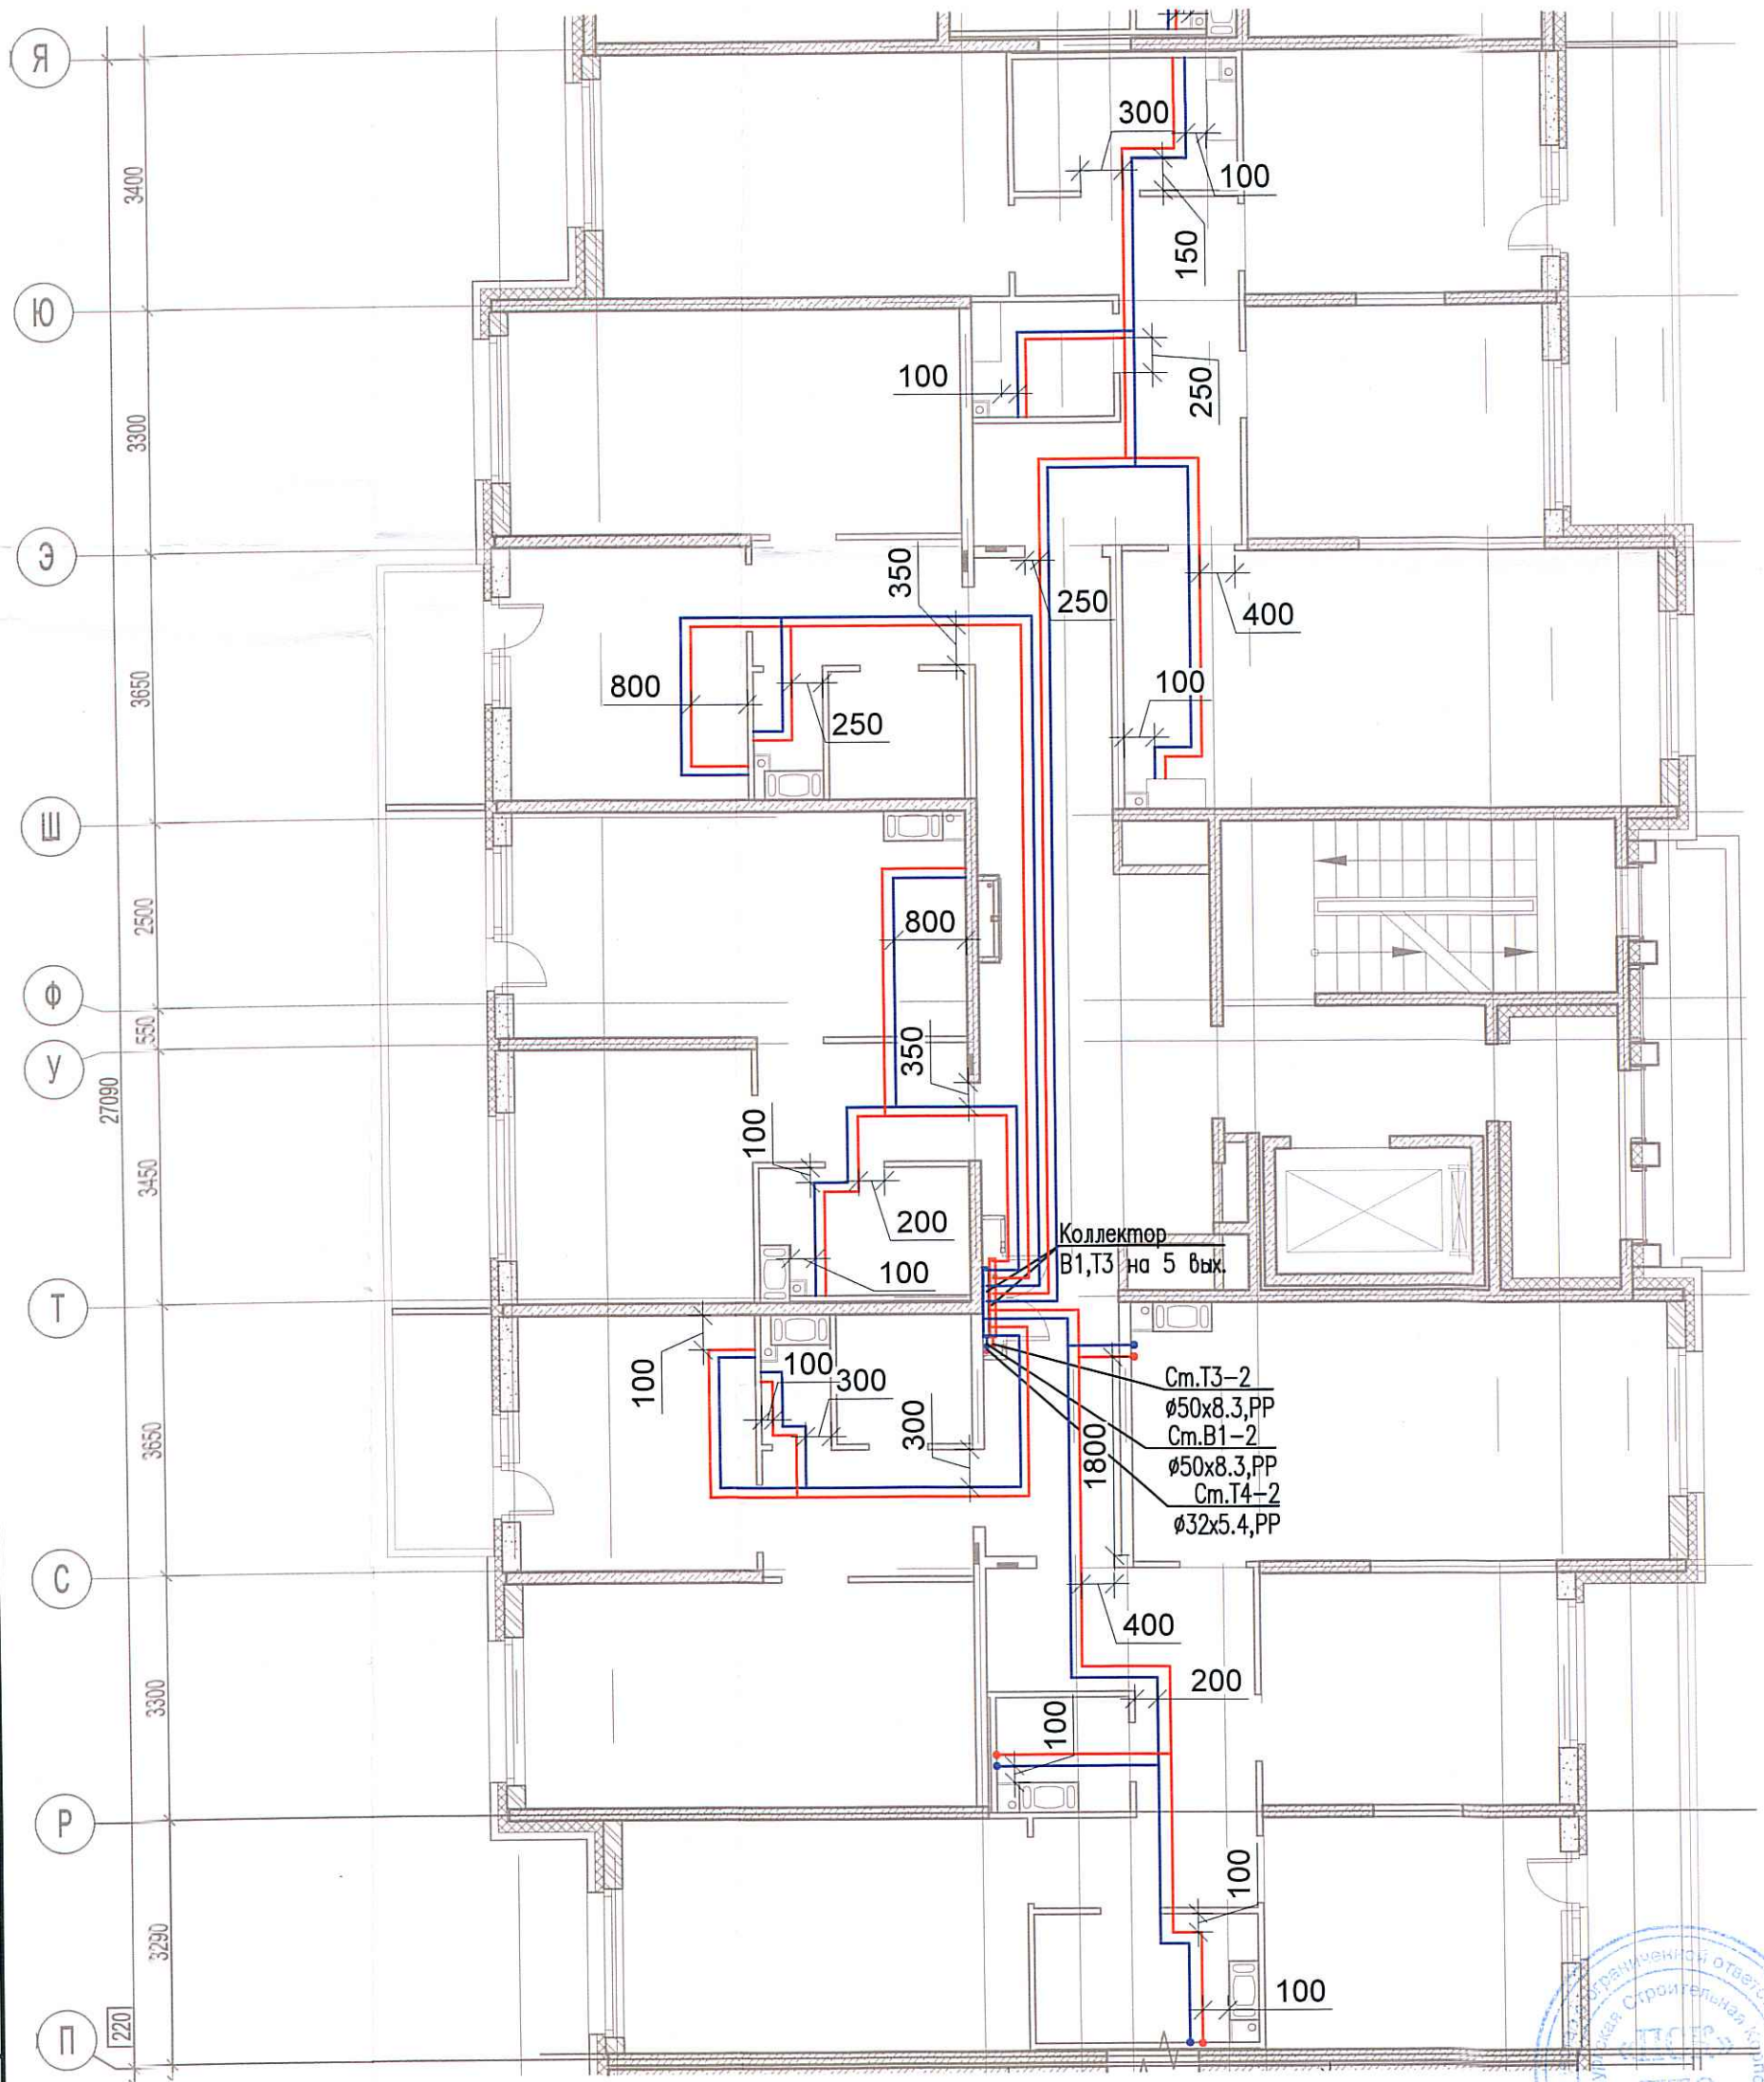

Составлено			
Инв. № подл.	Взам. инв. №	Подпись и дата	

03-2017-БС66-5-ВК					
Многоэтажная жилая застройка (жилой комплекс со встроенными помещениями, подземными автостоянками) по адресу: г. Санкт-Петербург, Большой Сампсониевский проспект (кад. номер участка 78:36:0005016:1309)					
Изм.	Кол. уч.	Лист	№ док.	Подп.	Дата
Разраб.			Бабаев Р.И.		
Корпус 5				Стадия	Лист
Исполнительная схема №29. Водоснабжение. План 8 этажа. Секция 2.				ИД	Листов
				000 "ПСК"	