
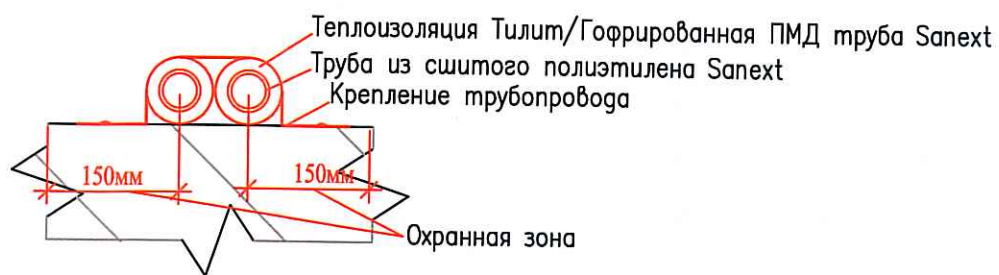


Исполнительная схема
 №12. Водоснабжение.
 План 2 этажа.
 Секция 1.

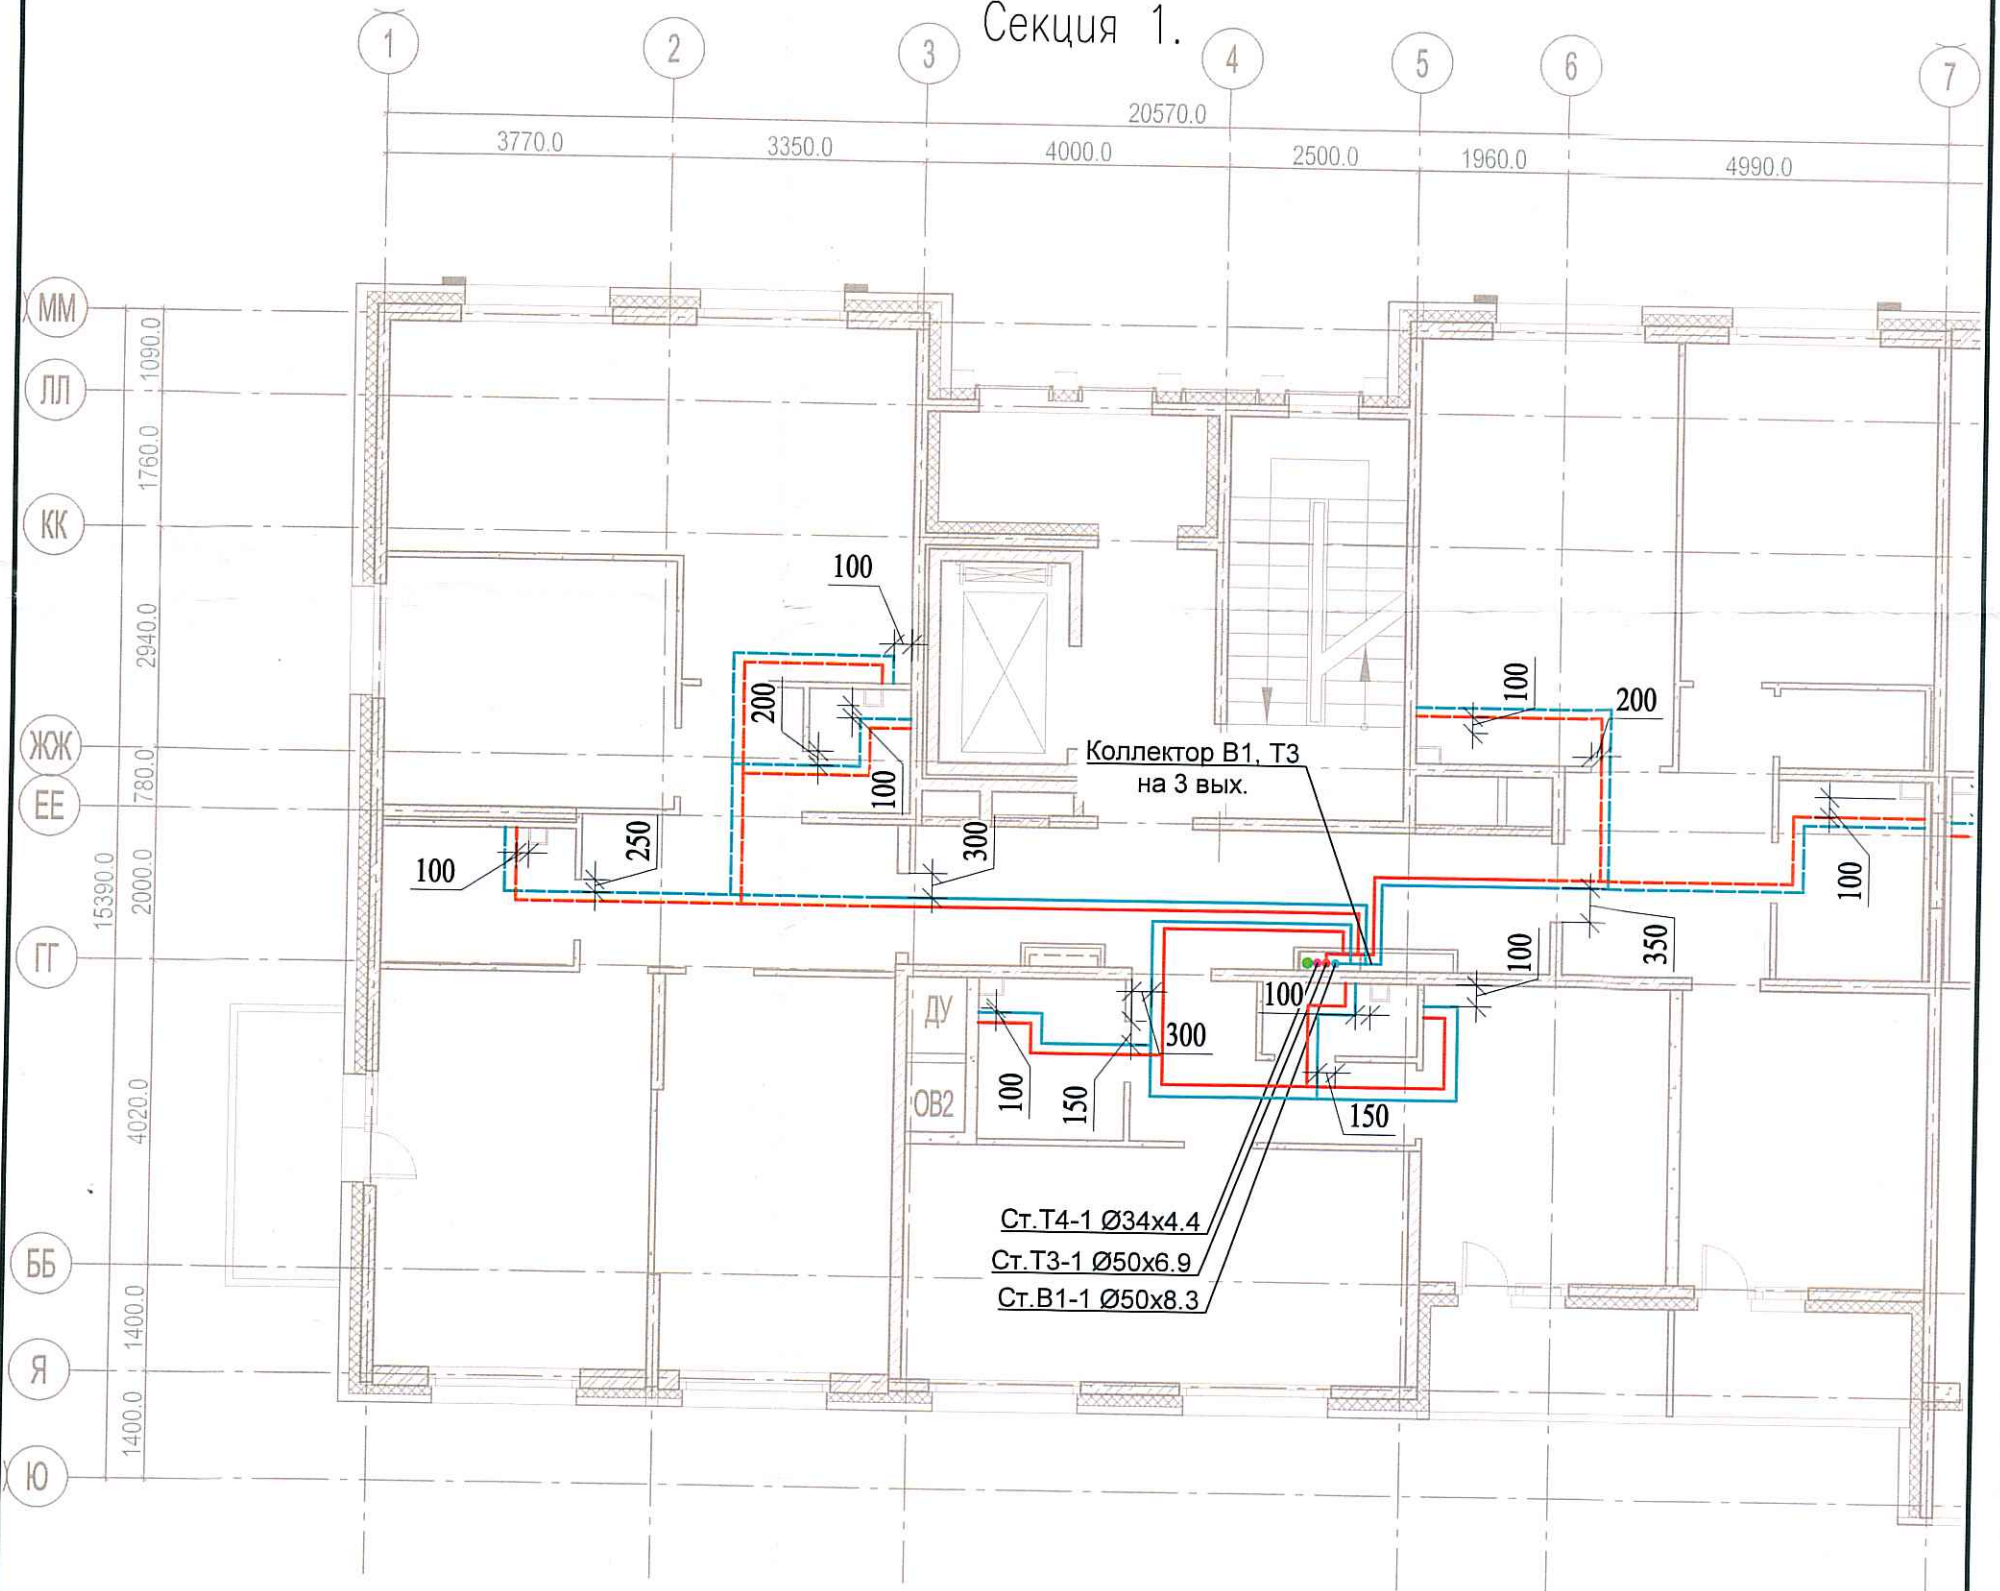

Согласовано	
Взам. инв. №	
Подпись и дата	
Инв. № подл.	

						03-2017-БС66-6-ВК			
						Многоэтажная жилая застройка (жилой комплекс со встроенными помещениями, подземными автостоянками) по адресу: г. Санкт-Петербург, Большой Сампсониевский проспект (кад. номер участка 78:36:0005016:1309)			
Изм.	Кол. уч.	Лист	№ док.	Подп.	Дата	Корпус 6	Стадия	Лист	Листов
Разраб.	Бабеев Р.И.						ИД	102	
						Исполнительная схема №12. Водоснабжение. План 2 этажа. Секция 1.		ООО "ПСК"	