
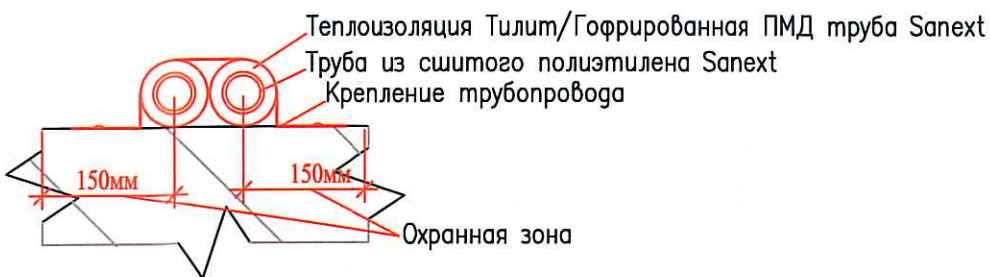


Исполнительная схема
 №16. Водоснабжение.
 План 6 этажа.
 Секция 1.

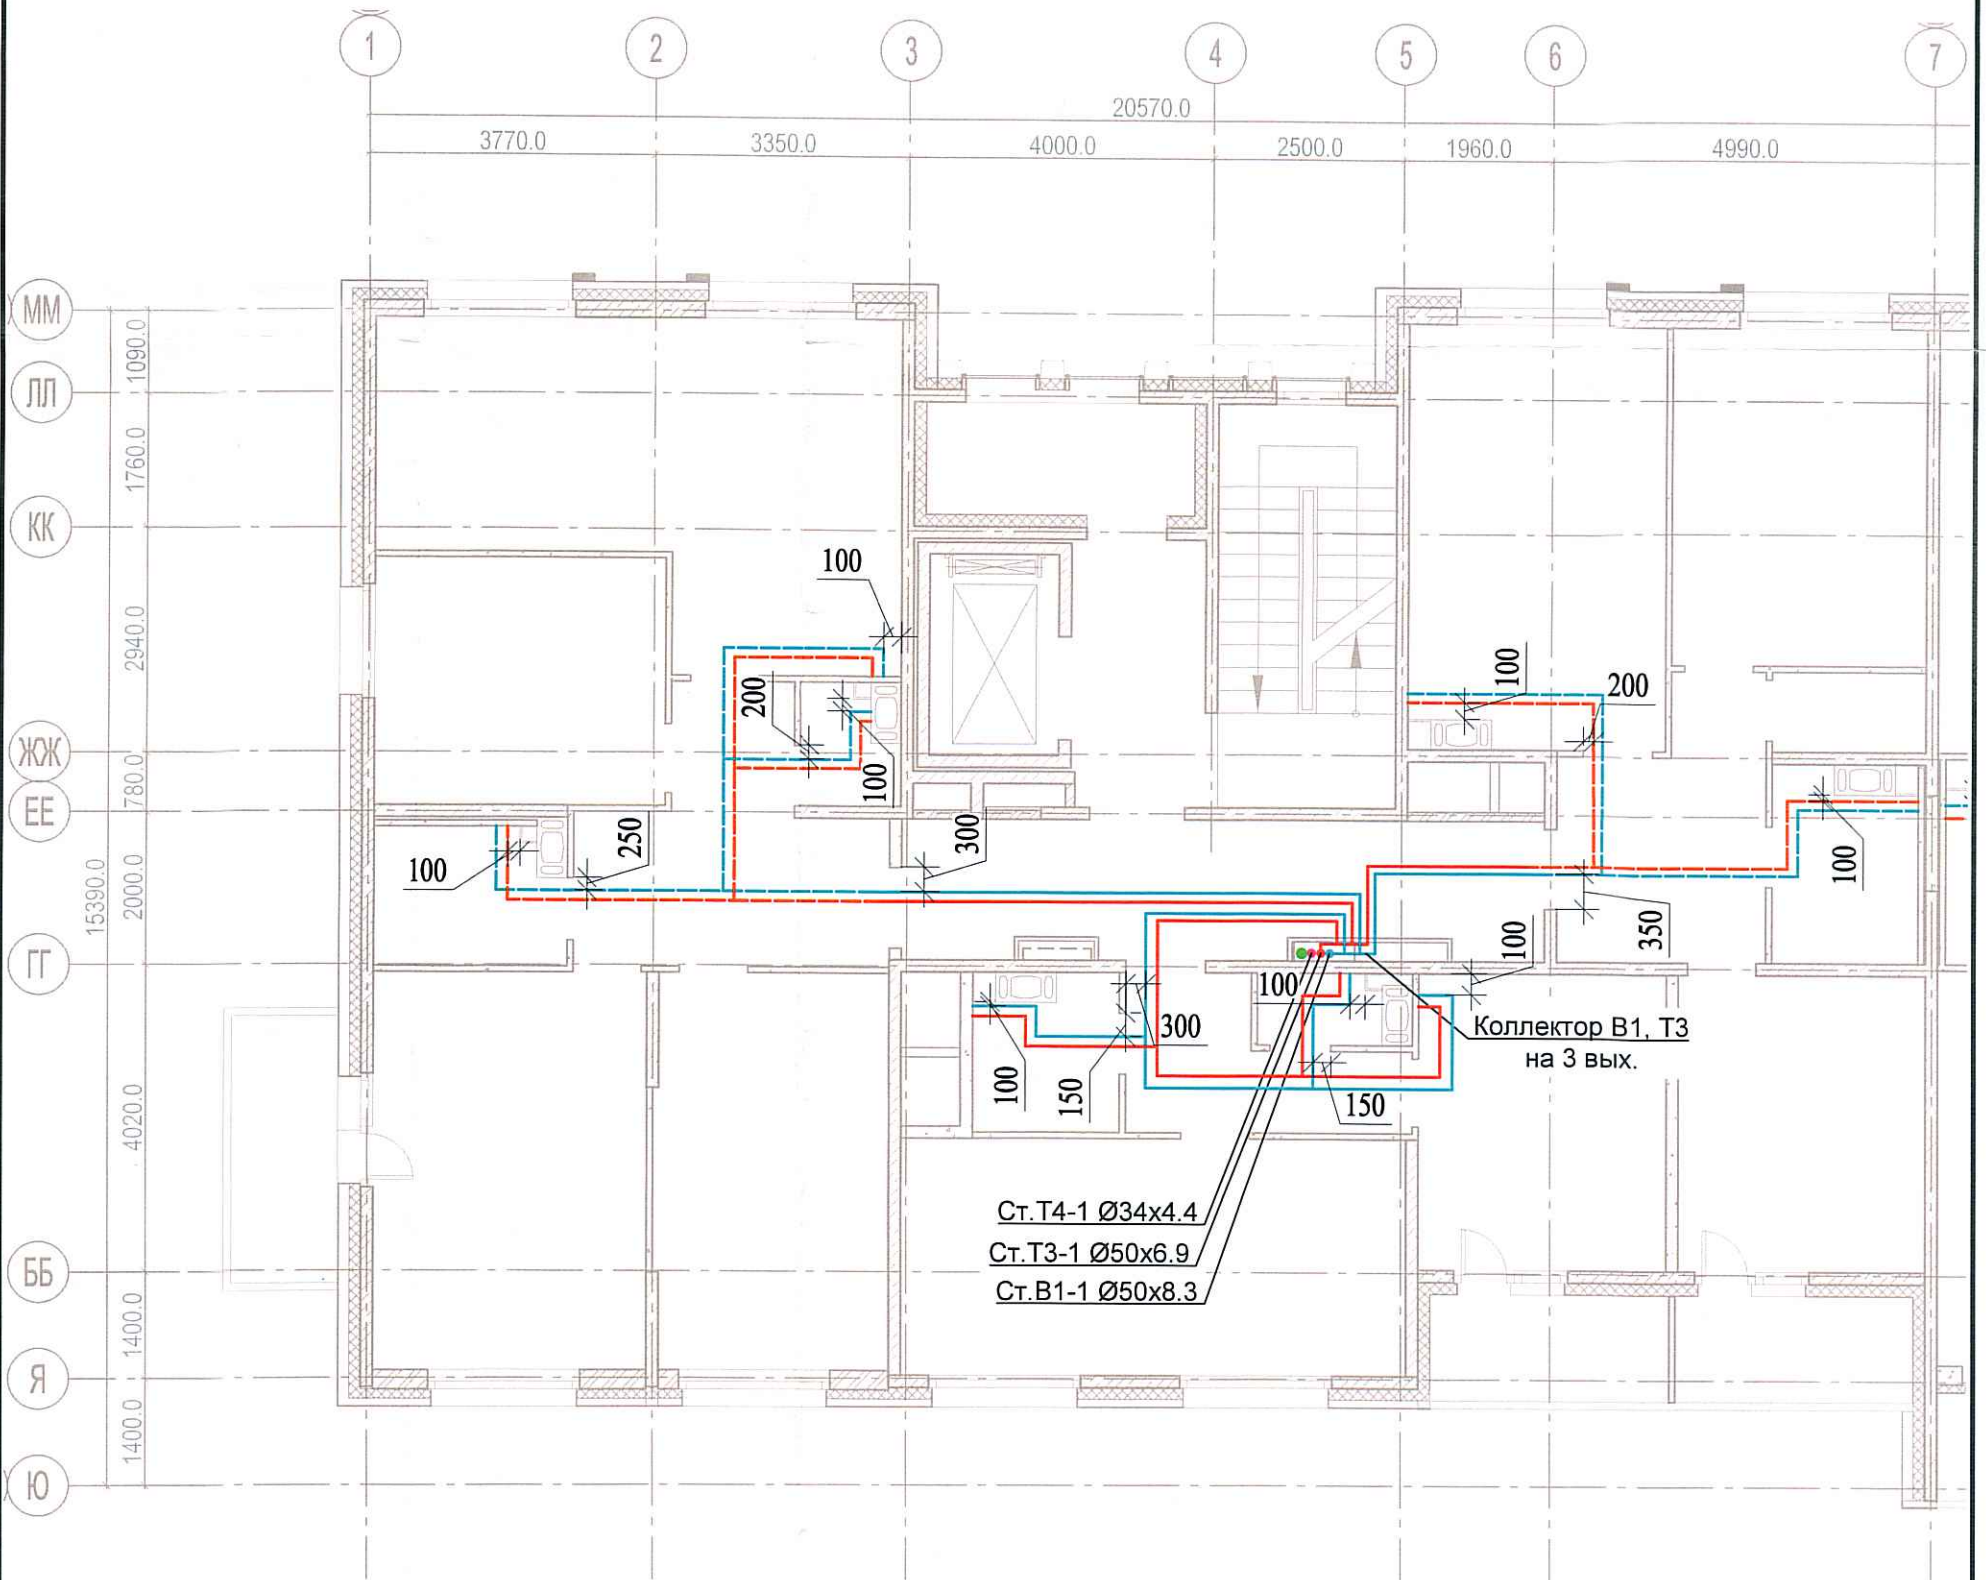

Согласовано

Взам. инв. №
 Подпись и дата
 Инв. № подл.

						03-2017-БС66-6-ВК			
						Многоэтажная жилая застройка (жилой комплекс со встроенными помещениями, подземными автостоянками) по адресу: г. Санкт-Петербург, Большой Сампсониевский проспект (кад. номер участка 78:36:0005016:1309)			
Изм.	Кол. уч.	Лист	№ док.	Подп.	Дата	Корпус 6	Стадия	Лист	Листов
Разраб.			Бабаев Р.И.				ИД	408	
						Исполнительная схема №16. Водоснабжение. План 6 этажа. Секция 1.		ООО "ПСК"	