
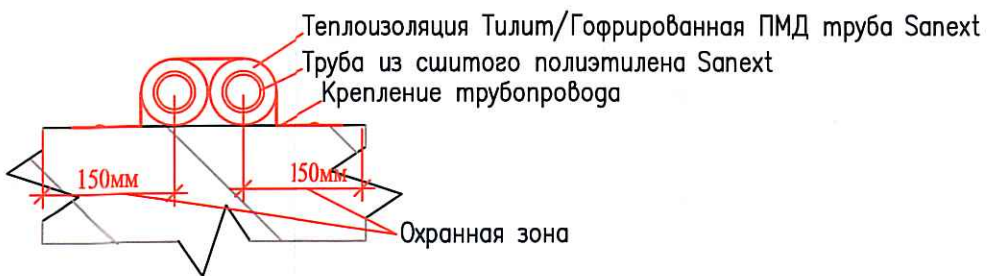


Исполнительная
схема №21.
Водоснабжение.
План 3 этажа.
Секция 2.

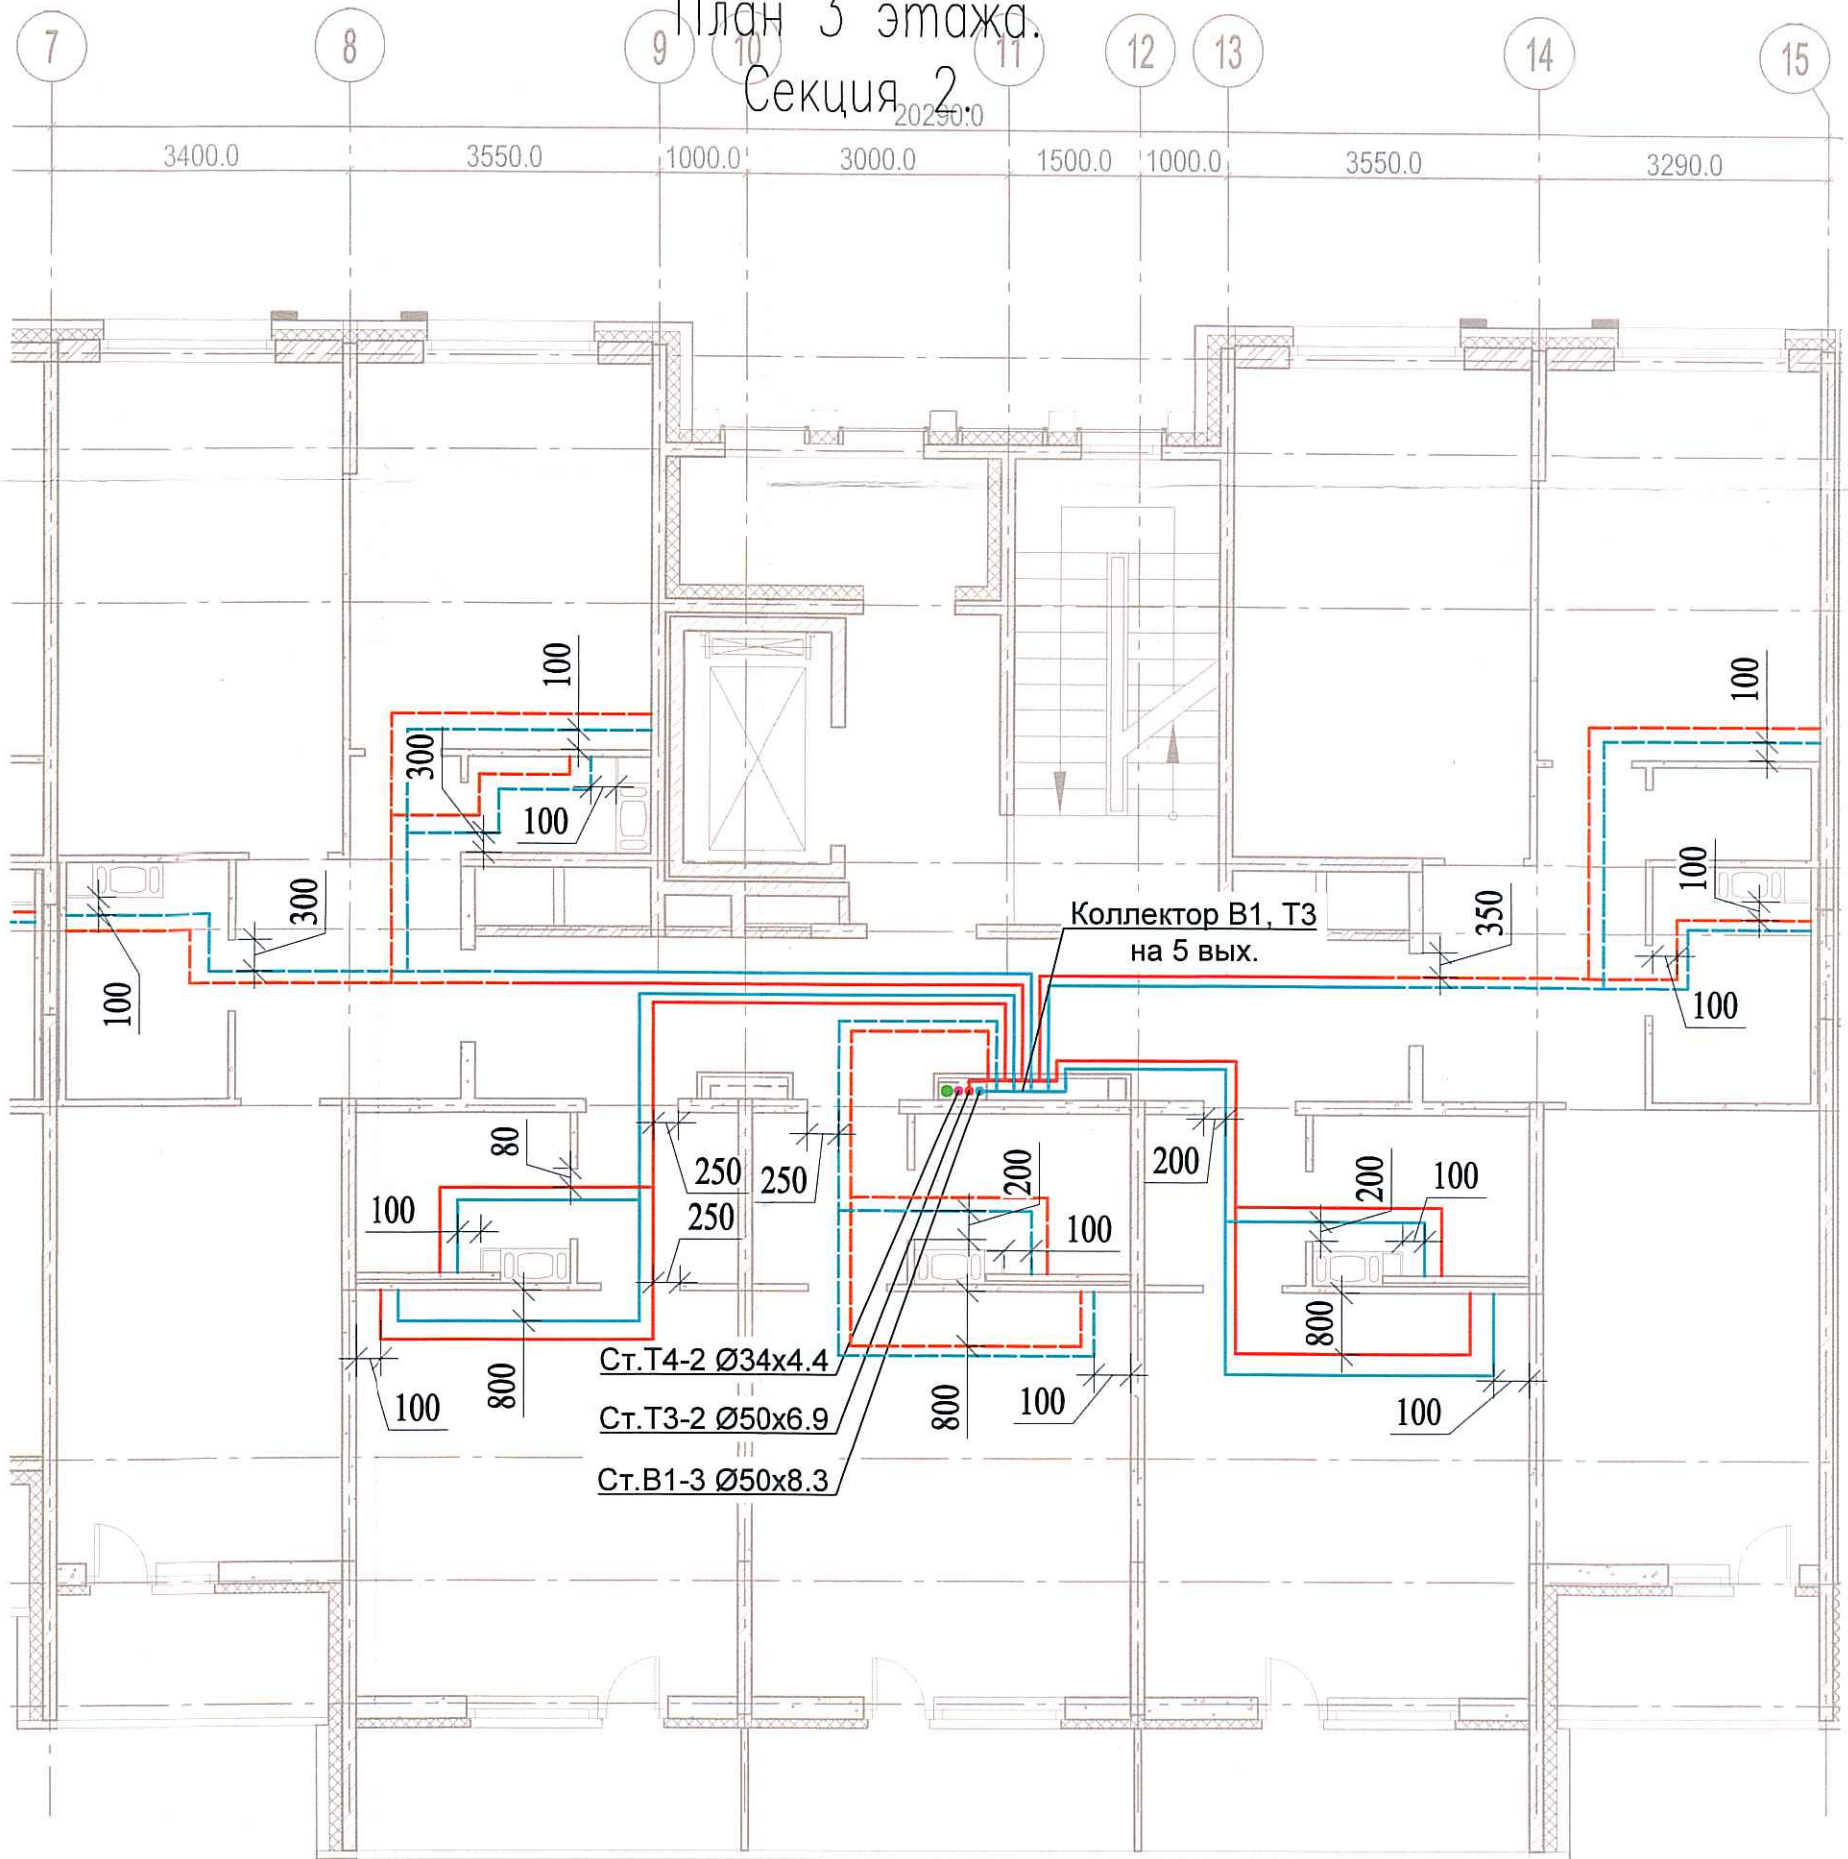

Согласовано

Взам. инв. №
Подпись и дата
Инв. № подл.

Изм.	Кол. уч.	Лист	№ док.	Подп.	Дата
Разраб.			Бабаев Р.И.		

03-2017-БС66-6-ВК

Многоэтажная жилая застройка (жилой комплекс со встроенными помещениями, подземными автостоянками) по адресу: г. Санкт-Петербург, Большой Сампсониевский проспект (кад. номер участка 78:36:0005016:1309)

Корпус 6

Стадия Лист Листов

ИД

4/1

Исполнительная схема №21. Водоснабжение.
План 3 этажа.
Секция 2.

000 "ПСК"

Формат А3