
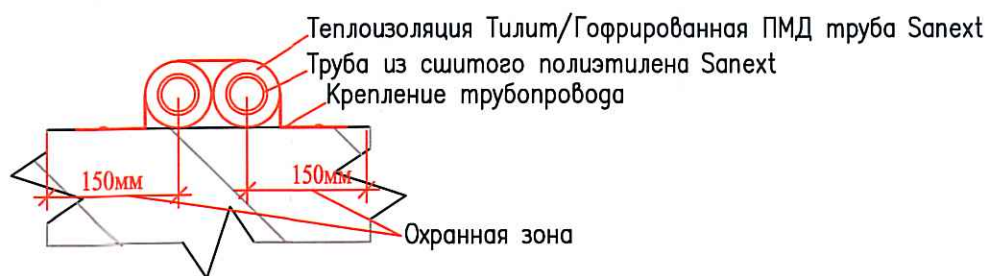


Исполнительная схема №24.

Водоснабжение.

План 6 этажа.

Секция 2.

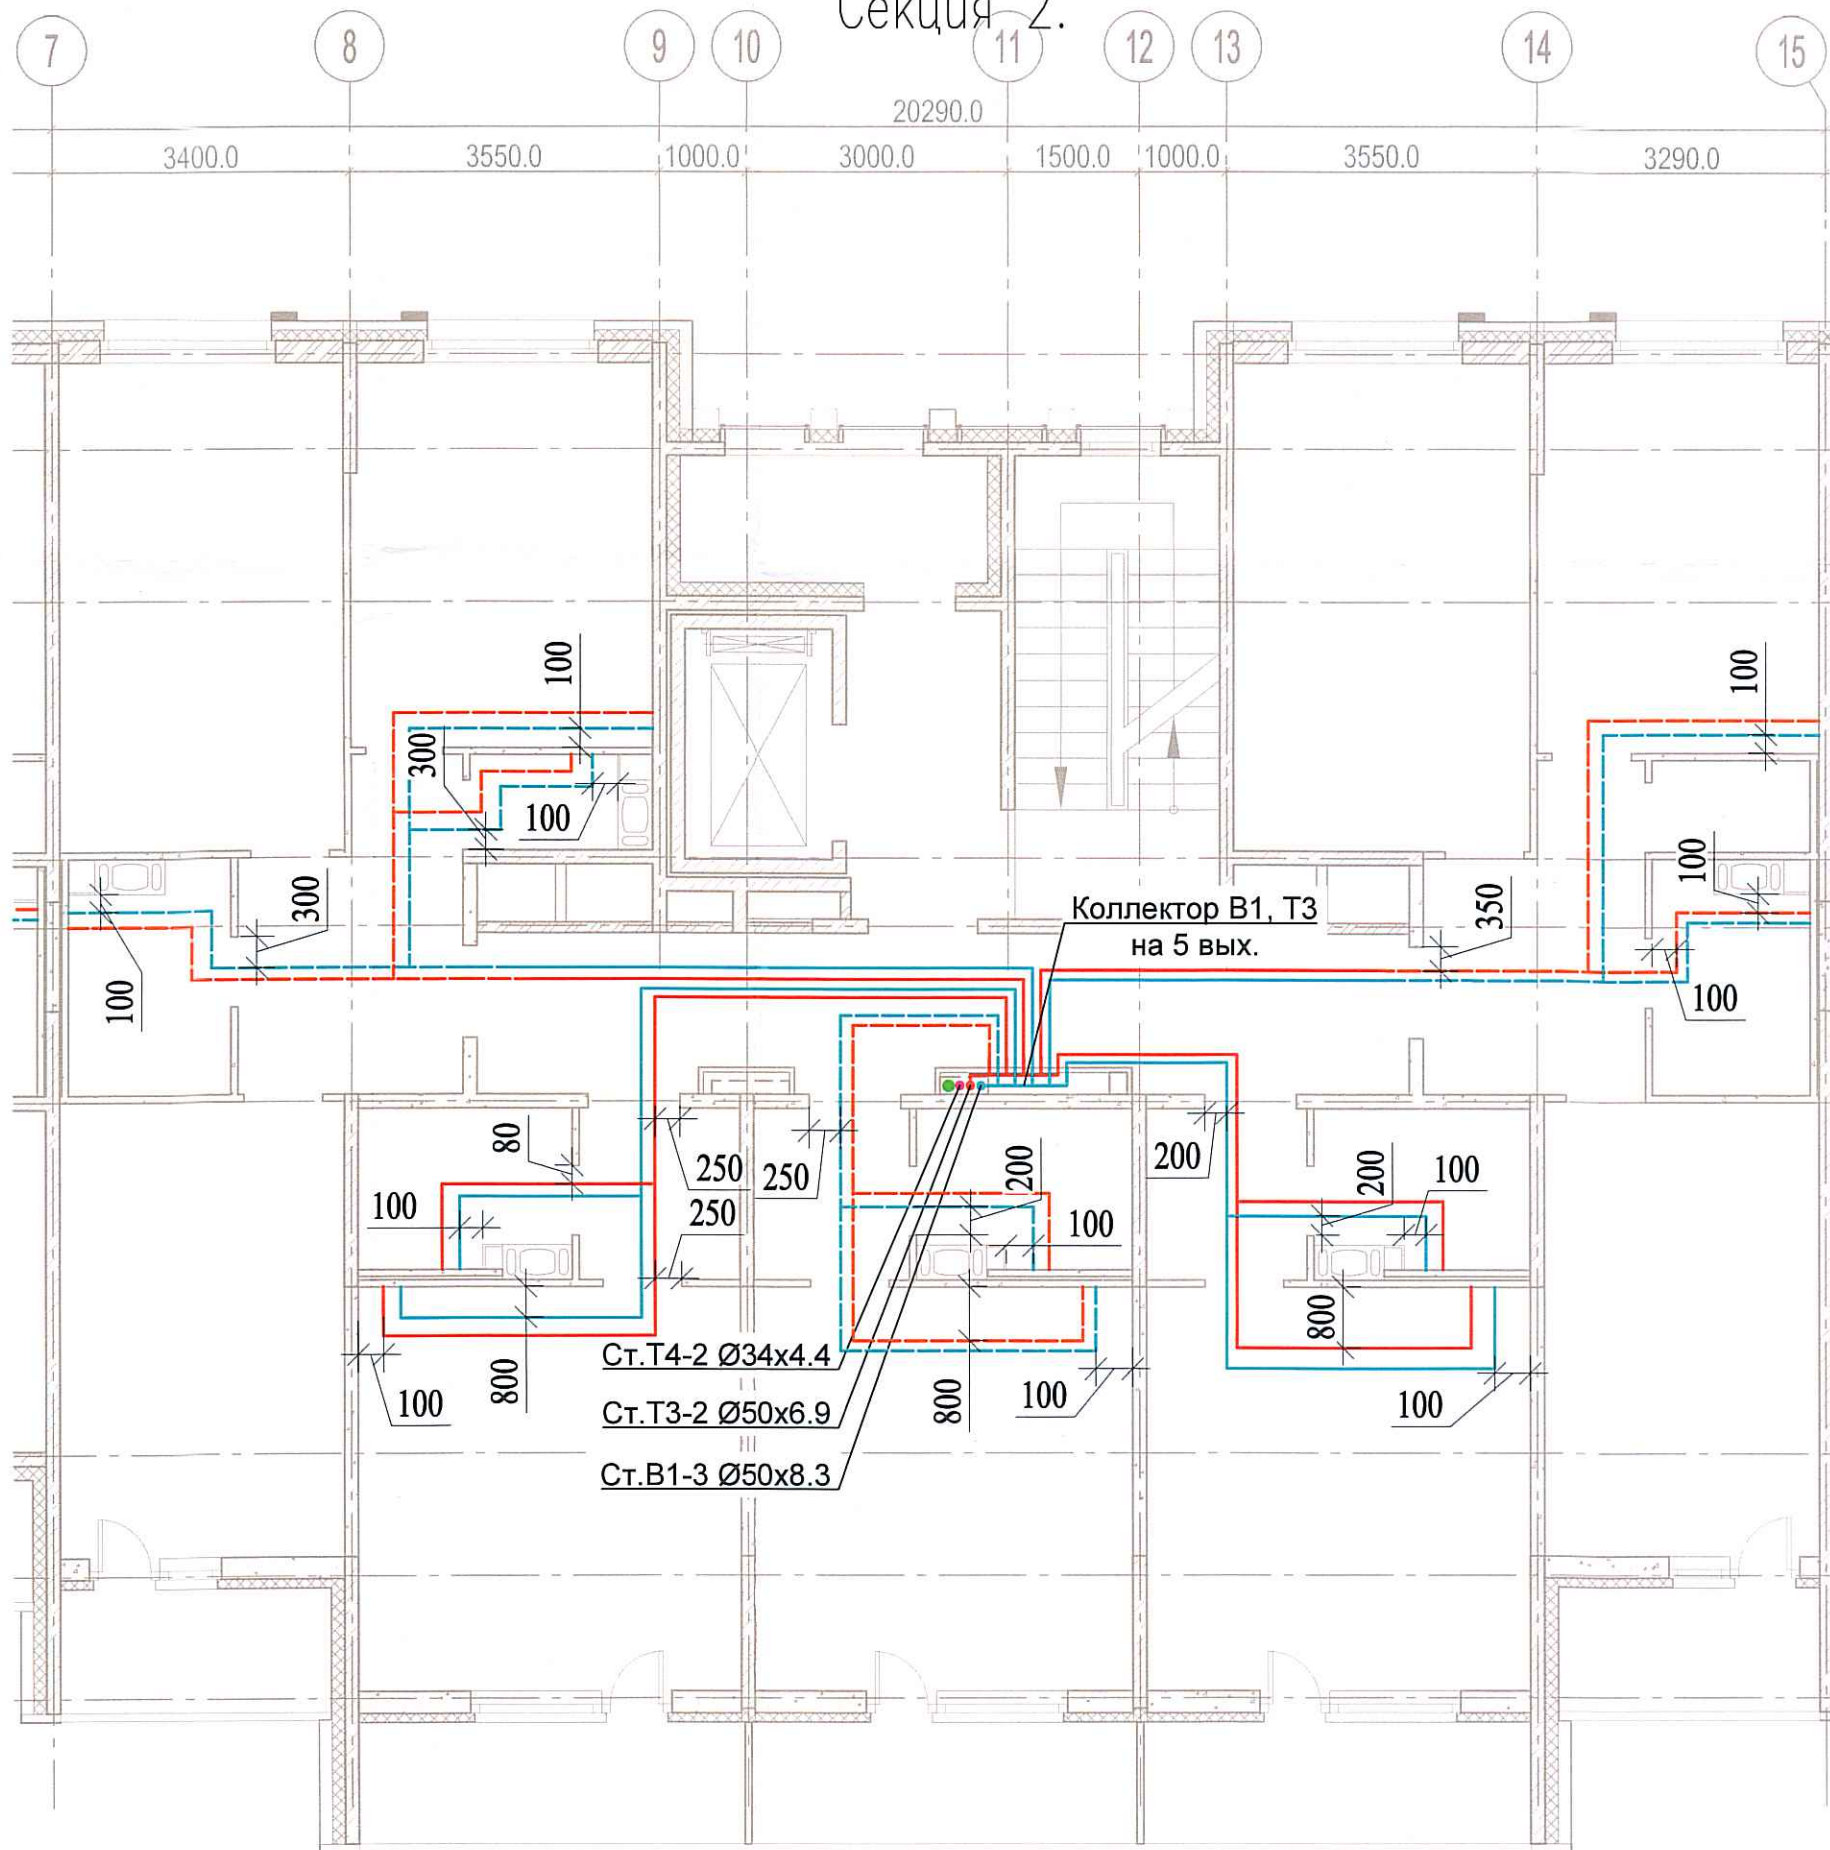

Согласовано

Инв. № подл. Подпись и дата. Взам. инв. №

Изм.	Кол. уч.	Лист	№ док.	Подп.	Дата
Разраб.			Бабаев Р.И.		

03-2017-БС66-6-ВК

Многоэтажная жилая застройка (жилой комплекс со встроенными помещениями, подземными автостоянками) по адресу: г. Санкт-Петербург, Большой Сампсониевский проспект (кад. номер участка 78:36:0005016:1309)

Корпус 6

Исполнительная схема №24. Водоснабжение.
План 6 этажа.
Секция 2.

Стадия Лист Листов

ИД

4/16

ООО "ПСК"

Формат А3