
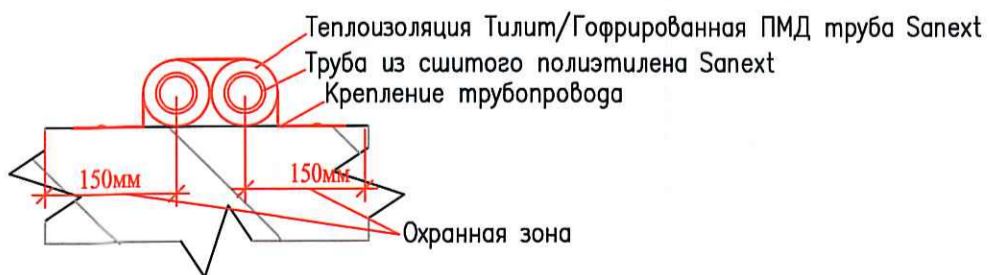


Исполнительная схема
 №25. Водоснабжение.
 План 7 этажа.

Секция 2.

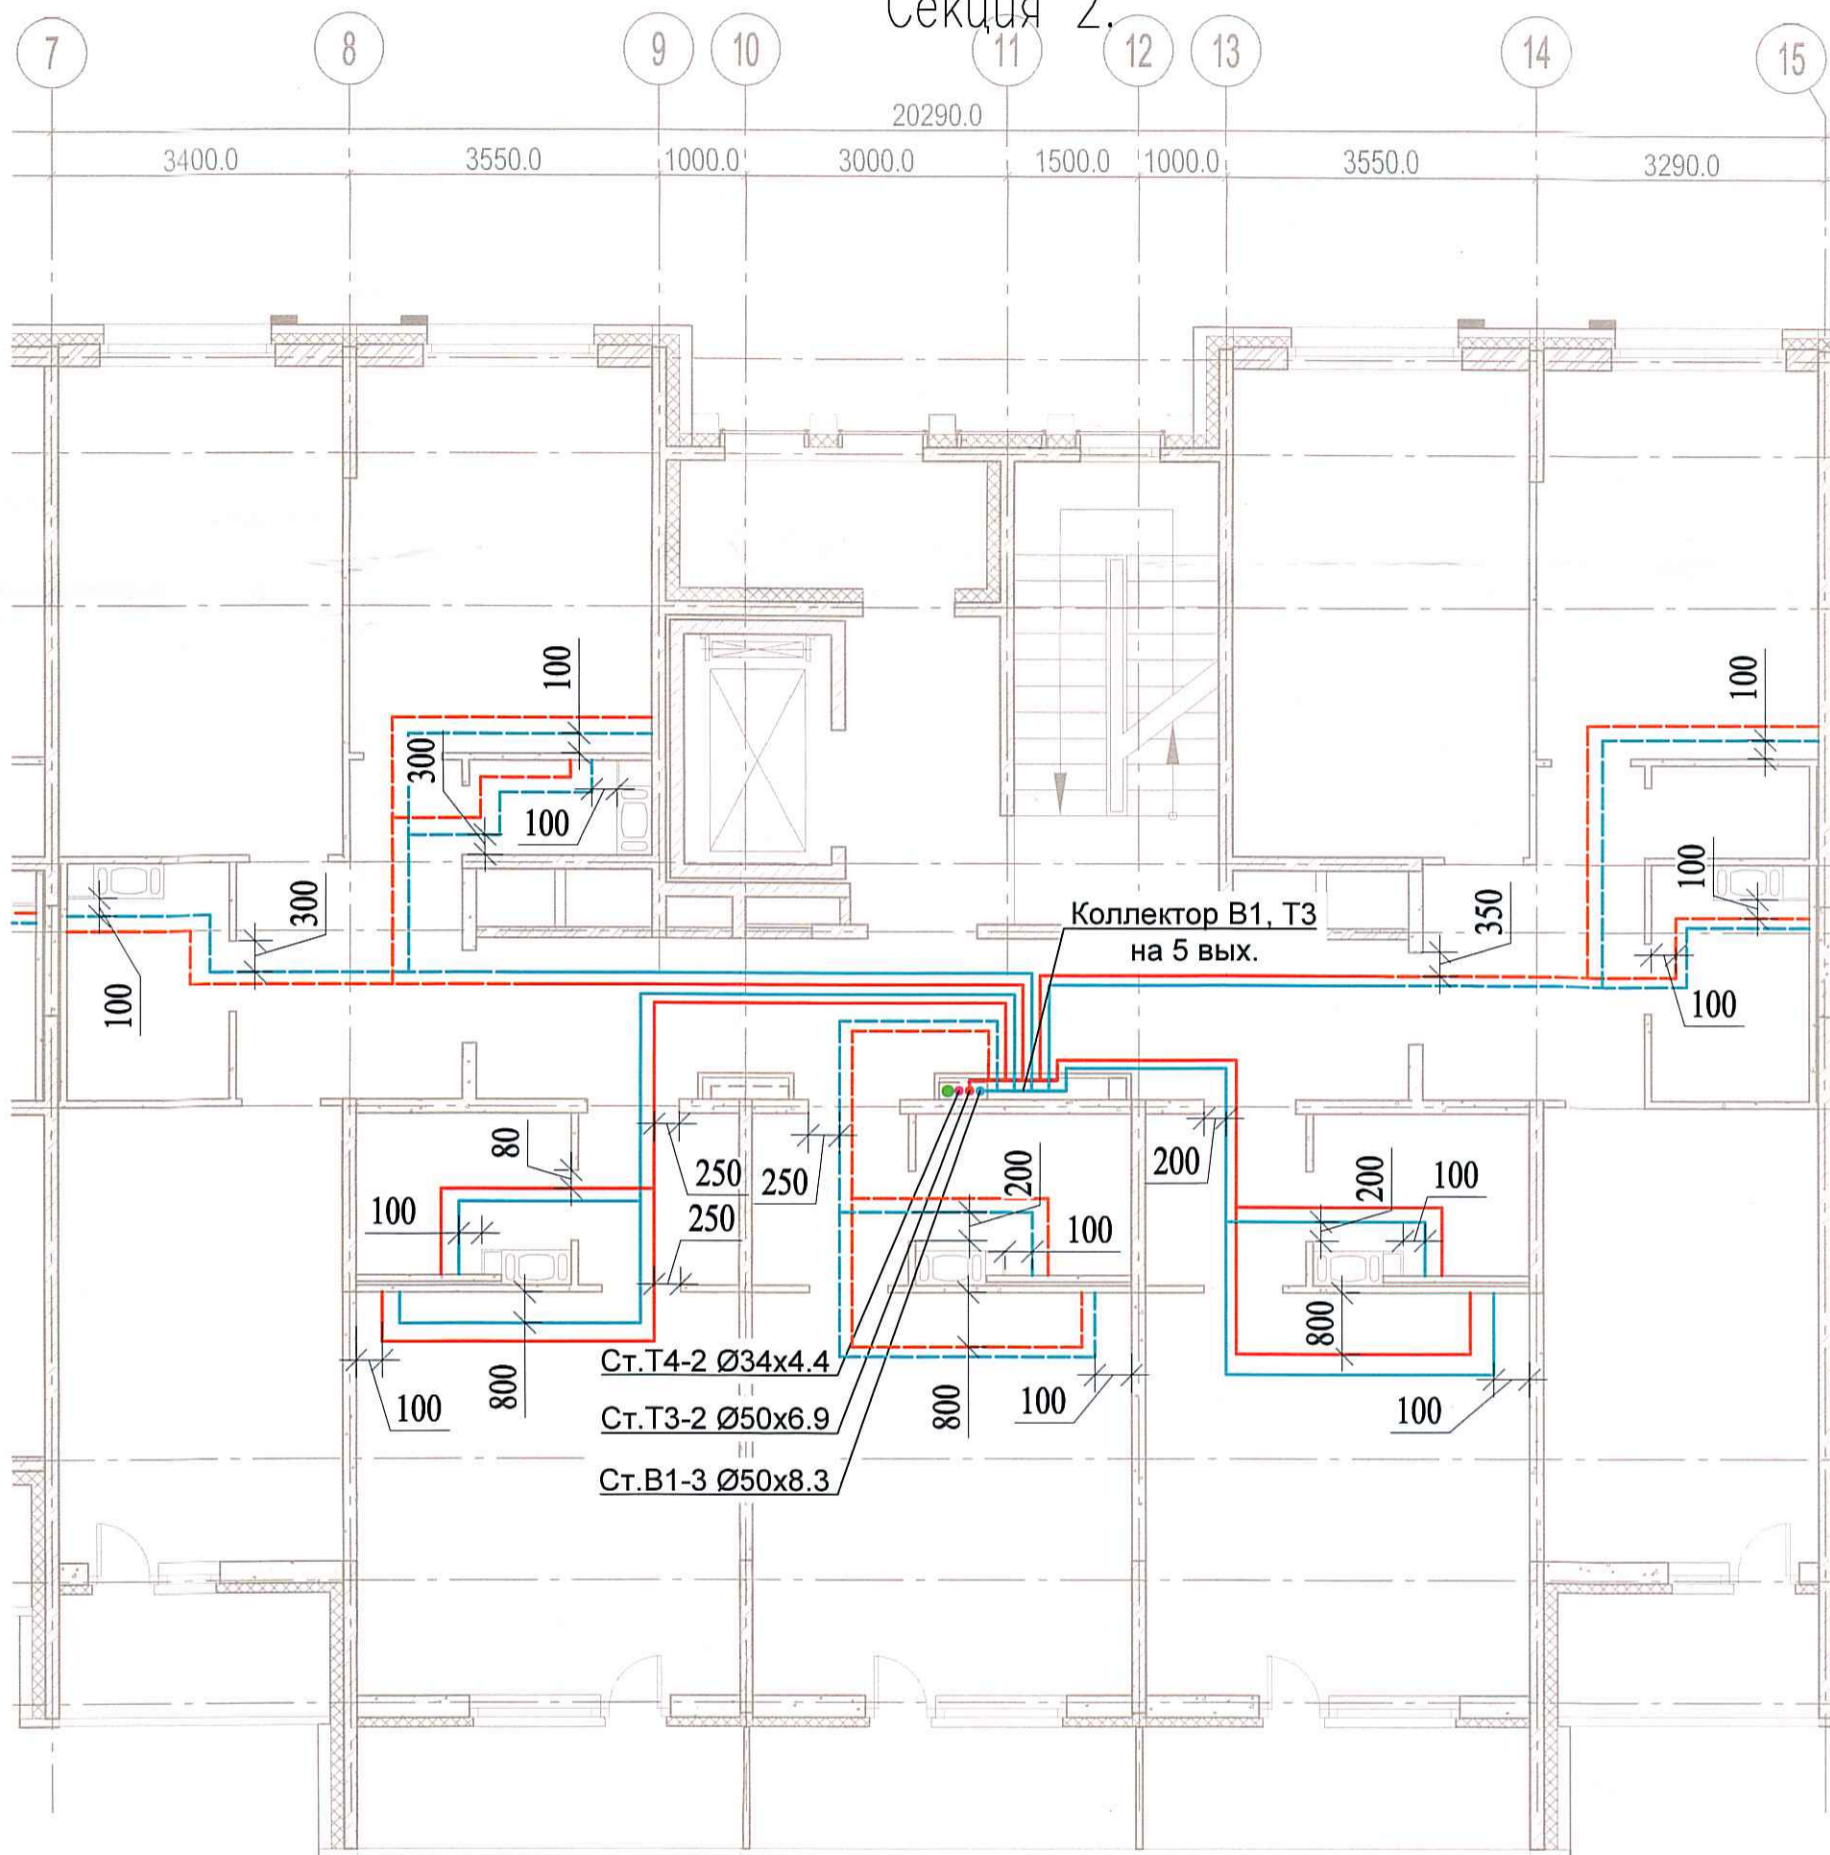

Согласовано

Взам. инв. №
 Подпись и дата
 Инв. № подл.

Изм.	Кол. уч.	Лист	№ док.	Подп.	Дата
Разраб.			Бабаев Р.И.		

03-2017-БС66-6-ВК

Многоэтажная жилая застройка (жилой комплекс со встроенными помещениями, подземными автостоянками) по адресу: г. Санкт-Петербург, Большой Сампсониевский проспект (кад. номер участка 78:36:0005016:1309)

Корпус 6

Исполнительная схема №25. Водоснабжение.
 План 7 этажа.
 Секция 2.

Стадия Лист Листов

ИД

4/15

ООО "ПСК"

Формат А3