
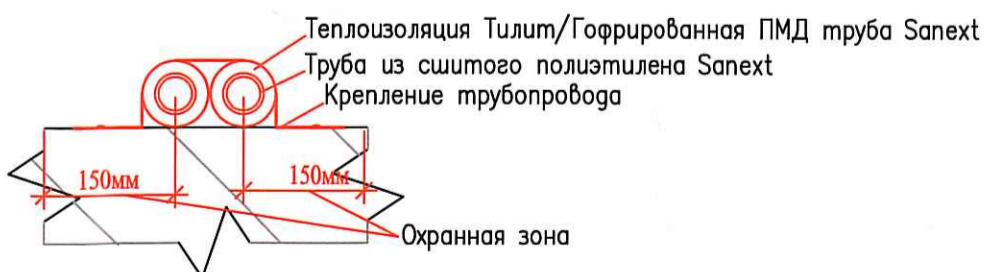


Исполнительная схема №27.  
 Водоснабжение.  
 План 9 этажа.  
 Секция 2.

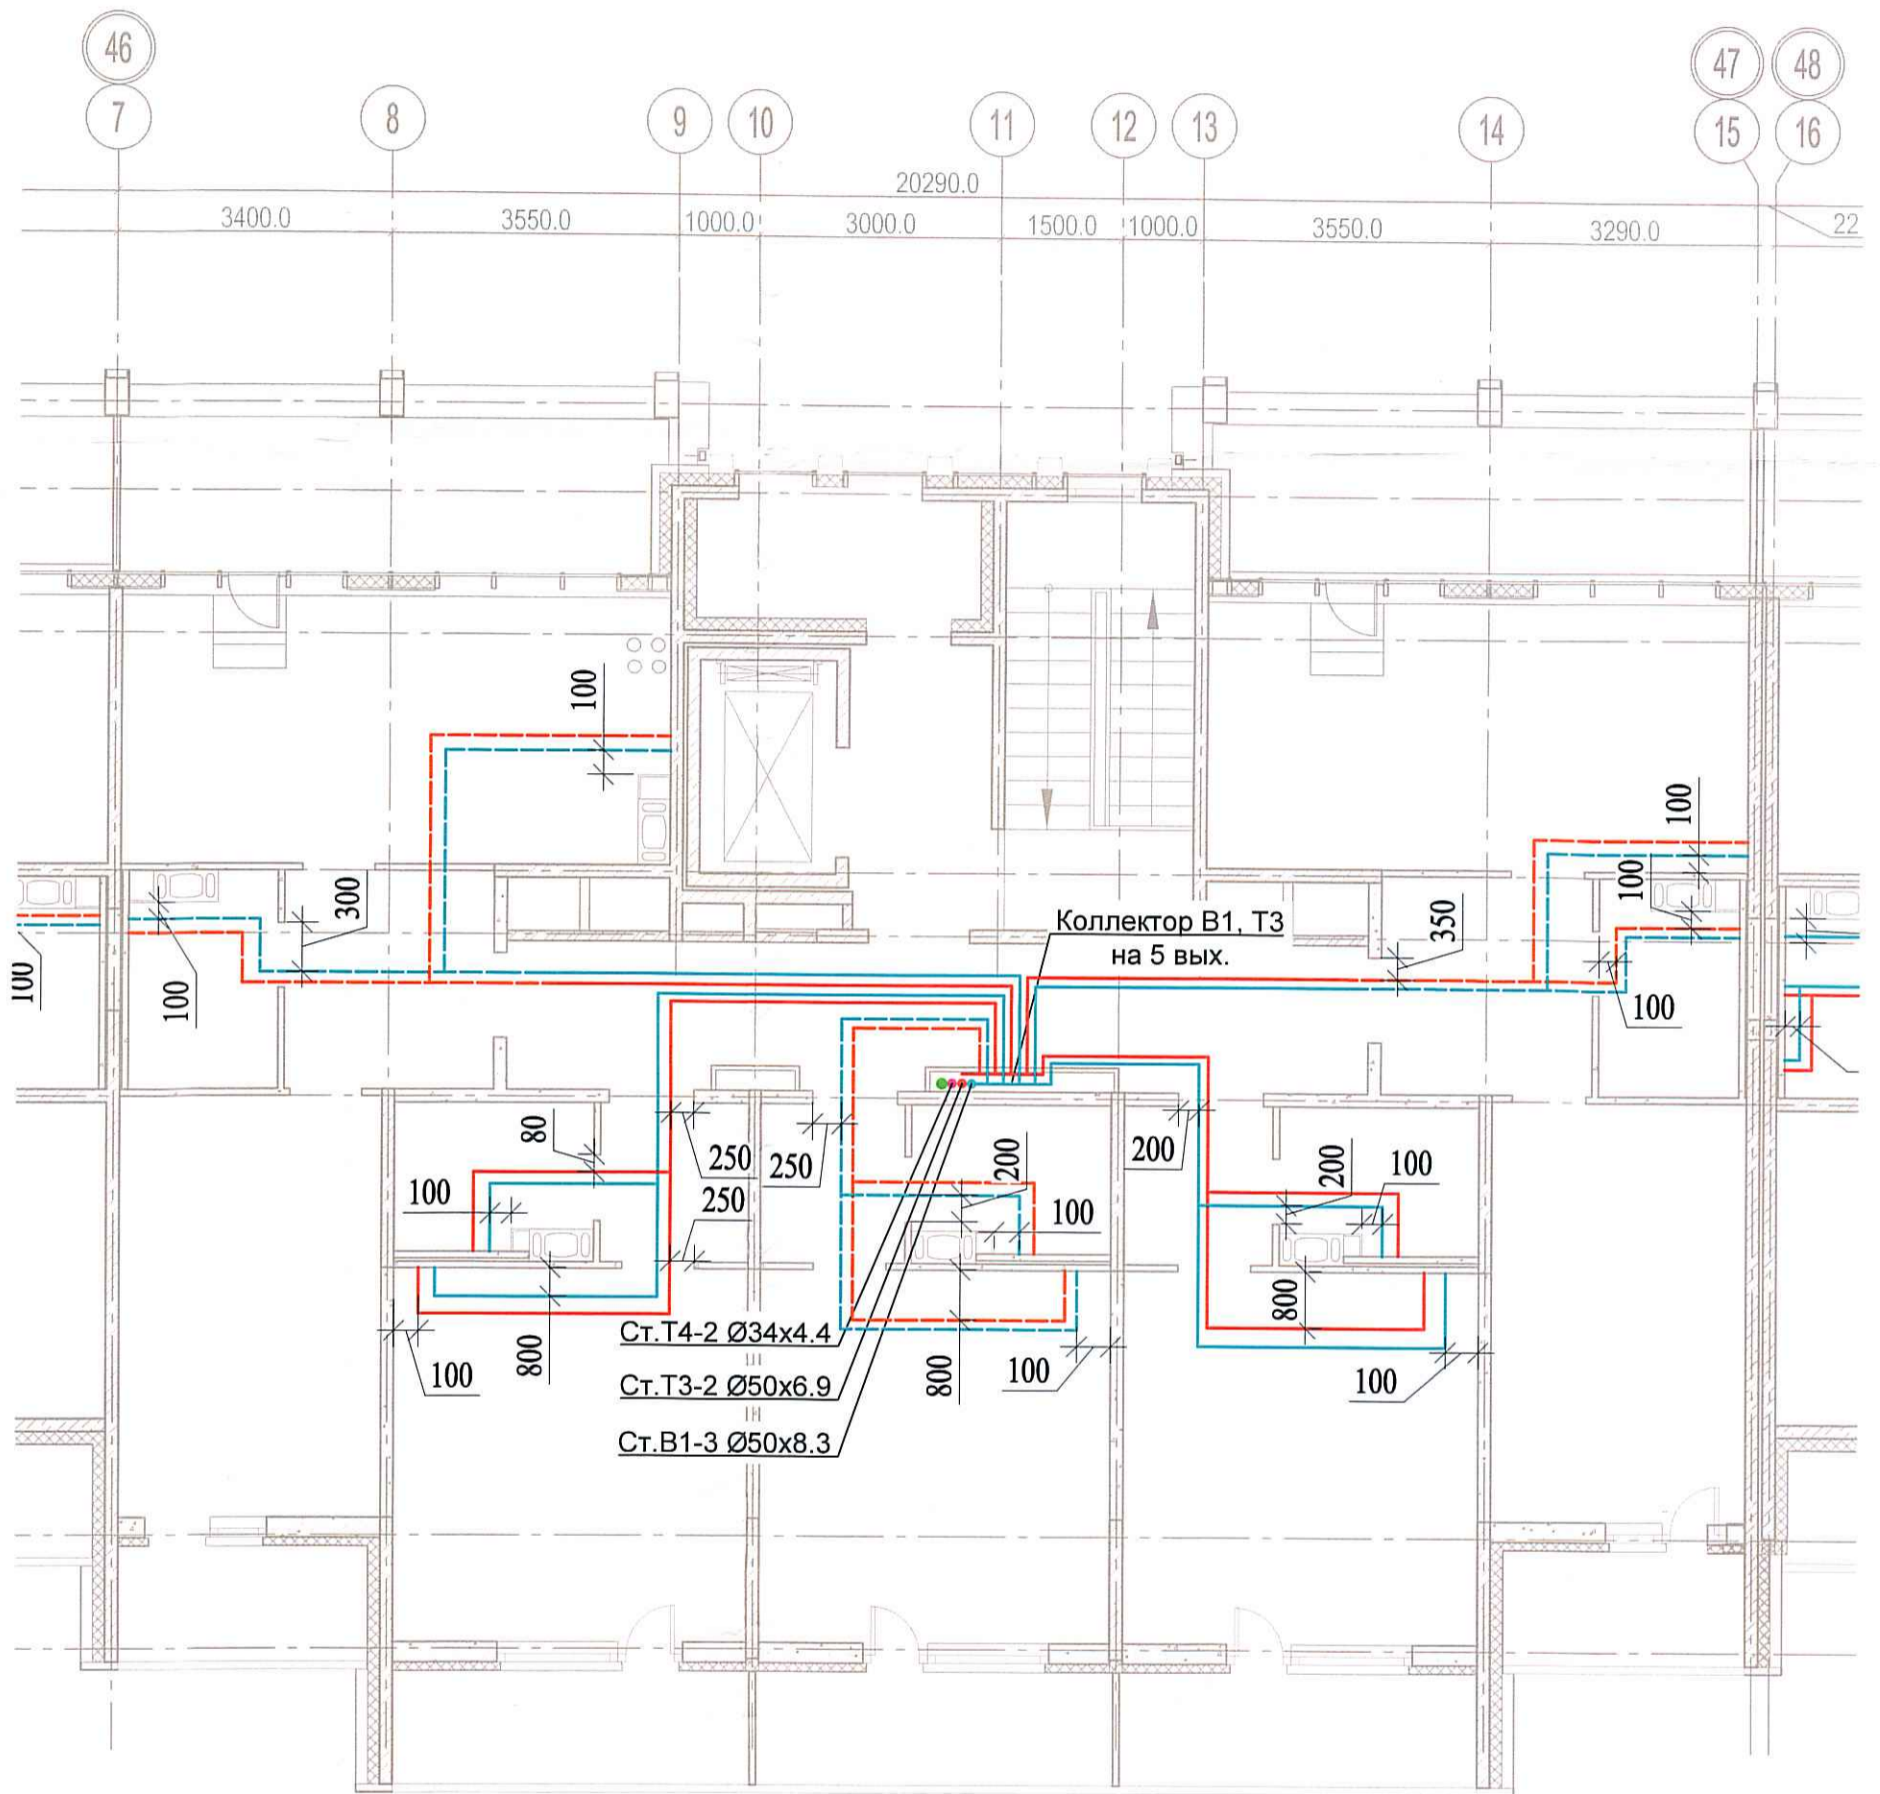

Согласовано			
Инв. № подл.	Подпись и дата	Взам. инв. №	

						03-2017-БС66-6-ВК			
						Многоэтажная жилая застройка (жилой комплекс со встроенными помещениями, подземными автостоянками) по адресу: г. Санкт-Петербург, Большой Сампсониевский проспект (кад. номер участка 78:36:0005016:1309)			
Изм.	Кол. уч.	Лист	№ док.	Подп.	Дата	Корпус 6	Стадия	Лист	Листов
Разраб.			Бабаев Р.И.				ИД	4/2	
						Исполнительная схема №27. Водоснабжение. План 9 этажа. Секция 2.		ООО "ПСК"	