
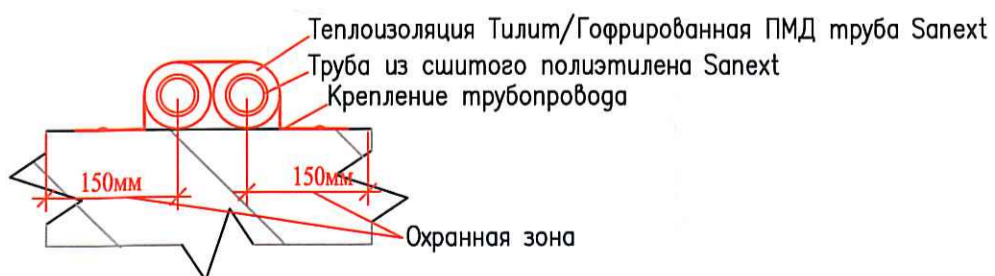


Исполнительная схема
№28. Водоснабжение.
 План 2 этажа.
 Секция 3.

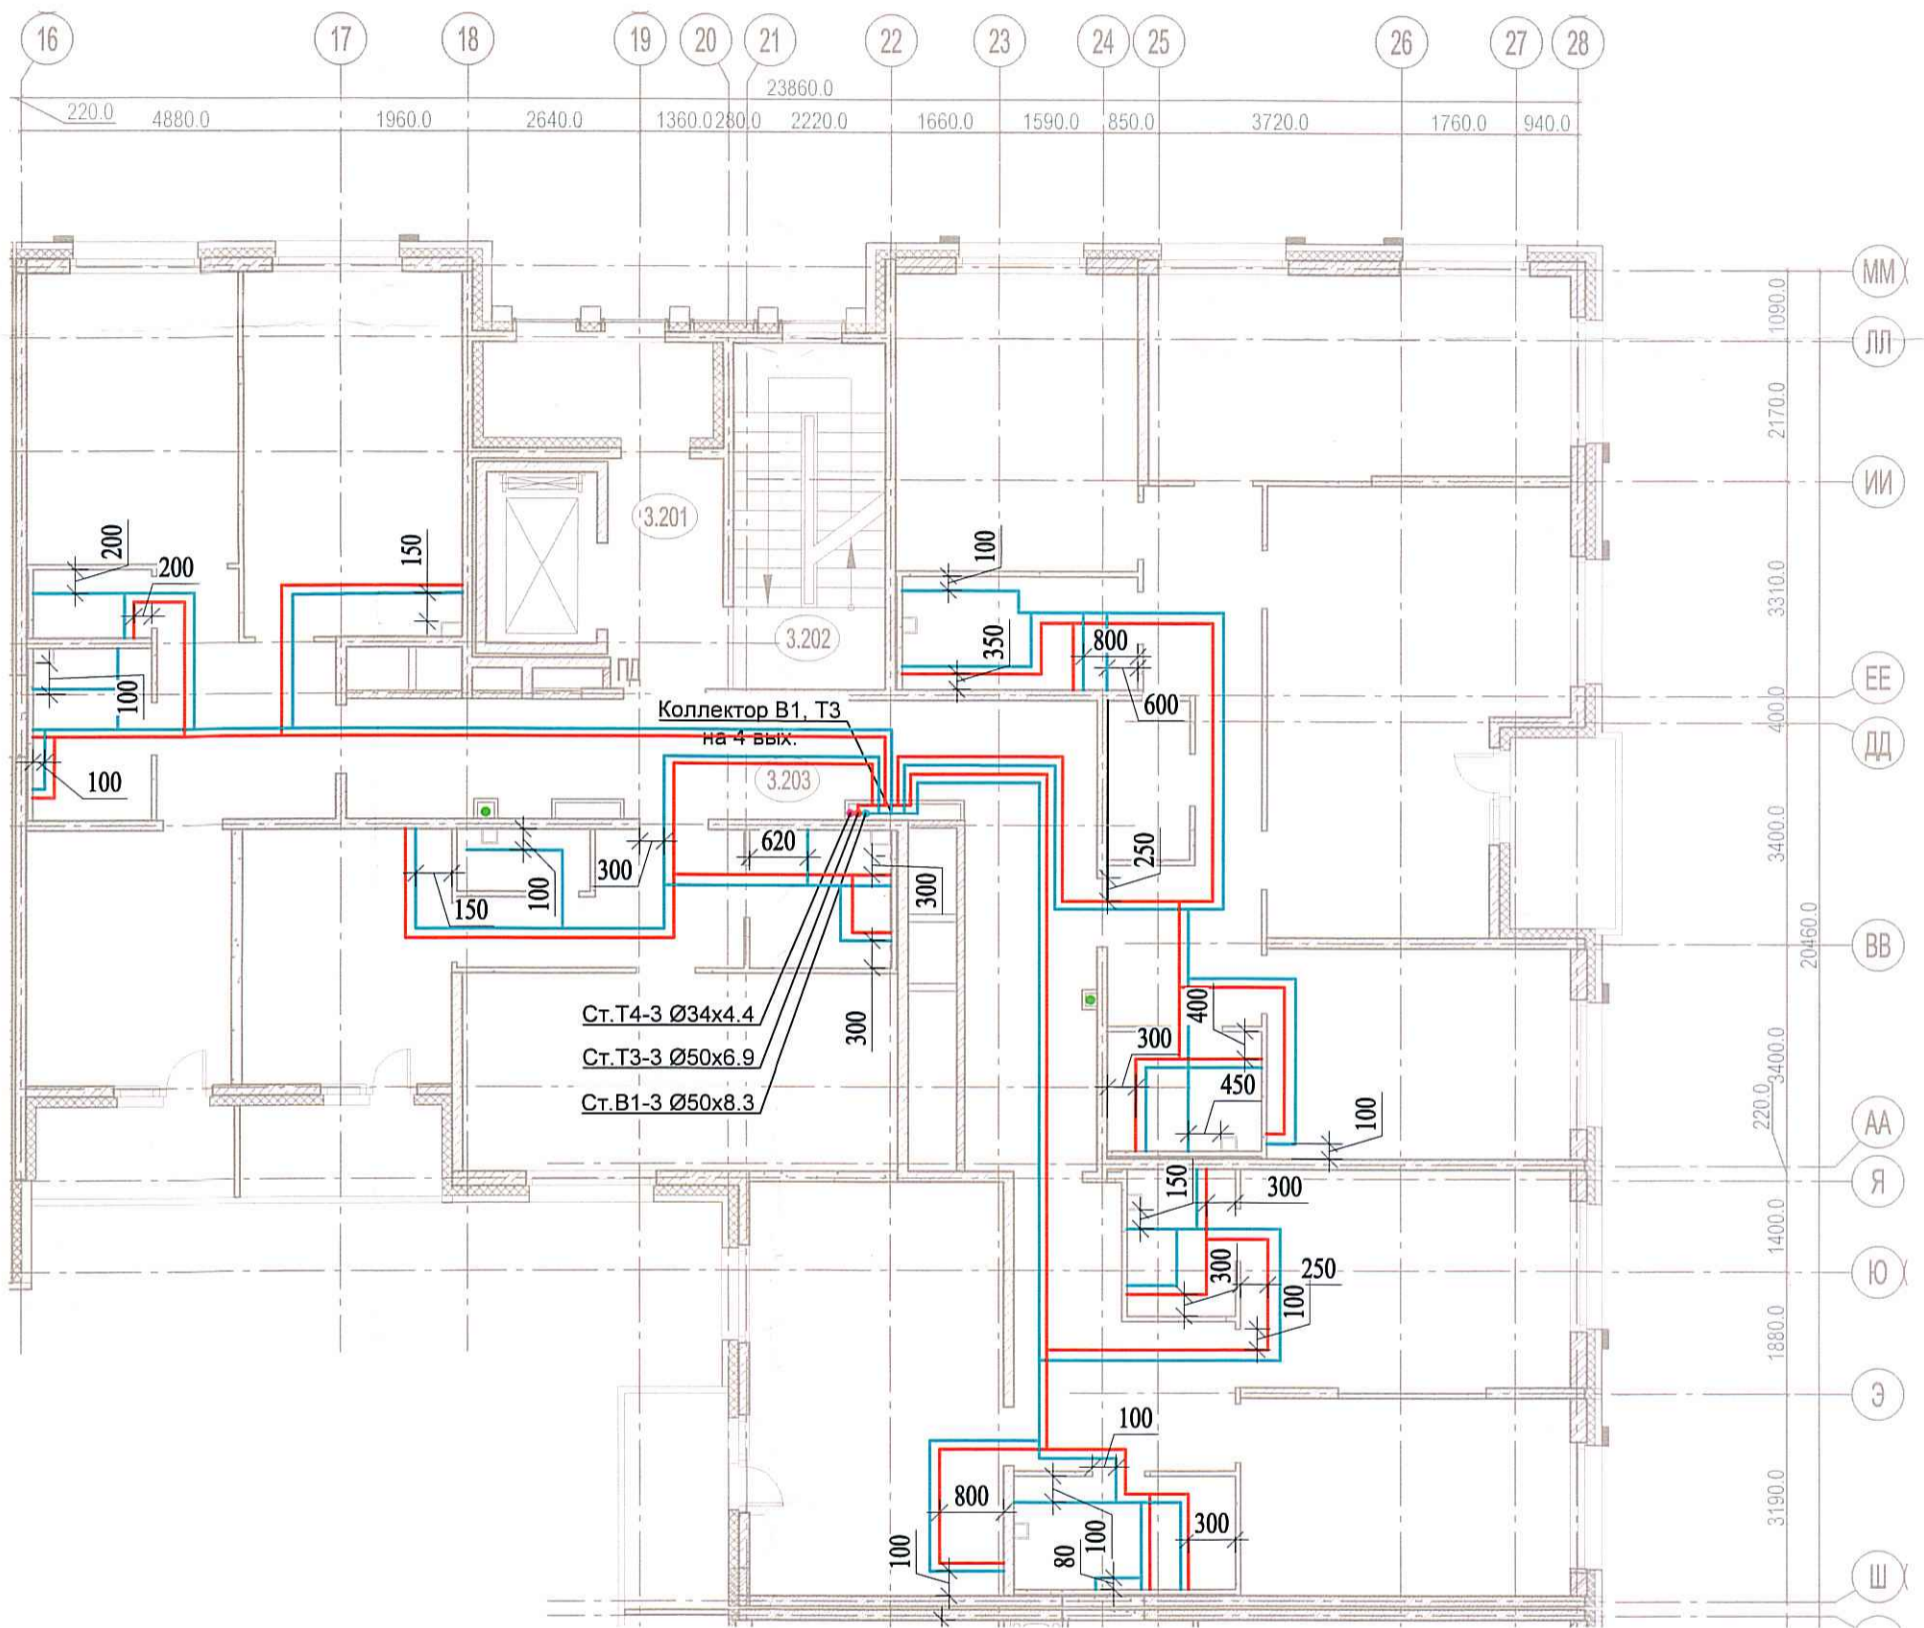

Согласовано

Инв. № подл. | Подпись и дата | Взам. инв. №

						03-2017-БС66-6-ВК			
						Многоэтажная жилая застройка (жилой комплекс со встроенными помещениями, подземными автостоянками) по адресу: г. Санкт-Петербург, Большой Сампсониевский проспект (кад. номер участка 78:36:0005016:1309)			
Изм.	Кол. уч.	Лист	№ док.	Подп.	Дата	Корпус 6	Стадия	Лист	Листов
Разраб.			Бабаев Р.И.				ИД	4/8	
						Исполнительная схема №28. Водоснабжение. План 2 этажа. Секция 3.		ООО "ПСК"	