


Исполнительная схема
 №29. Водоснабжение.
 План 3 этажа.
 Секция 3.

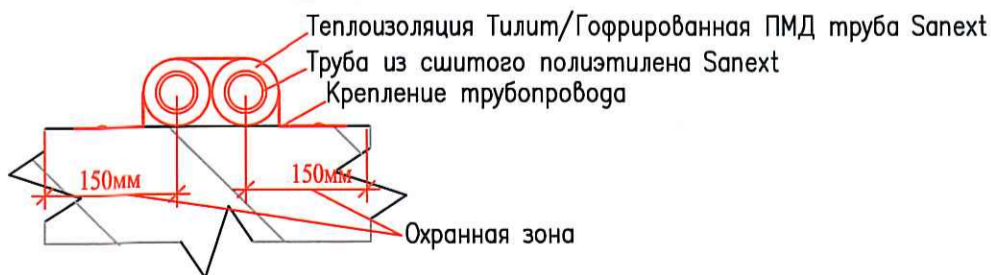

Согласовано	
Инв. № подл.	
Подпись и дата	
Взаим. инв. №	

03-2017-БС66-6-ВК					
Многоэтажная жилая застройка (жилой комплекс со встроенными помещениями, подземными автостоянками) по адресу: г. Санкт-Петербург, Большой Сампсониевский проспект (кад. номер участка 78:36:0005016:1309)					
Изм.	Кол. уч.	Лист	№ док.	Подп.	Дата
Разраб.			Бабаяев Р.И.		
Корпус 6			Стадия	Лист	Листов
Исполнительная схема №29. Водоснабжение. План 3 этажа. Секция 3.			ИД	4/9	
			ООО "ПСК"		