


Исполнительная схема
 №31. Водоснабжение.
 План 5 этажа.
 Секция 3.

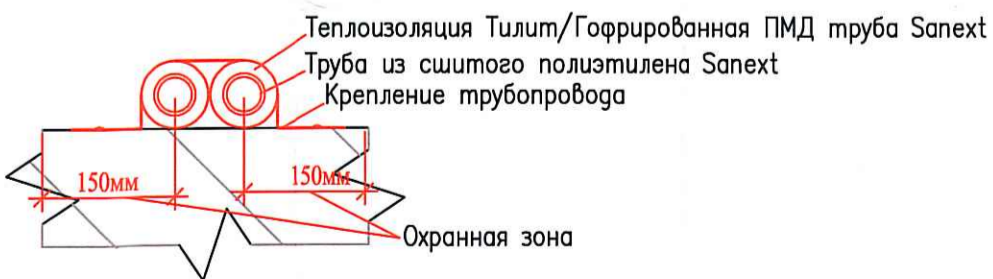

Согласовано	
Изм. №	
Вза. инв. №	
Подпись и дата	
Изм. № подл.	

						03-2017-БС66-6-ВК			
						Многоэтажная жилая застройка (жилой комплекс со встроенными помещениями, подземными автостоянками) по адресу: г. Санкт-Петербурга, Большой Сампсониевский проспект (кад. номер участка 78:36:0005016:1309)			
Изм.	Кол. уч.	Лист	№ док.	Подп.	Дата	Корпус 6	Стадия	Лист	Листов
Разраб.	Бабеев Р.И.						ИД	421	
						Исполнительная схема №31. Водоснабжение. План 5 этажа. Секция 3.		ООО "ПСК"	