
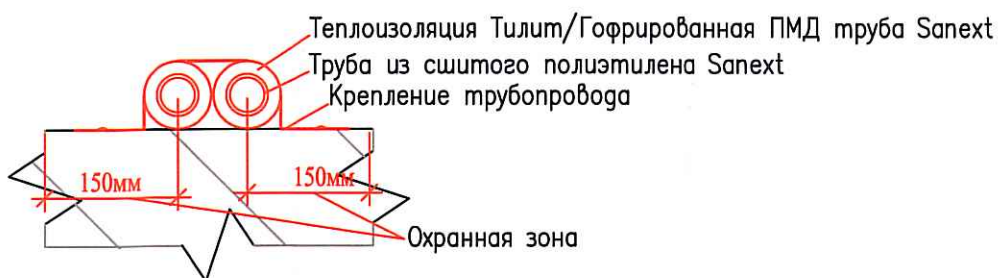


Исполнительная схема
 №34. Водоснабжение.
 План 8 этажа.
 Секция 3.

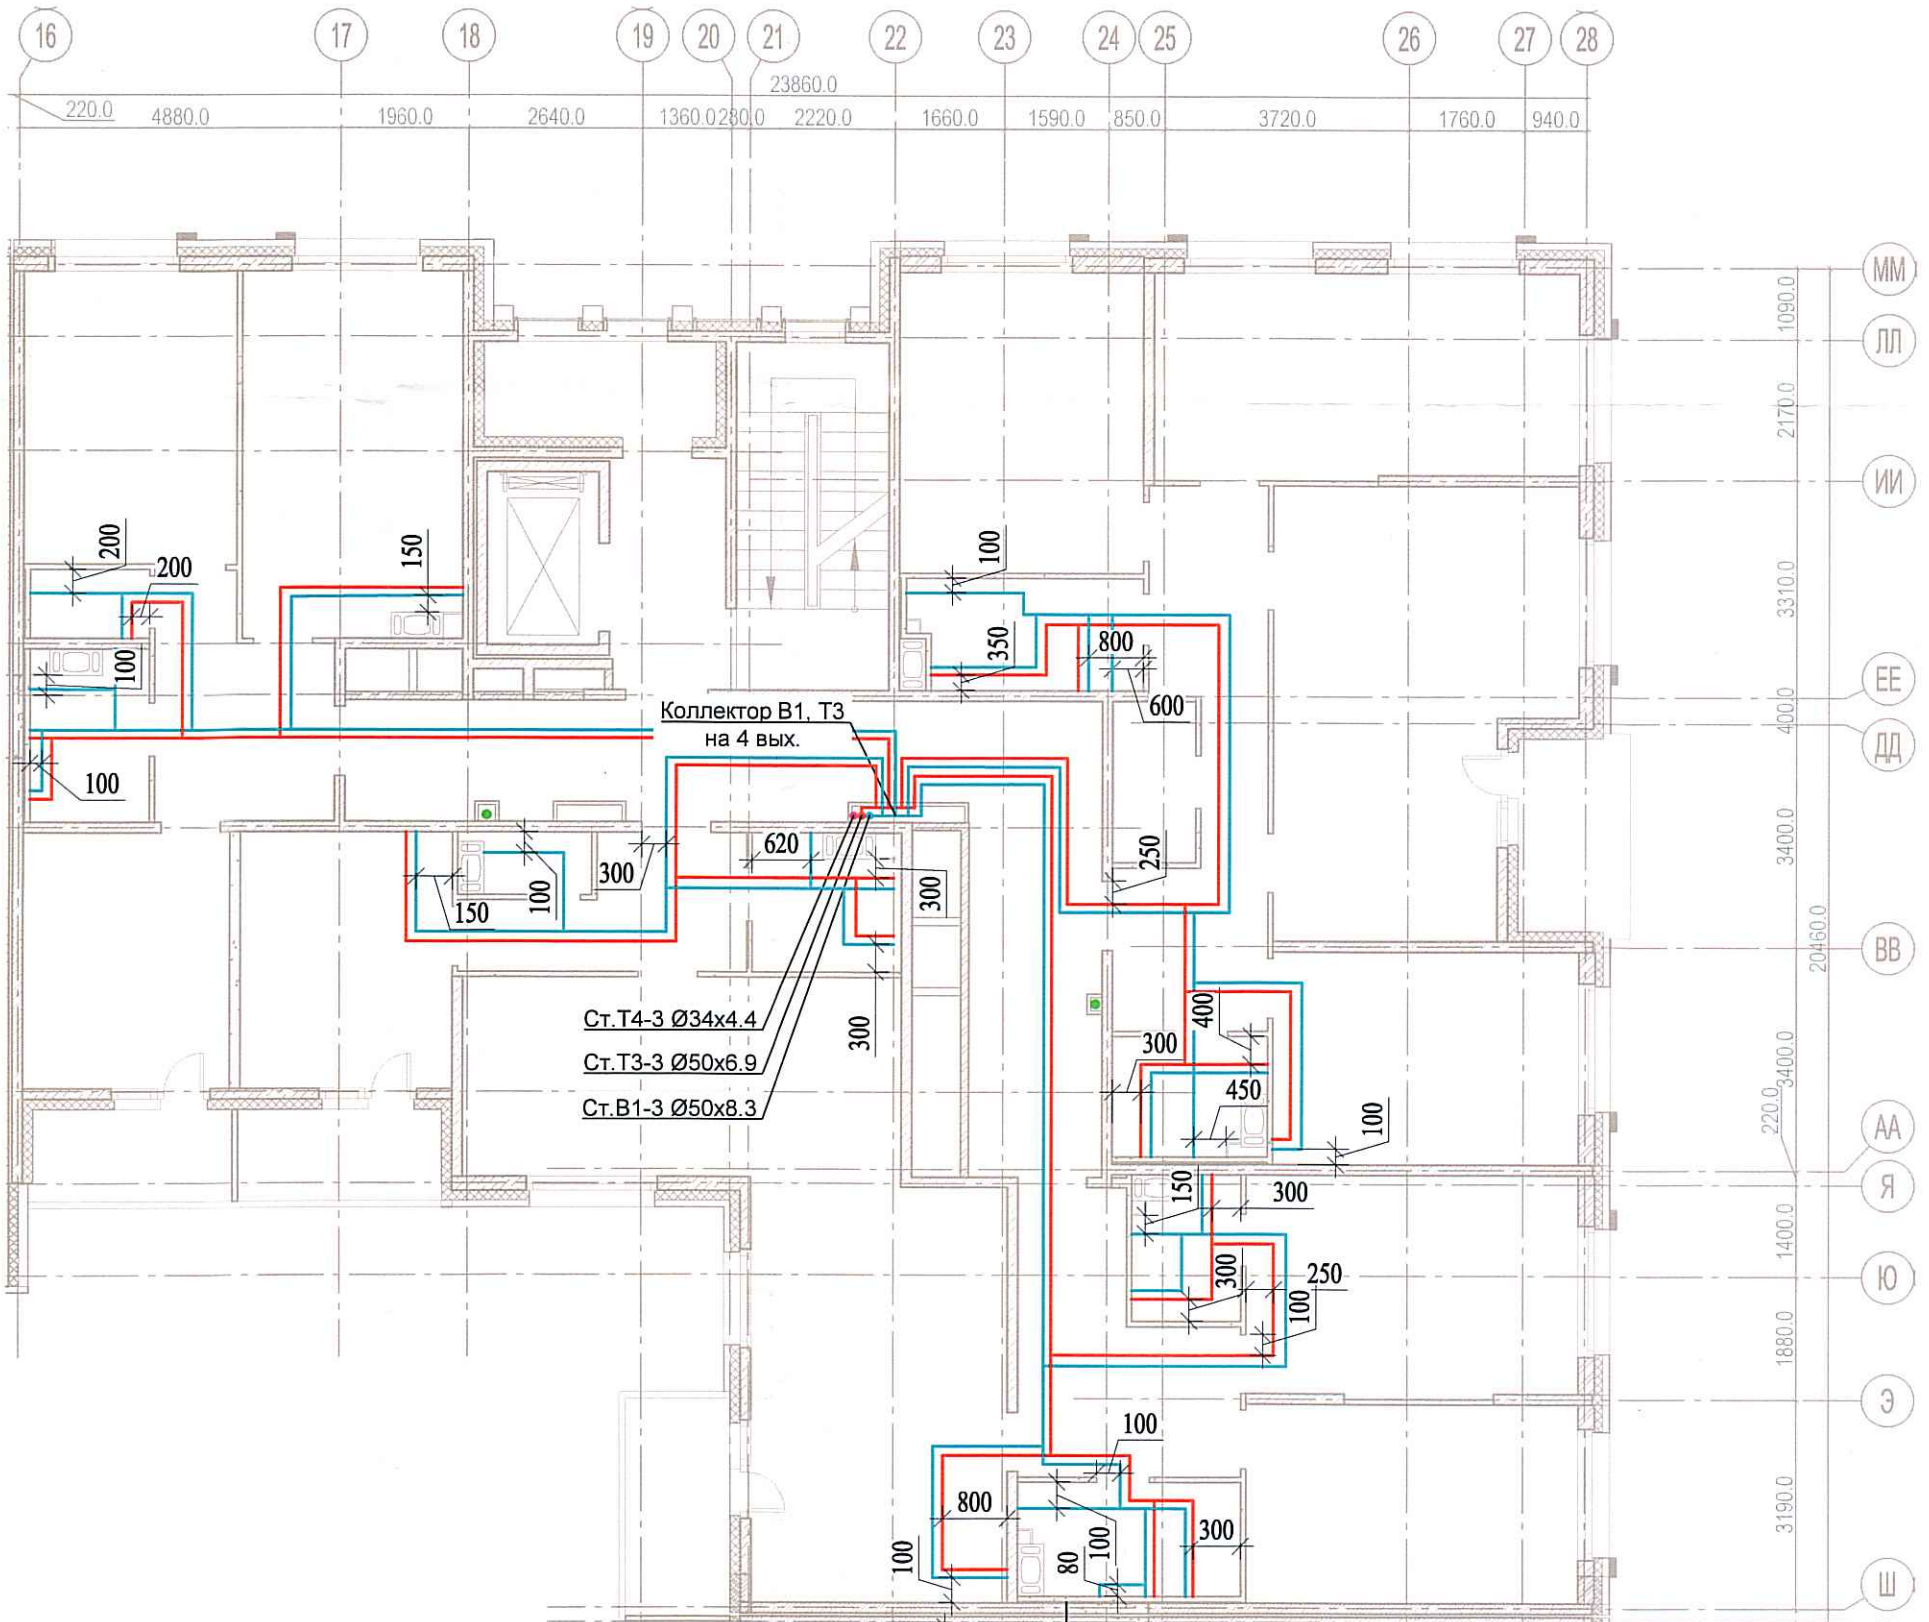

Согласовано	
Инв. № подл.	
Подпись и дата	
Взам. л. №	

						03-2017-БС66-6-ВК			
						Многоэтажная жилая застройка (жилой комплекс со встроенными помещениями, подземными автостоянками) по адресу: г. Санкт-Петербург, Большой Сампсониевский проспект (кад. номер участка 78:36:0005016:1309)			
Изм.	Кол. уч.	Лист	№ док.	Подп.	Дата	Корпус 6	Стадия	Лист	Листов
Разраб.	Бабаев Р.И.						ИД	4/24	
						Исполнительная схема №34. Водоснабжение. План 8 этажа. Секция 3.		000 "ПСК"	