
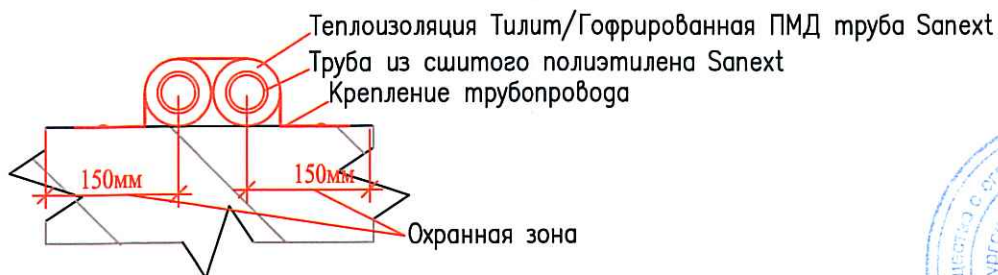


Исполнительная схема
№35. Водоснабжение.
 План 9 этажа.
 Секция 3.

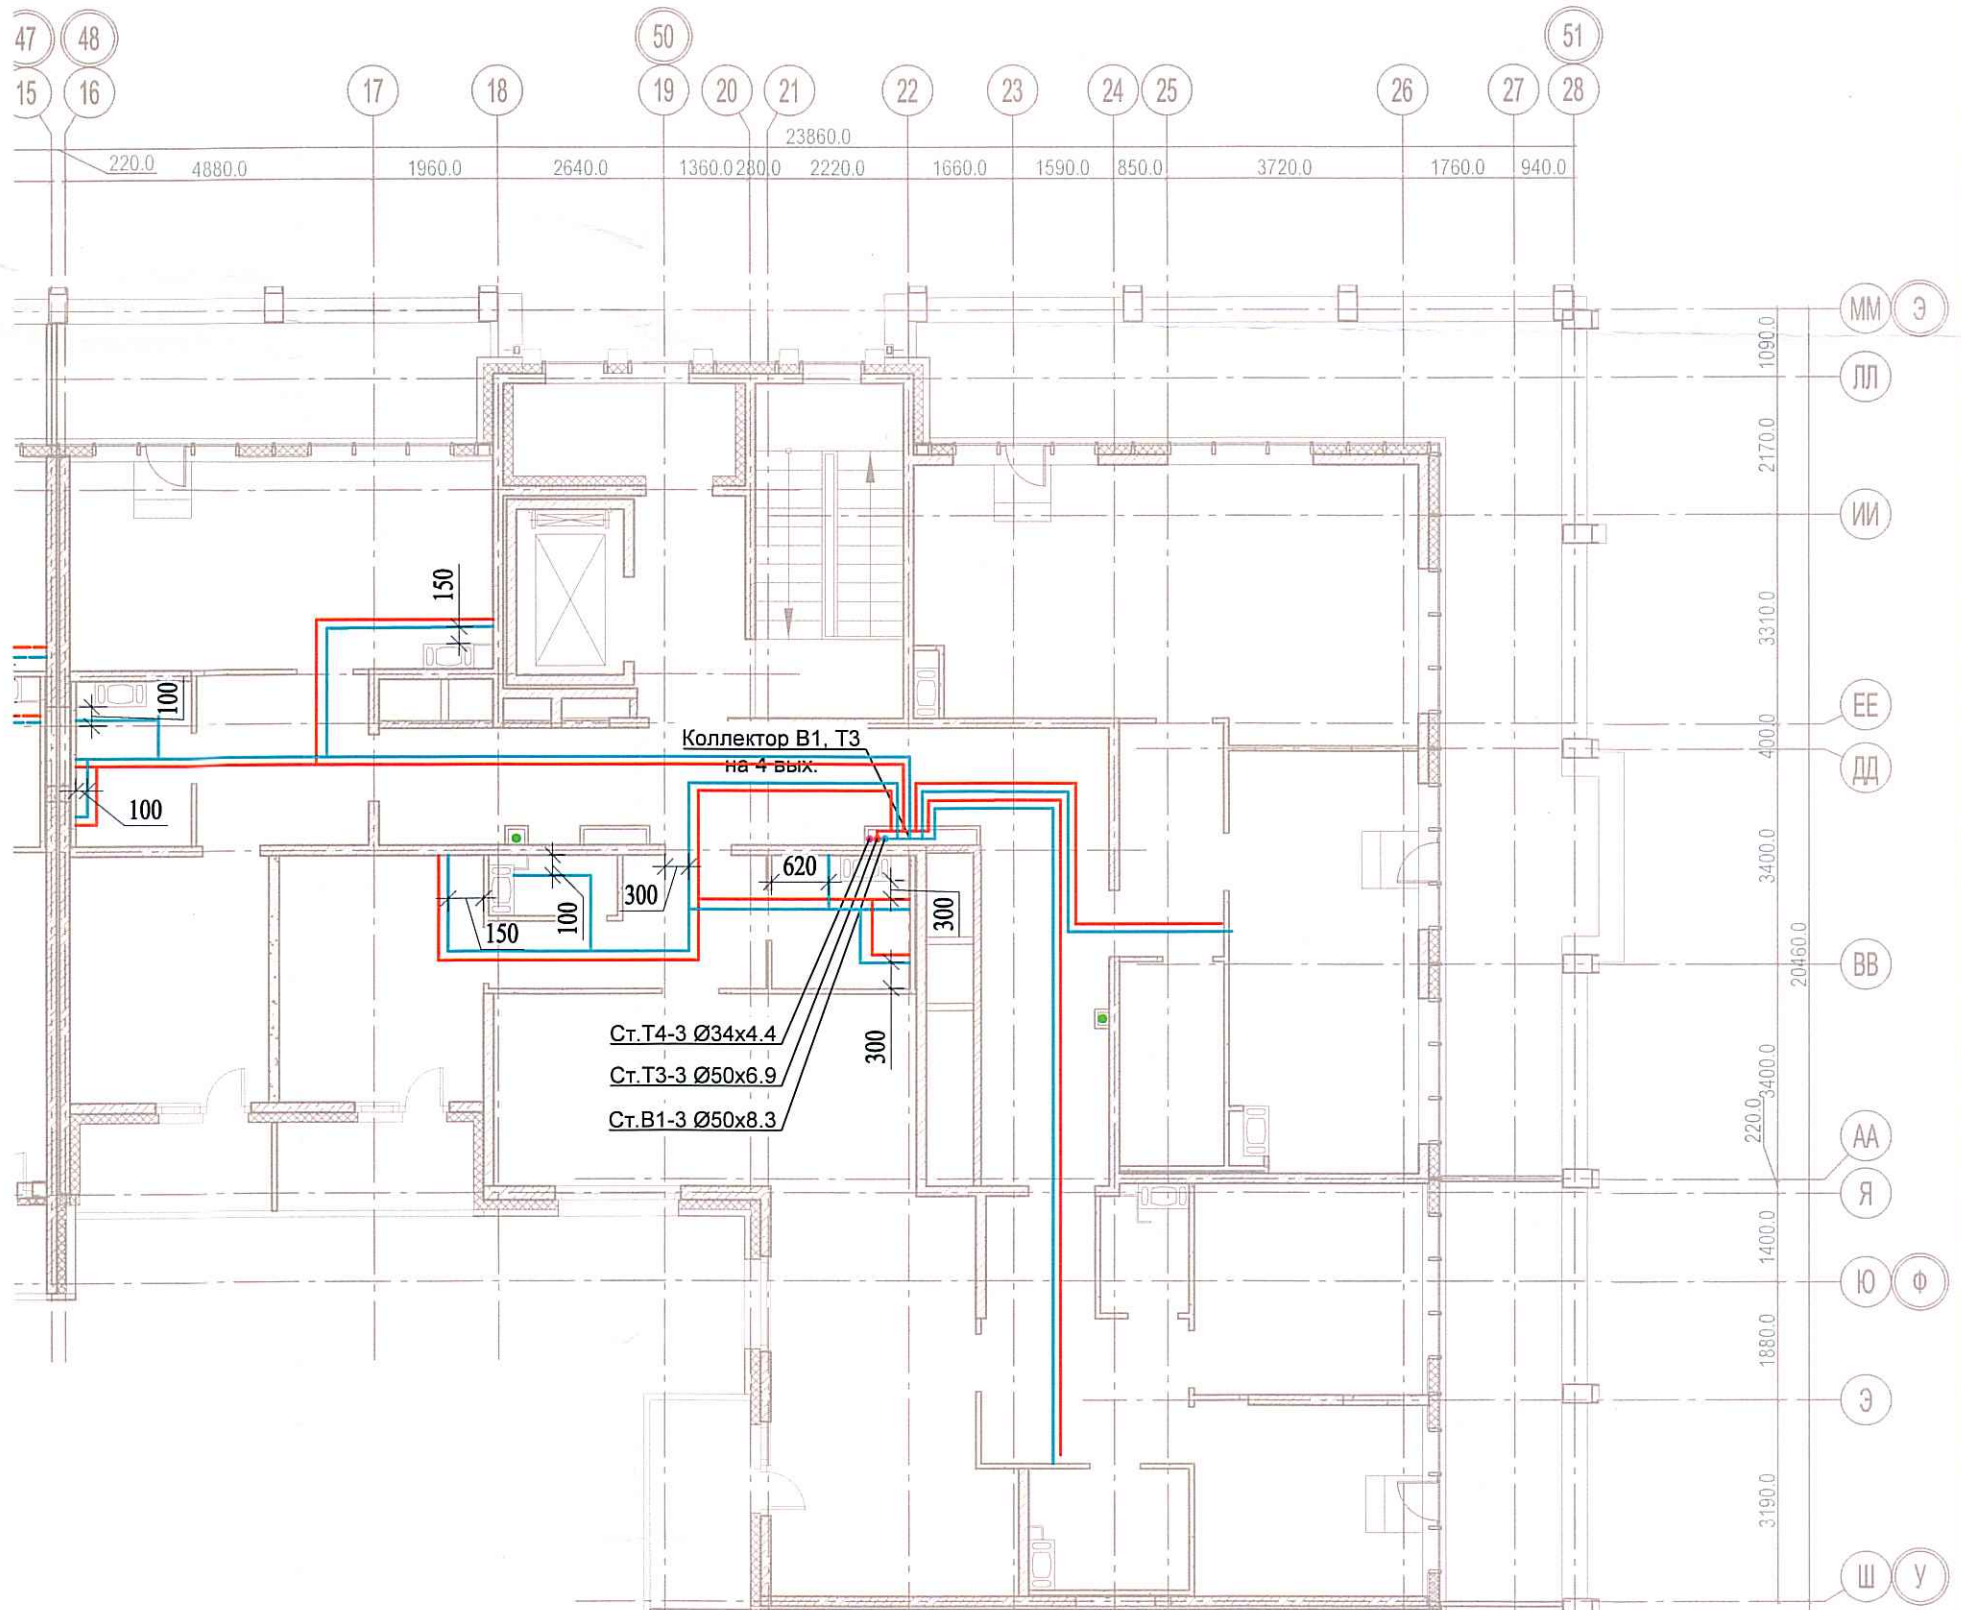

Согласовано	
Взам. инв. №	
Подпись и дата	
Инв. № подл.	

						03-2017-БС66-6-ВК				
						Многоэтажная жилая застройка (жилой комплекс со встроенными помещениями, подземными автостоянками) по адресу: г. Санкт-Петербург, Большой Сампсониевский проспект (кад. номер участка 78:36:0005016:1309)				
Изм.	Кол. уч.	Лист	№ док.	Подп.	Дата	Корпус 6	Стадия	Лист	Листов	
Разраб.			Бабаев Р.И.				ИД	4/25		
						Исполнительная схема №35. Водоснабжение. План 9 этажа. Секция 3.		ООО "ПСК"		