


Исполнительная схема №37.

Водоснабжение.

План 2 этажа.

Секция 4.

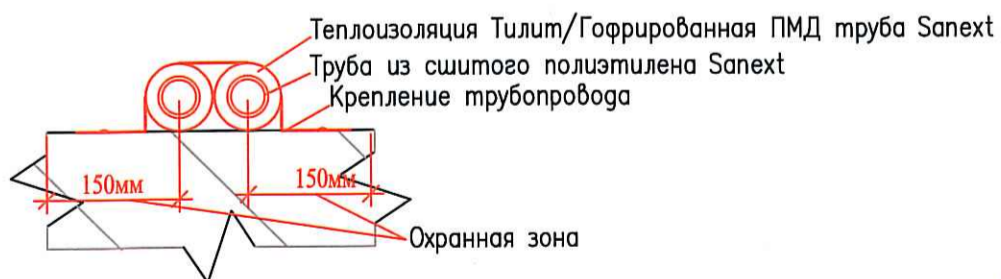

Согласовано

Взам. инв. №

Подпись и дата

Инв. № подл.

Изм.	Кол. уч.	Лист	№ док.	Повл.	Дата
Разраб.		Бабаев Р.И.			

03-2017-БС66-6-ВК

Многоэтажная жилая застройка (жилой комплекс со встроенными помещениями, подземными автостоянками) по адресу: г. Санкт-Петербург, Большой Сампсониевский проспект (кад. номер участка 78:36:0005016:1309)

Корпус 6

Стадия Лист Листов

ИД 924

Исполнительная схема №37. Водоснабжение.
План 2 этажа.
Секция 4.

000 "ПСК"

Формат А3