


Исполнительная схема №38.

Водоснабжение.

План 3 этажа.

Секция 4.

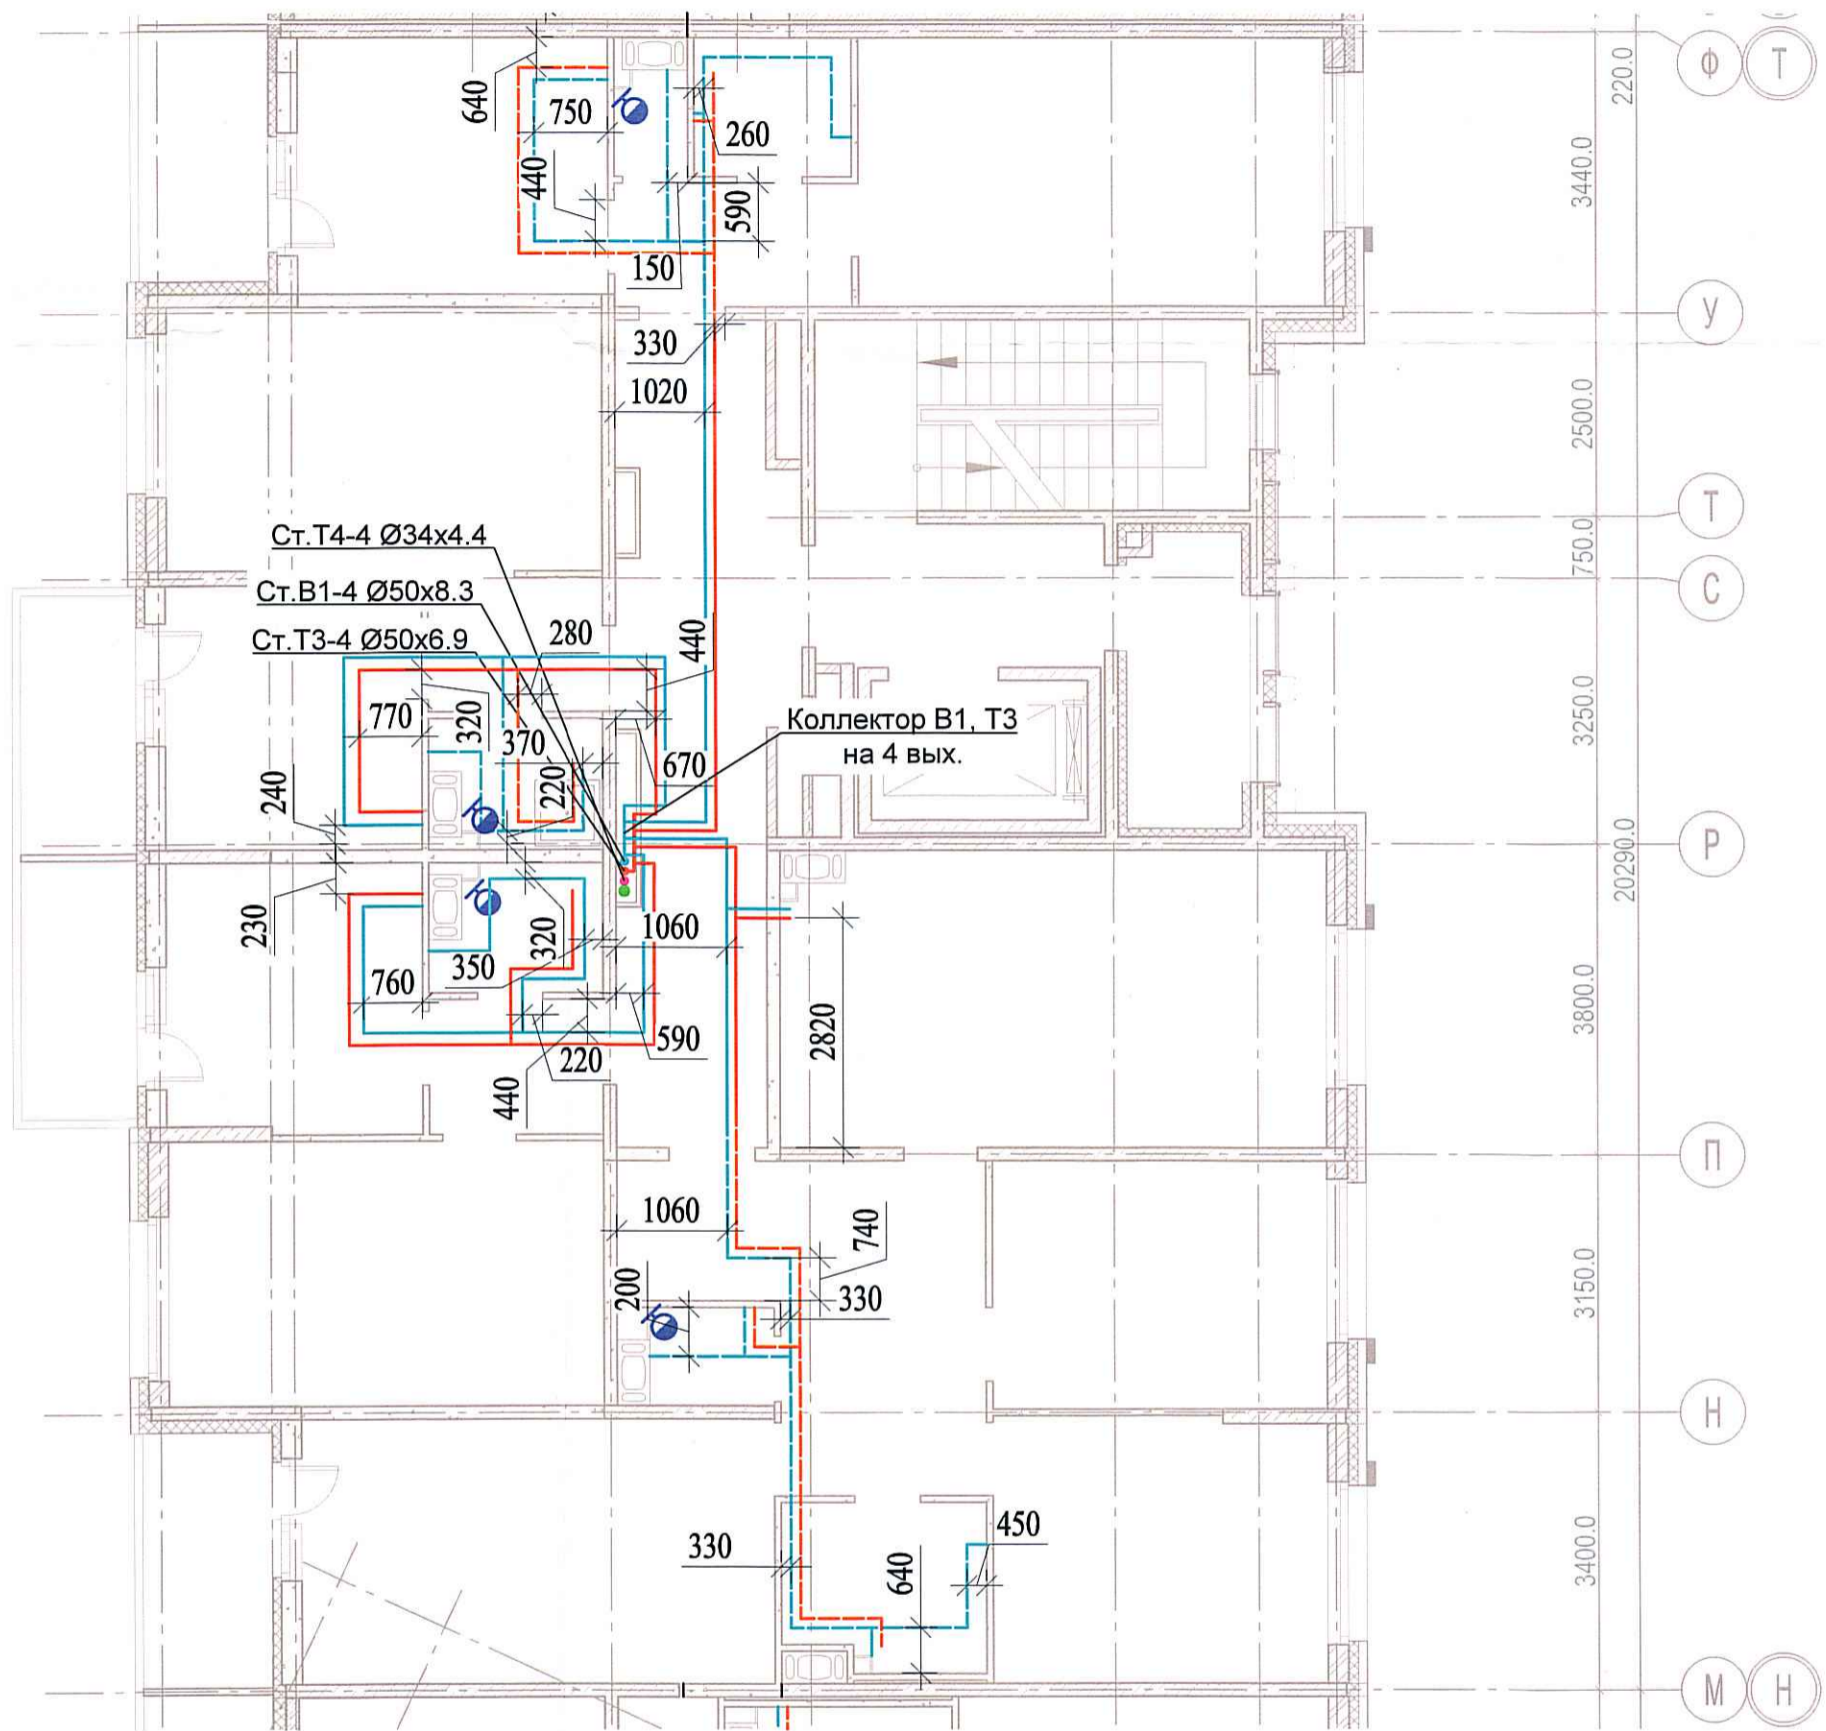


Согласовано

Взам. инв. №

Подпись и дата

Инв. № подл.

Теплоизоляция Тилит/Гофрированная ПМД труба Sanexht
Труба из сшитого полиэтилена Sanexht
Крепление трубопровода

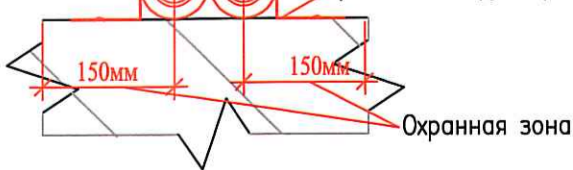

03-2017-БС66-6-ВК

Многоэтажная жилая застройка (жилой комплекс со встроенными помещениями, подземными автостоянками) по адресу: г. Санкт-Петербург, Большой Сампсониевский проспект (кад. номер участка 78:36:0005016:1309)

Изм.	Кол. уч.	Лист	№ док.	Подп.	Дата
Разраб.			Бабаев Р.И.		

Корпус 6		Стадия	Лист	Листов
		ИД	418	
Исполнительная схема №38. Водоснабжение. План 3 этажа. Секция 4.		000 "ПСК"		

Формат А3