


Исполнительная схема №40.

Водоснабжение.

План 5 этажа.

Секция 4.

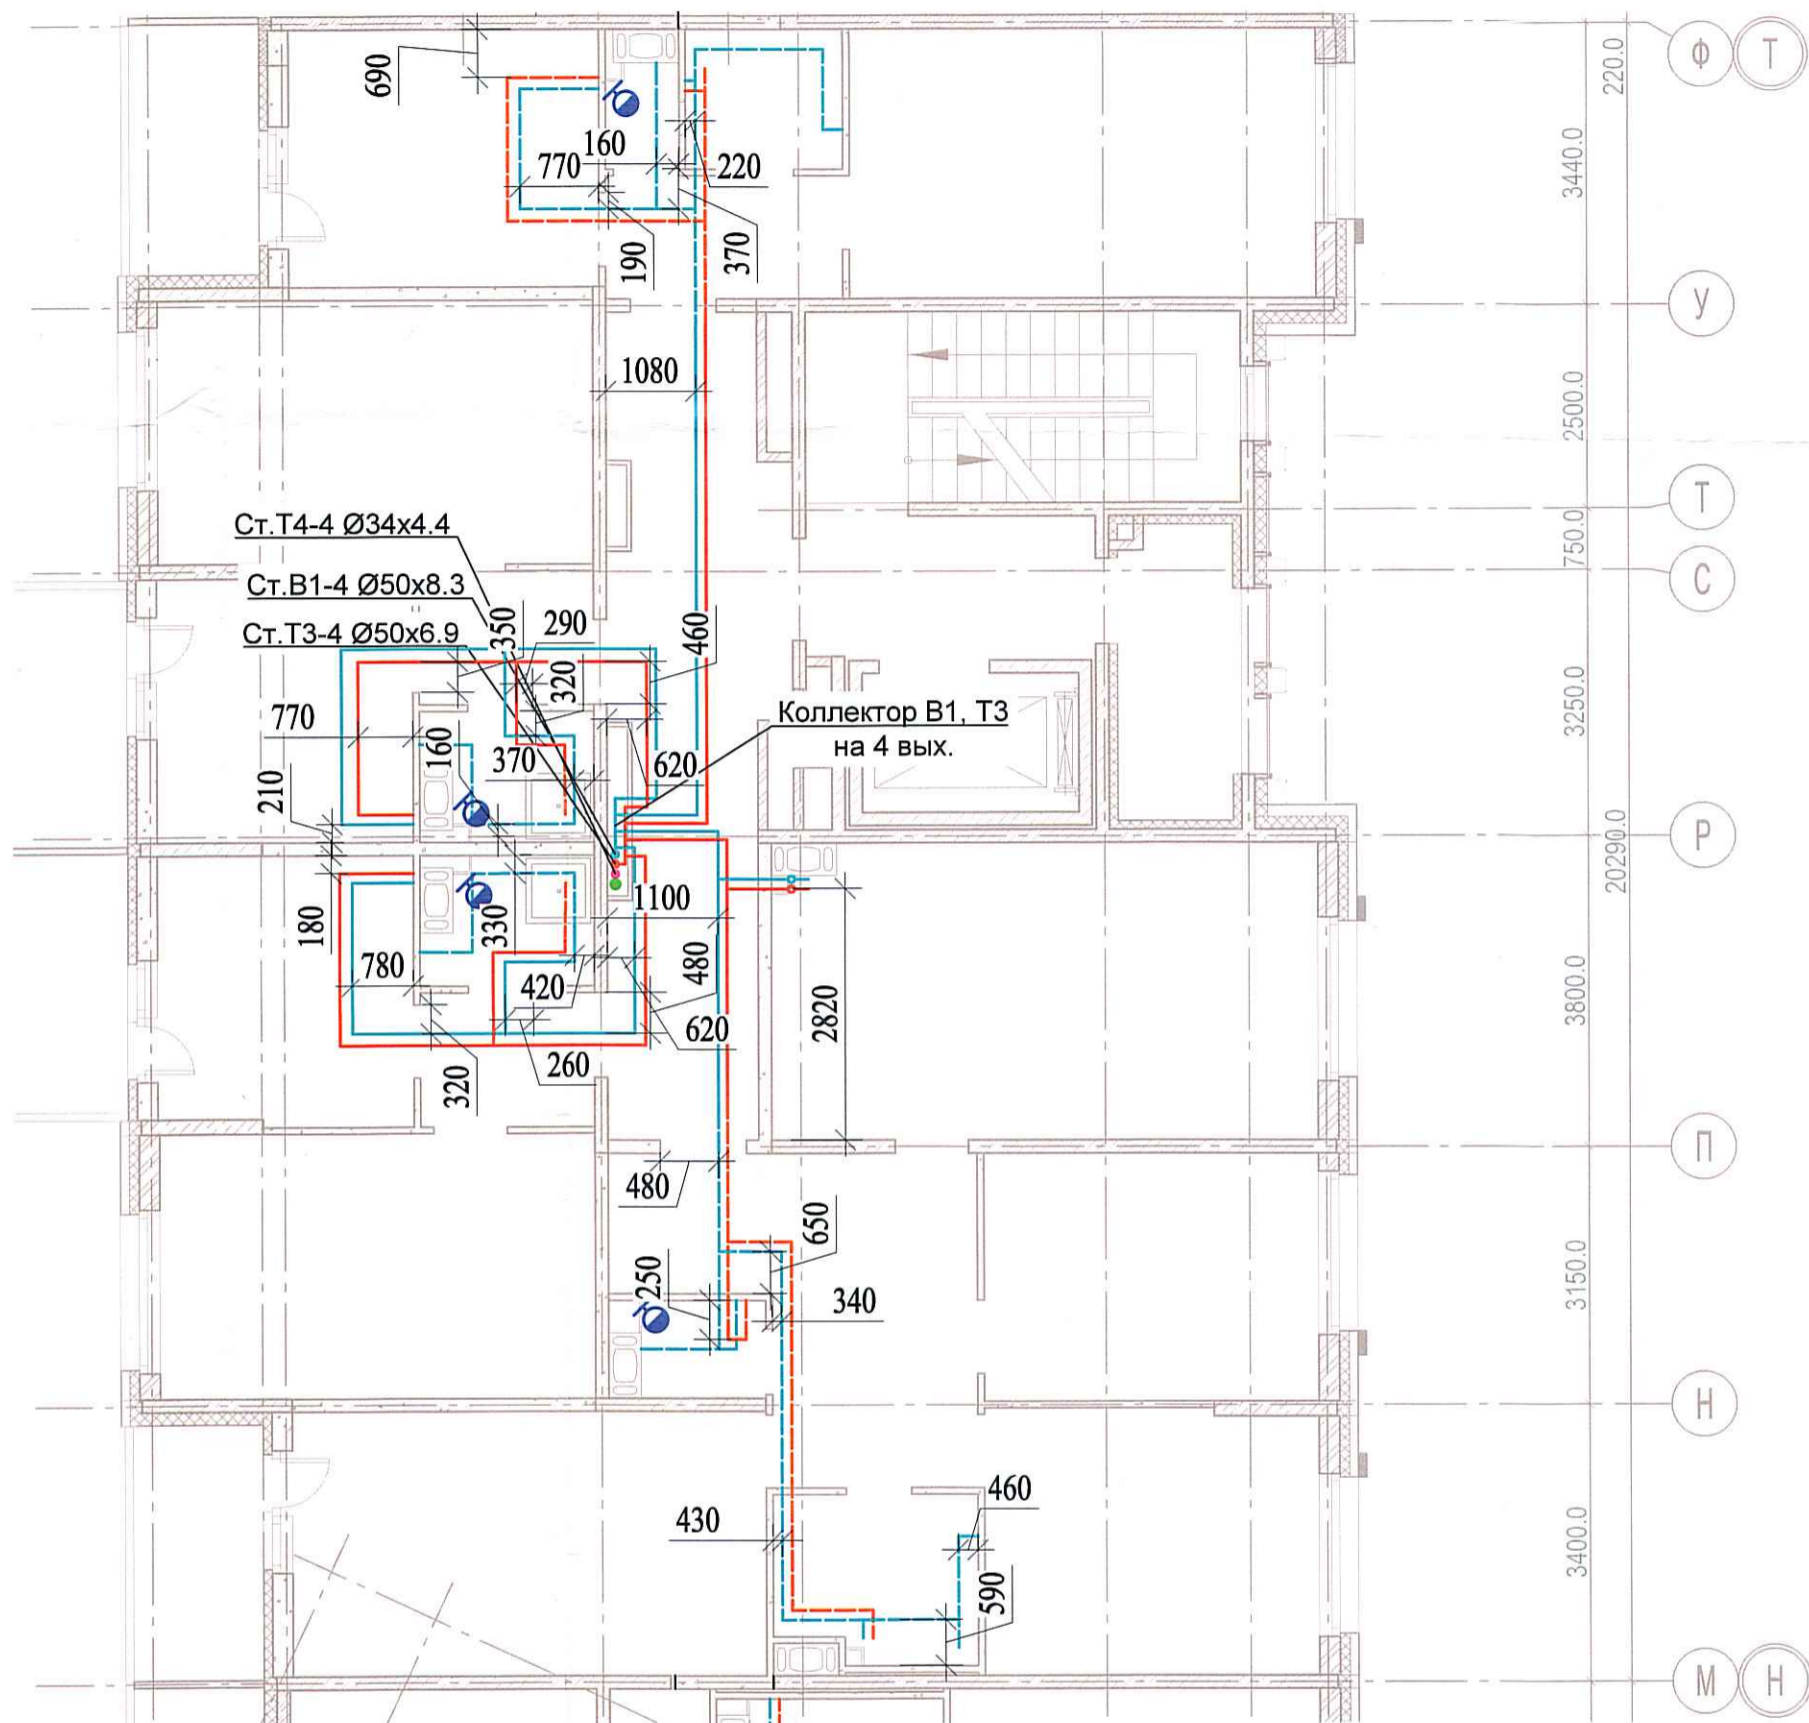


Ст.Т4-4 Ø34x4.4

Ст.В1-4 Ø50x8.3

Ст.Т3-4 Ø50x6.9

Коллектор В1, Т3  
на 4 вых.

Теплоизоляция Тилит/Гофрированная ПМД труба Sanexht  
Труба из сшитого полиэтилена Sanexht  
Крепление трубопровода

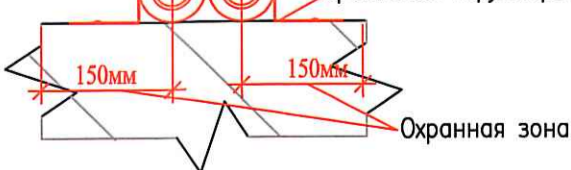

03-2017-БС66-6-ВК

Многоэтажная жилая застройка (жилой комплекс со встроенными помещениями, подземными автостоянками) по адресу: г. Санкт-Петербург, Большой Сампсониевский проспект (кад. номер участка 78:36:0005016:1309)

Изм.	Кол. уч.	Лист	№ док.	Подп.	Дата
Разраб.			Бабаев Р.И.		

Корпус 6

Стадия Лист Листов

ИД 430

Исполнительная схема №40. Водоснабжение.  
План 5 этажа.  
Секция 4.

ООО "ПСК"

Формат А3

Согласовано

Взам. инв. №

Подпись и дата

Инв. № подл.