
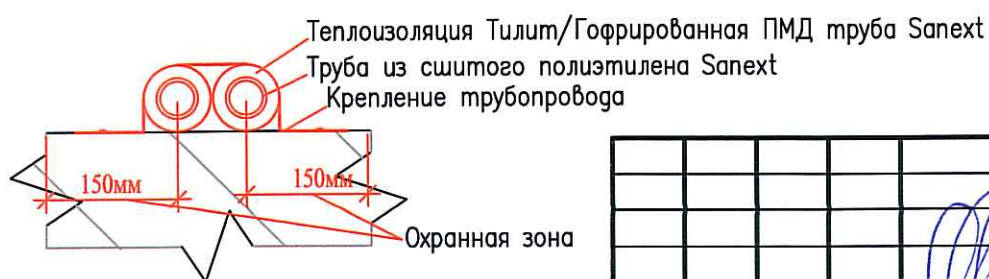


Исполнительная схема №42.

Водоснабжение.

План 7 этажа.

Секция 4.

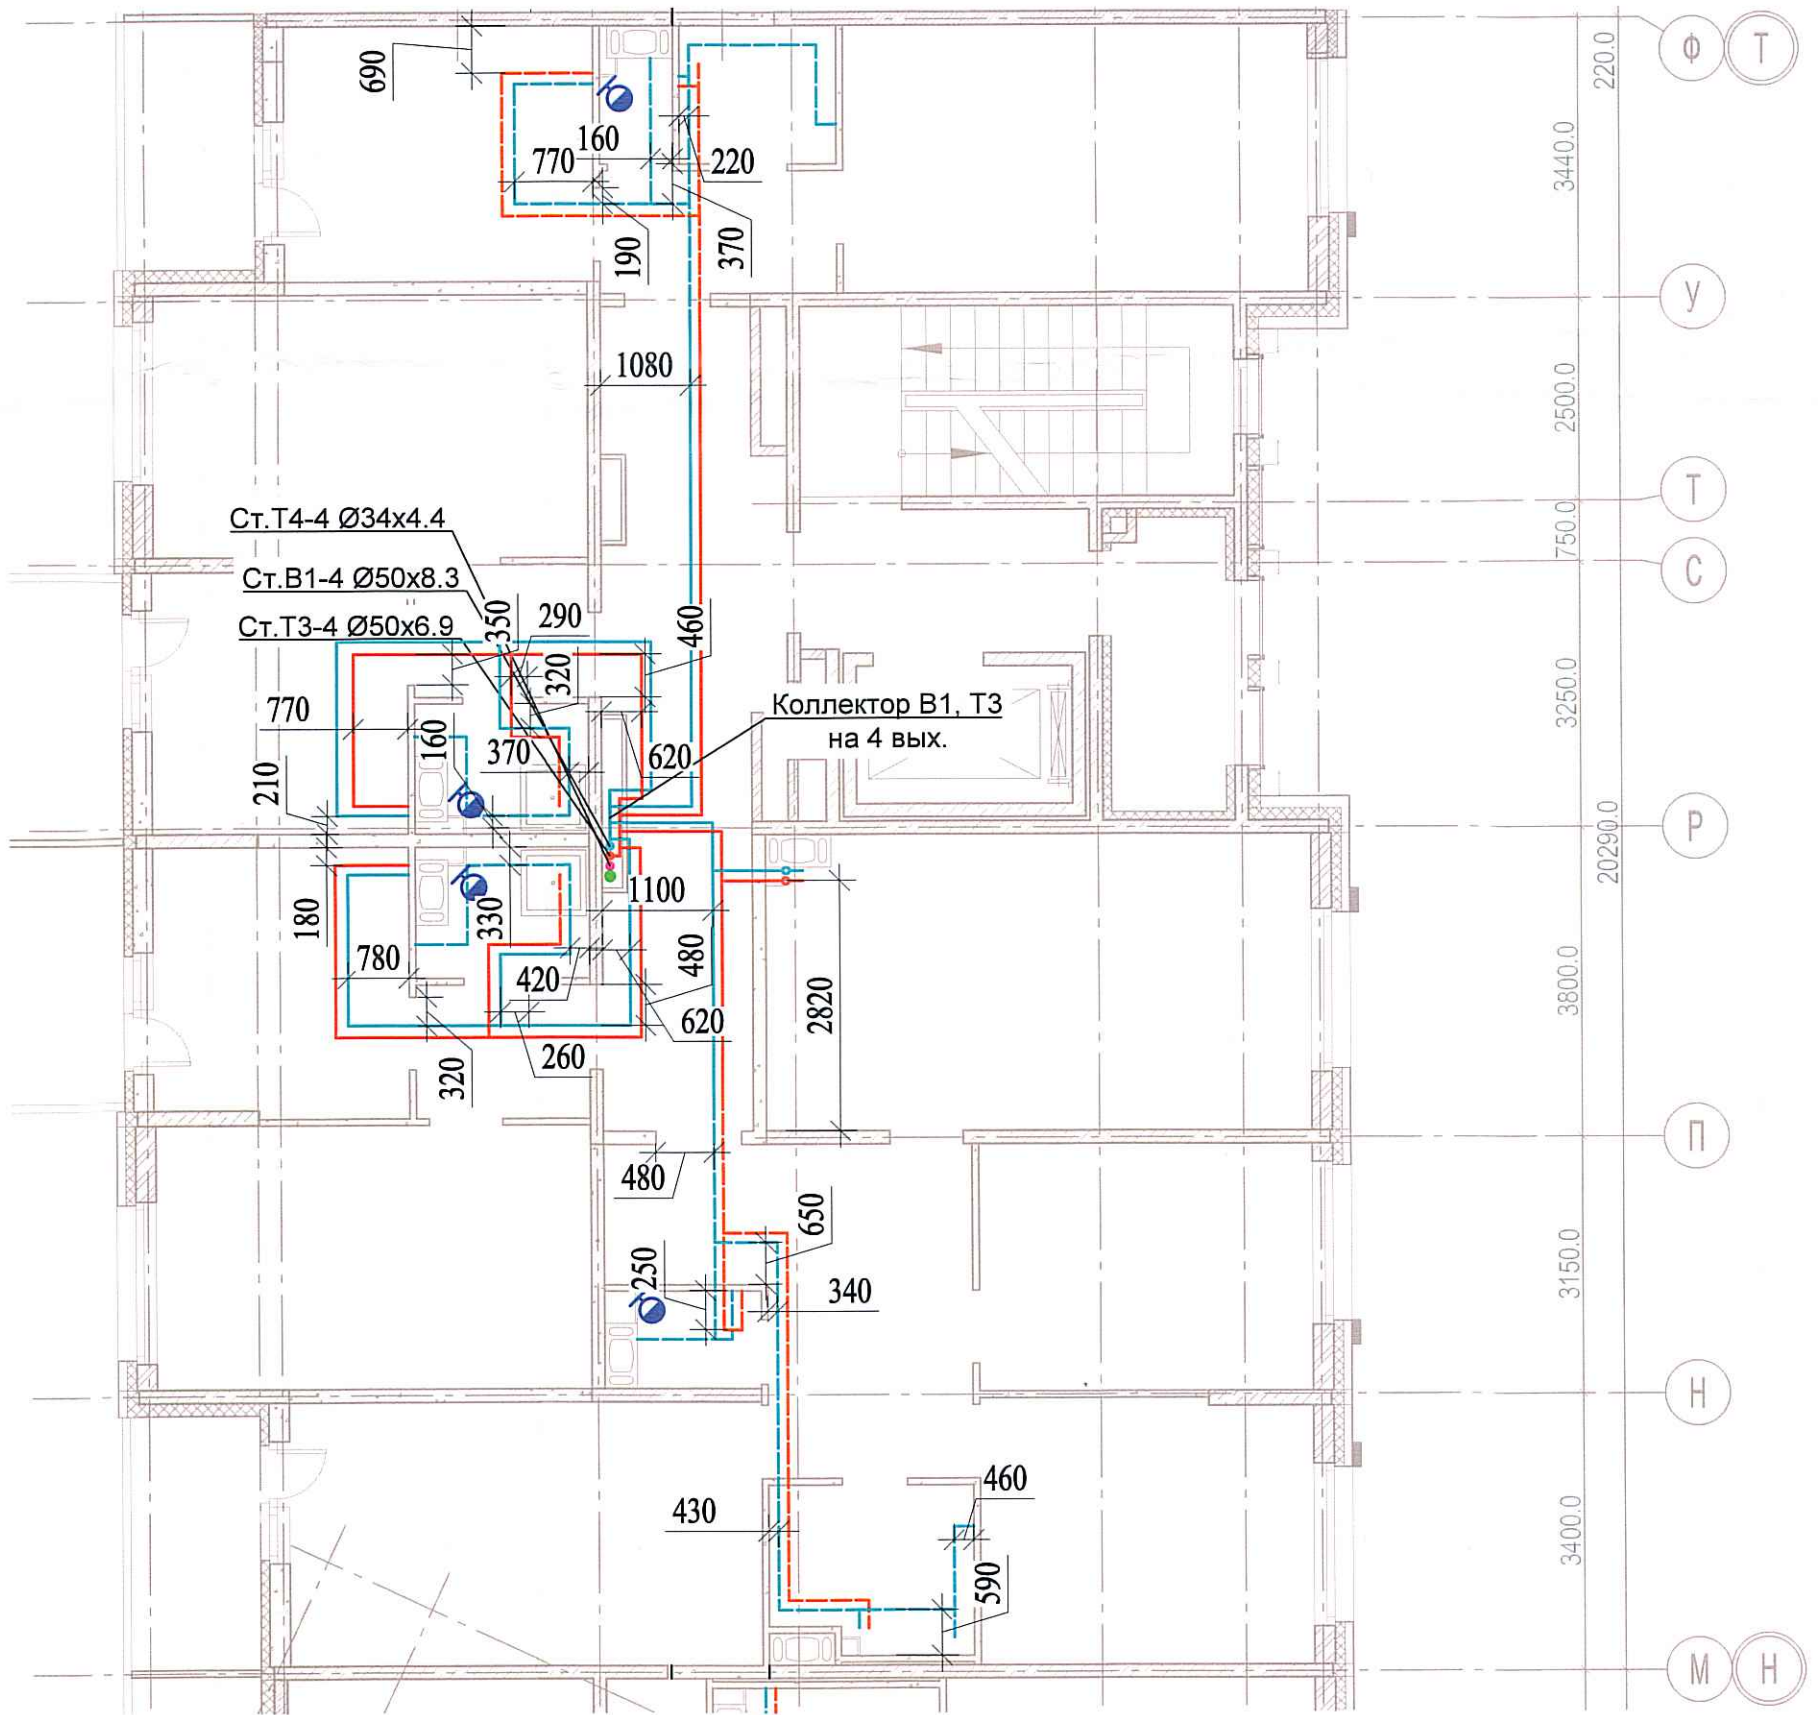

						03-2017-БС66-6-ВК			
						Многоэтажная жилая застройка (жилой комплекс со встроенными помещениями, подземными автостоянками) по адресу: г. Санкт-Петербург, Большой Сампсониевский проспект (кад. номер участка 78:36:0005016:1309)			
Изм.	Кол. уч.	Лист	№ док.	Пробл.	Дата	Корпус 6	Стадия	Лист	Листов
Разраб.			Бабаев Р.И.				ИД	45/2	
						Исполнительная схема №42. Водоснабжение. План 7 этажа. Секция 4.		ООО "ПСК"	

Согласовано

Взам. инв. №

Подпись и дата

Инв. № подл.