
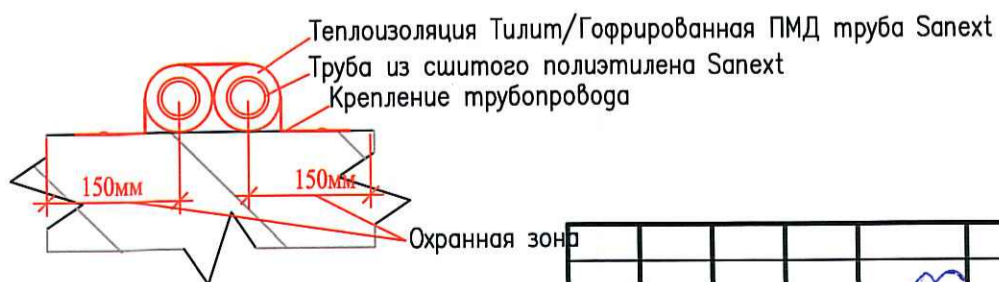


Исполнительная  
схема №44.  
Водоснабжение.  
План 9 этажа.  
Секция 4.

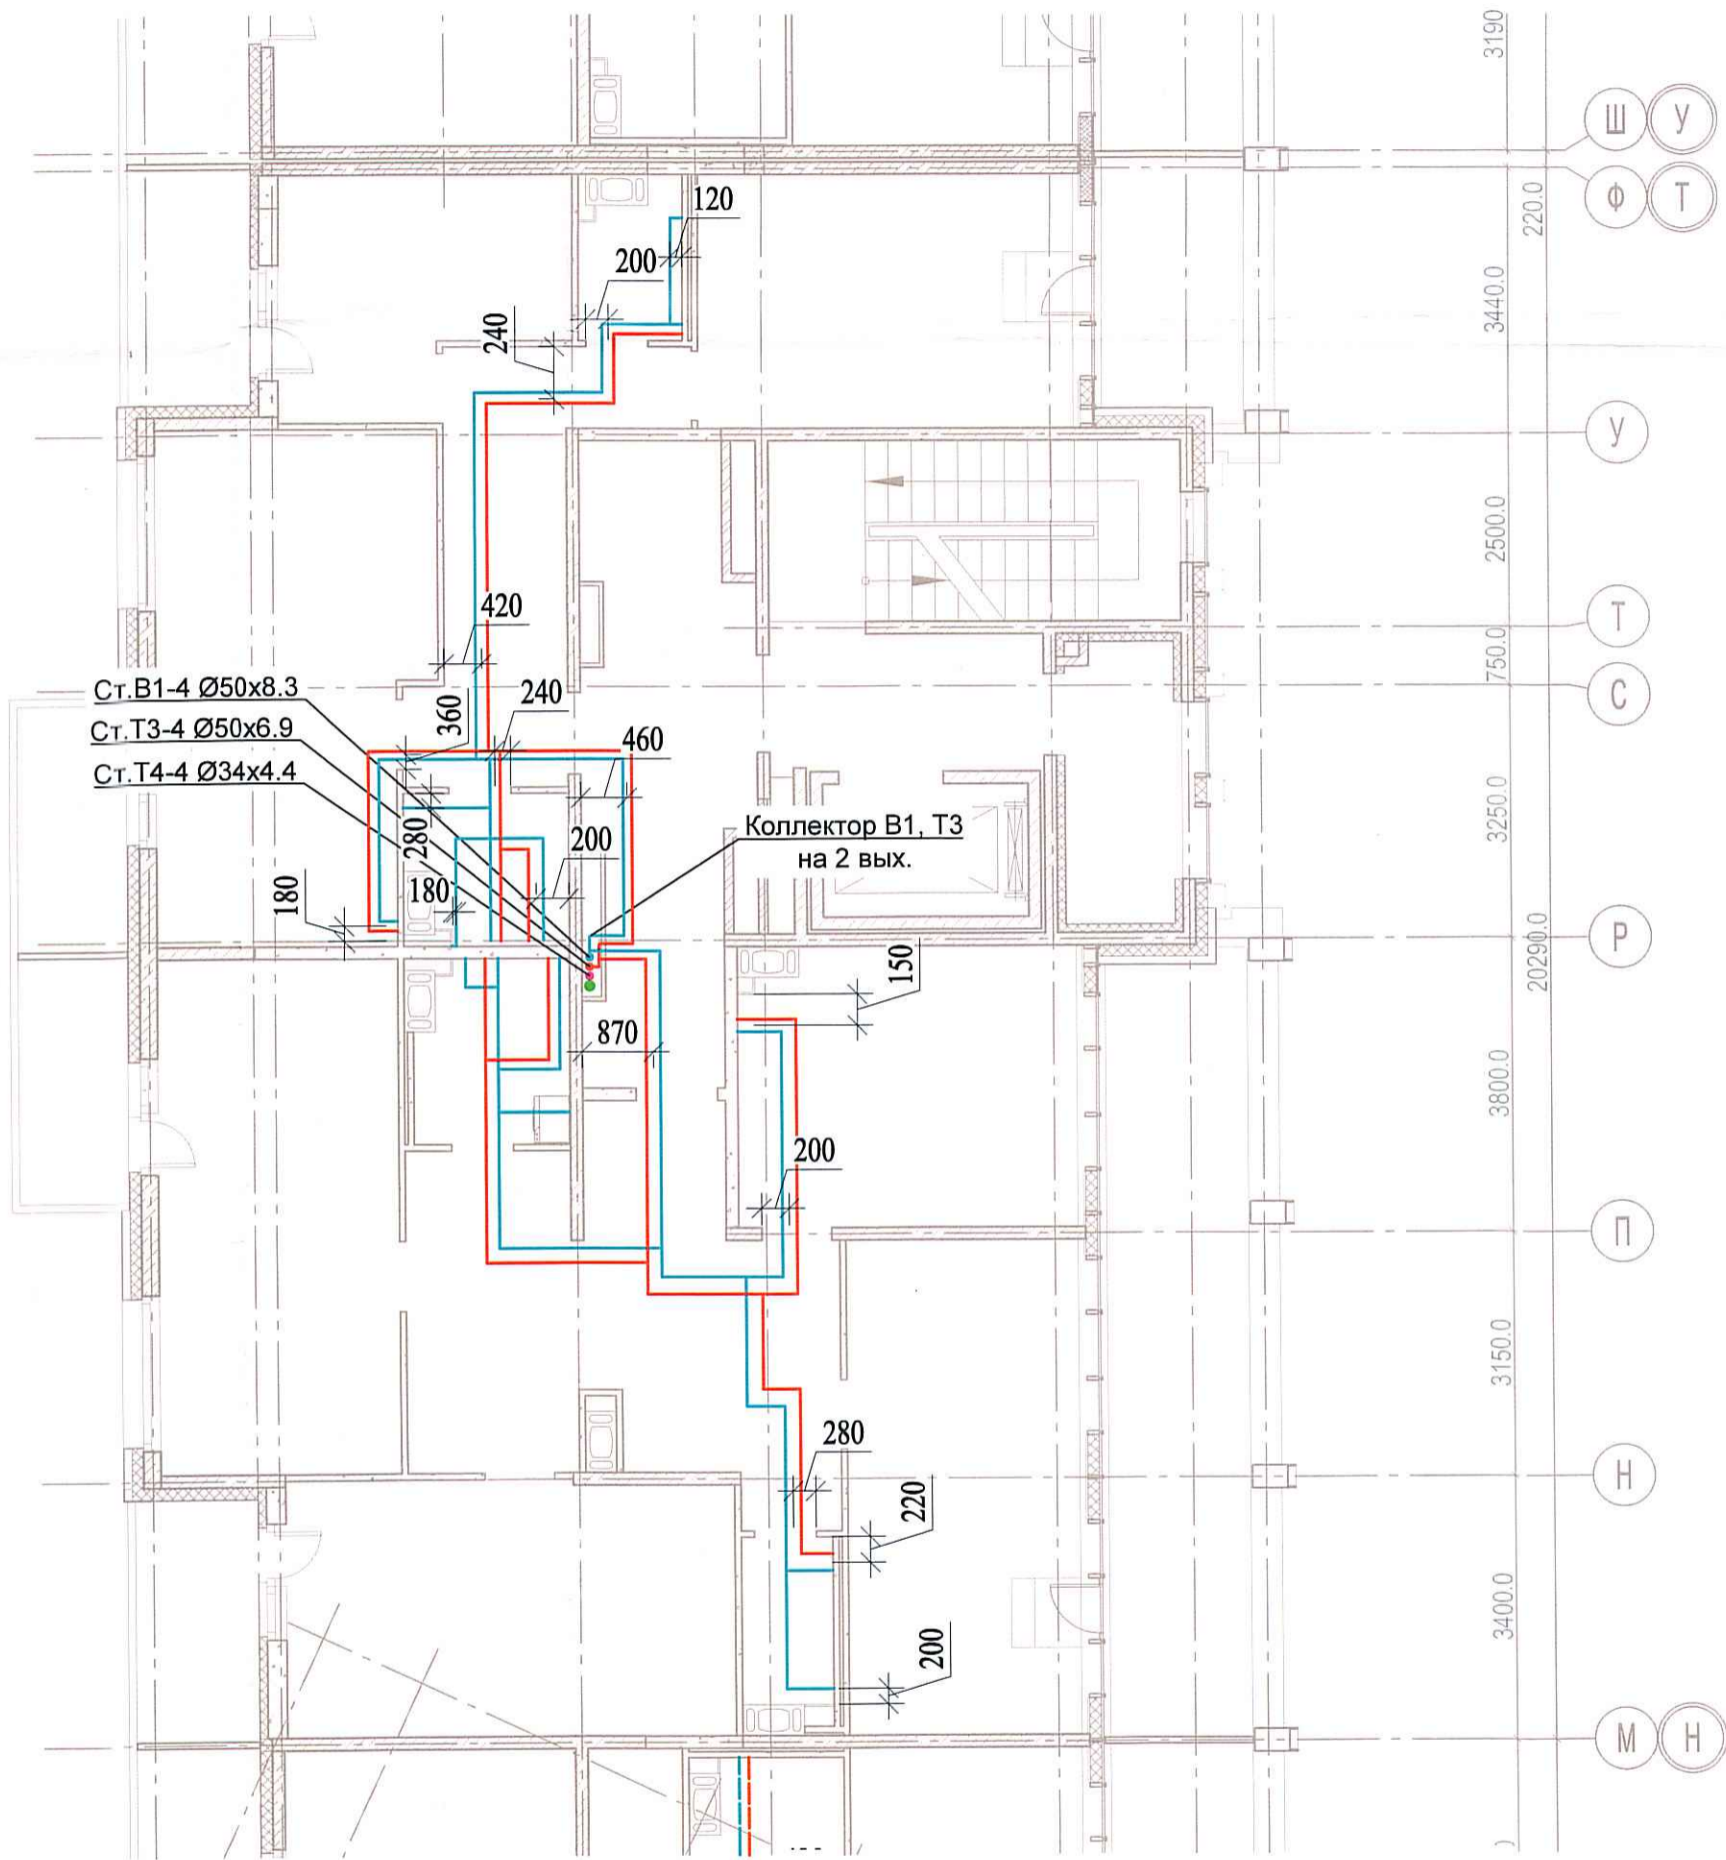

03-2017-БС66-6-ВК

Многоэтажная жилая застройка (жилой комплекс со встроенными помещениями, подземными автостоянками) по адресу: г. Санкт-Петербург, Большой Сампсониевский проспект (кад. номер участка 78:36:0005016:1309)

Изм.	Кол. уч.	Лист	№ док.	Подп.	Дата
Разраб.			Бабаев Р.И.		

Корпус 6

Стадия Лист Листов

ИД

430

Исполнительная схема №44. Водоснабжение.  
План 9 этажа.  
Секция 4.

ООО "ПСК"

Согласовано

Взам. инв. №

Подпись и дата

Инв. № подл.