
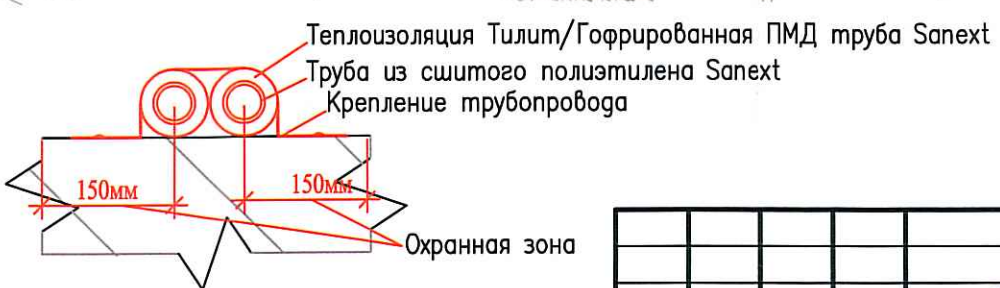


Исполнительная схема
№45. Водоснабжение.
 План 1 этажа.
 Секция 5.

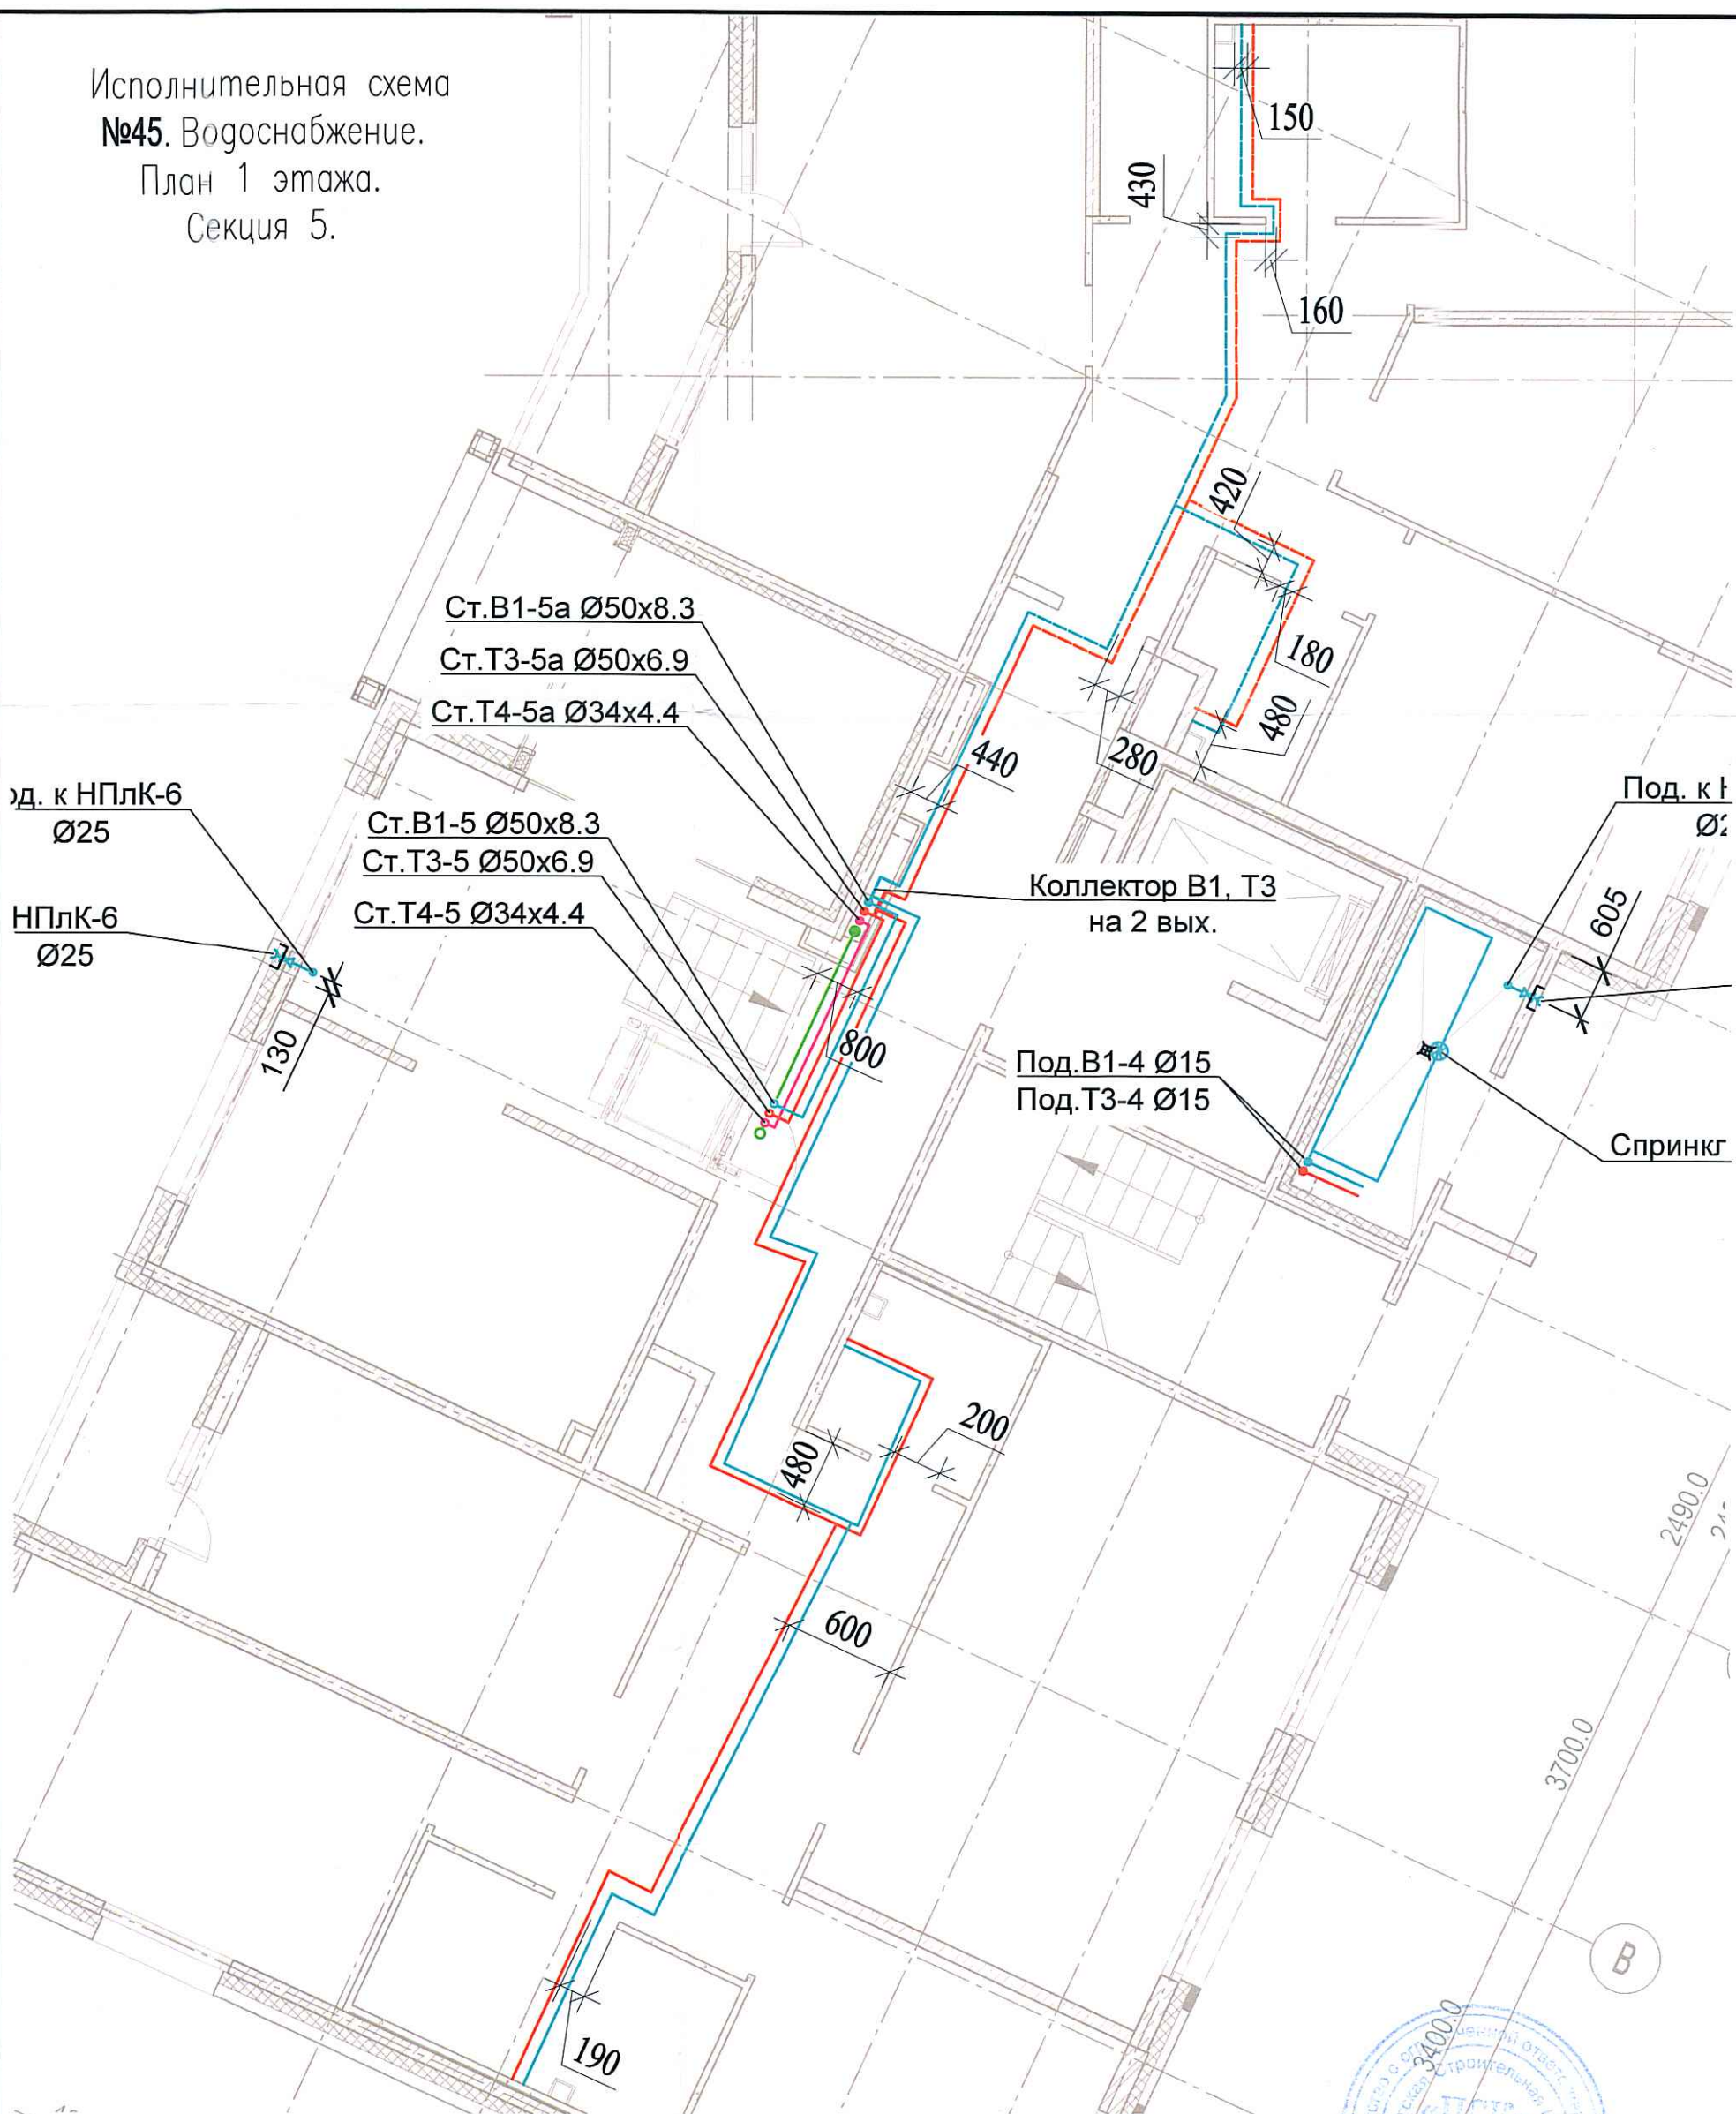

					03-2017-БС66-6-ВК				
					Многоэтажная жилая застройка (жилой комплекс со встроенными помещениями, подземными автостоянками) по адресу: г. Санкт-Петербург, Большой Сампсониевский проспект (кад. номер участка 78:36:0005016:1309)				
Изм.	Кол. уч.	Лист	№ док.	Подп.	Дата	Корпус 6	Стадия	Лист	Листов
Разраб.			Бабаев Р.И.				ИД	495	
					Исполнительная схема №45. Водоснабжение. План 1 этажа. Секция 5.			ООО "ПСК"	

Согласовано	
Взам. инв. №	
Подпись и дата	
Инв. № подл.	