


Исполнительная схема  
**№46. Водоснабжение.**  
 План 2 этажа.  
 Секция 5.

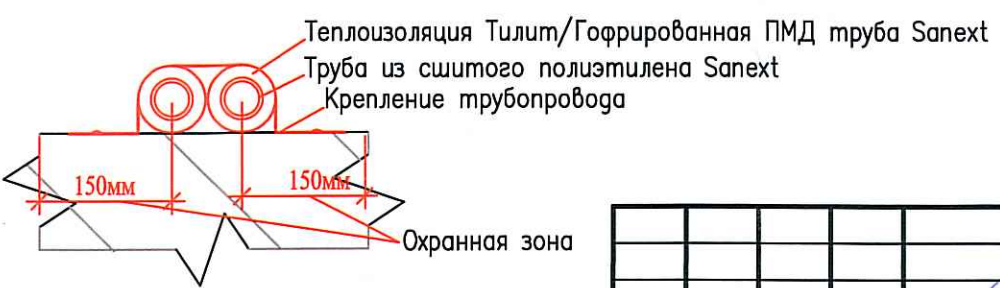

Изм.	Кол. уч.	Лист	№ док.	Подп.	Дата
Разраб.		Бабаев Р.И.			

03-2017-БС66-6-ВК		
Многоэтажная жилая застройка (жилой комплекс со встроенными помещениями, подземными автостоянками) по адресу: г. Санкт-Петербург, Большой Сампсониевский проспект (кад. номер участка 78:36:0005016:1309)		
Корпус 6	Стадия	Лист
	ИД	436
Исполнительная схема №46. Водоснабжение. План 2 этажа. Секция 5.		ООО "ПСК"

Инв. № подл.	Подпись и дата	Взам. инв. №	Согласовано