


Исполнительная схема
 №48. Водоснабжение.
 План 4 этажа.
 Секция 5.

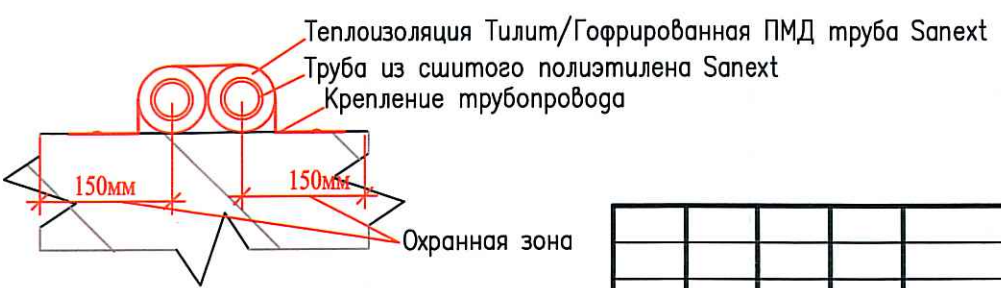

Согласовано	
Взам. инв. №	
Подпись и дата	
Инв. № подл.	



					03-2017-БС66-6-ВК			
					Многоэтажная жилая застройка (жилой комплекс со встроенными помещениями, подземными автостоянками) по адресу: г. Санкт-Петербурге, Большой Сампсониевский проспект (кад. номер участка 78:36:0005016:1309)			
Изм.	Кол. уч.	Лист	№ док.	Подп.	Дата	Стадия	Лист	Листов
						ИД	498	
Разраб.	Бабеев Р.И.				Корпус 6		000 "ПСК"	
					Исполнительная схема №48. Водоснабжение. План 4 этажа. Секция 5.			