


Исполнительная схема
 №50. Водоснабжение.
 План 6 этажа.
 Секция 5.

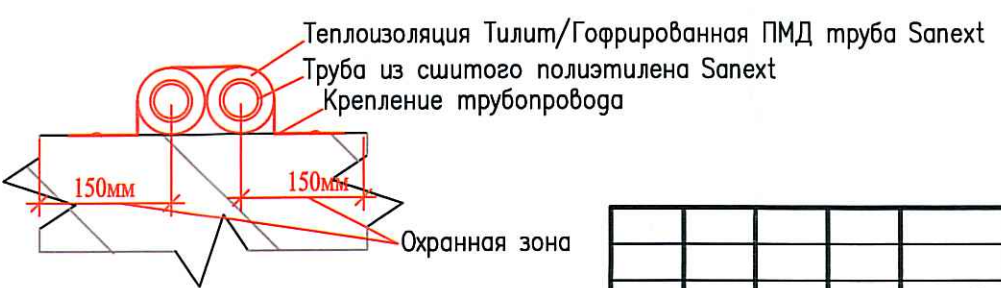

Согласовано	
Взам. инв. №	
Подпись и дата	
Инв. № подл.	



						03-2017-БС66-6-ВК			
						Многоэтажная жилая застройка (жилой комплекс со встроенными помещениями, подземными автостоянками) по адресу: г. Санкт-Петербурга, Большой Сампсониевский проспект (кад. номер участка 78:36:0005016:1309)			
Изм.	Кол. уч.	Лист	№ док.	Подп.	Дата	Корпус 6	Стадия	Лист	Листов
Разраб.	Бабаяев Р.И.						ИД	4/60	
						Исполнительная схема №50. Водоснабжение. План 6 этажа. Секция 5.		000 "ПСК"	