


Исполнительная схема
 №53. Водоснабжение.
 План 9 этажа.
 Секция 5.

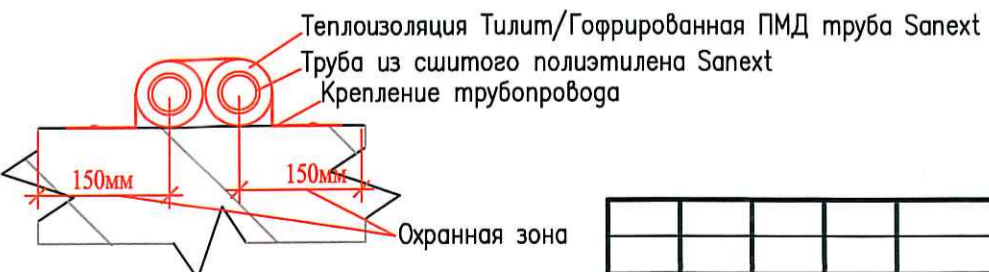

Создано	
Взам. инв. №	
Подпись и дата	
Инв. № подл.	



						03-2017-БС66-6-ВК			
						Многоэтажная жилая застройка (жилой комплекс со встроенными помещениями, подземными автостоянками) по адресу: г. Санкт-Петербург, Большой Сампсониевский проспект (кад. номер участка 78:36:0005016:1309)			
Изм.	Кол. уч.	Лист	№ док.	Подп.	Дата	Корпус 6	Стадия	Лист	Листов
Разраб.				Бабаев Р.И.			ИД	145	
						Исполнительная схема №53. Водоснабжение. План 9 этажа. Секция 5.		ООО "ПСК"	