
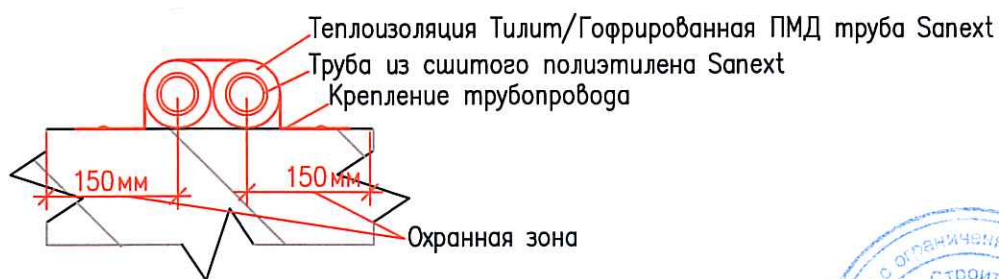


Исполнительная схема
 №10. Отопление.
 План 2 этажа.
 Секция 1.

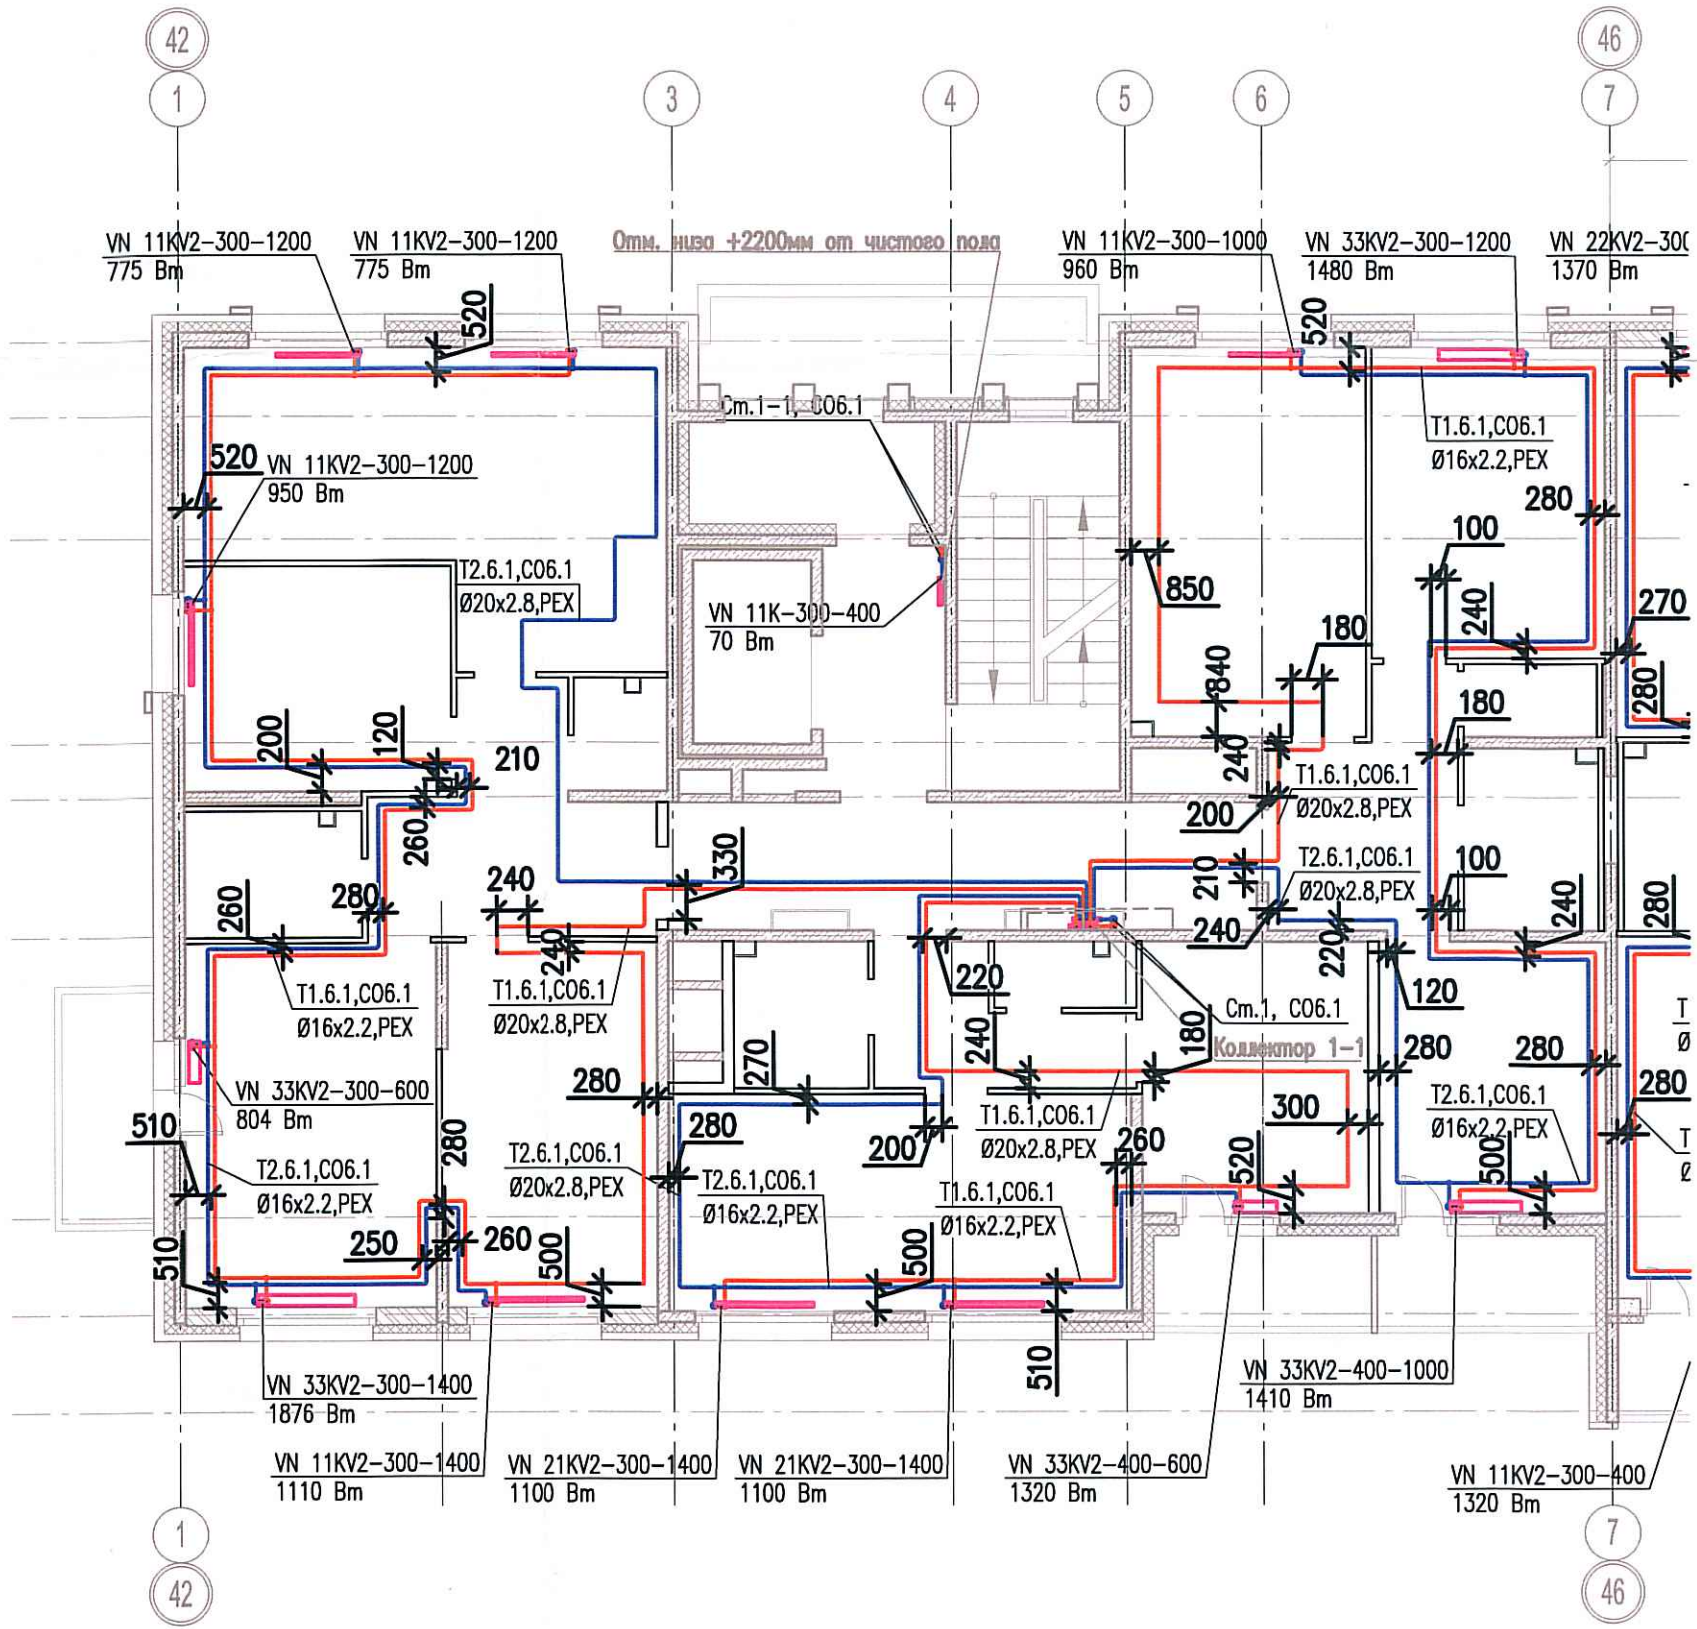

03-2017-БС66-6-0В

Многоэтажная жилая застройка (жилой комплекс со встроенными помещениями, подземными автостоянками) по адресу: г. Санкт-Петербург, Большой Сампсониевский проспект (кад. номер участка 78:36:0005016:1309)

Изм.	Кол.уч.	Лист	Недок.	Подп.	Дата
Разраб.		Бабаев Р.И.			

Корпус 6	Стадия	Лист	Листов
	ИД	295	

Исполнительная схема №10. Отопление.
 План 2 этажа.
 Секция 1.

000 "ПСК"

Согласовано	
Инв. № подл.	
Подпись и дата	
Взам. инв. №	