
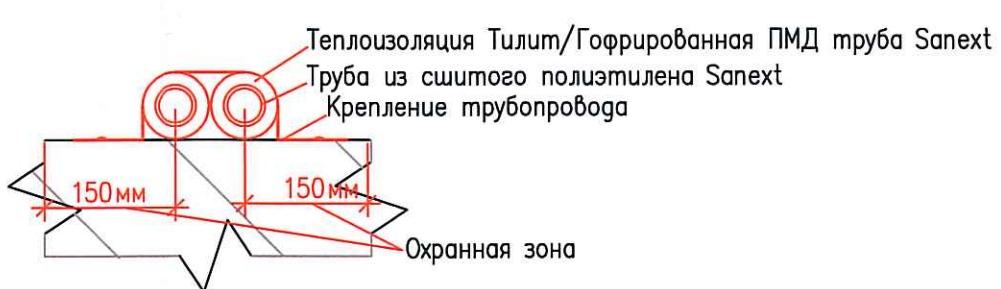


Исполнительная схема
 №12. Отопление.
 План 4 этажа.
 Секция 1.

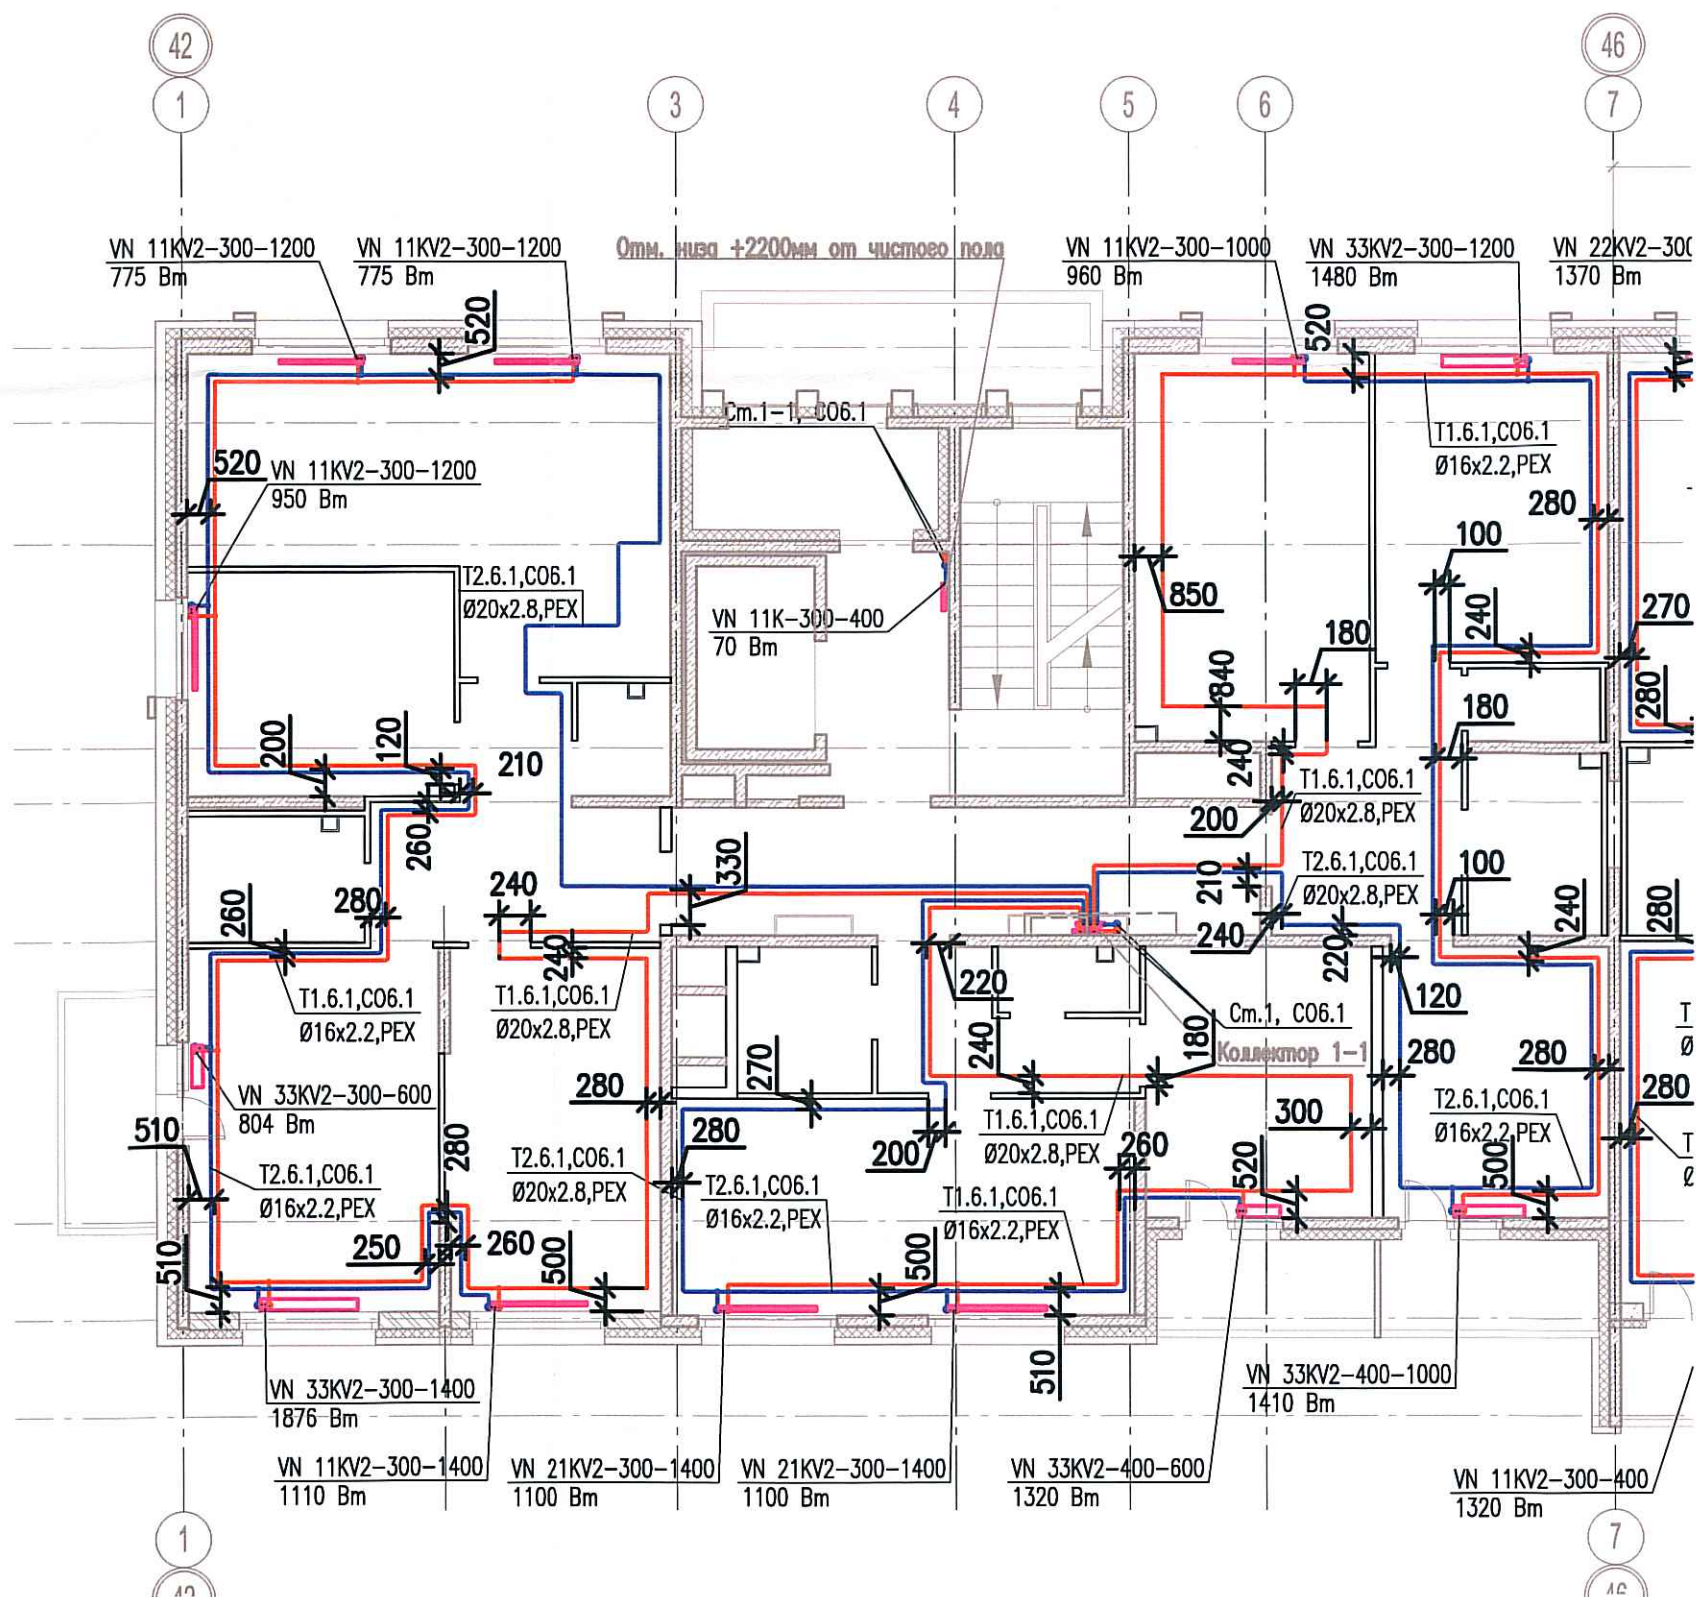

Согласовано	
Изм. № подл.	
Подпись и дата	
Взам. инв. №	

						03-2017-БС66-6-0В			
Многоэтажная жилая застройка (жилой комплекс со встроенными помещениями, подземными автостоянками) по адресу: г. Санкт-Петербург, Большой Сампсониевский проспект (кад. номер участка 78:36:0005016:1309)									
Изм.	Кол.уч.	Лист	Недок.	Допл.	Дата	Корпус 6 Исполнительная схема №12. Отопление. План 4 этажа. Секция 1.	Стадия	Лист	Листов
Разраб.		Бабаяев Р.И.					ИД	299	
							ООО "ПСК"		