


Исполнительная схема  
**№15. Отопление.**  
 План 7 этажа.  
 Секция 1.

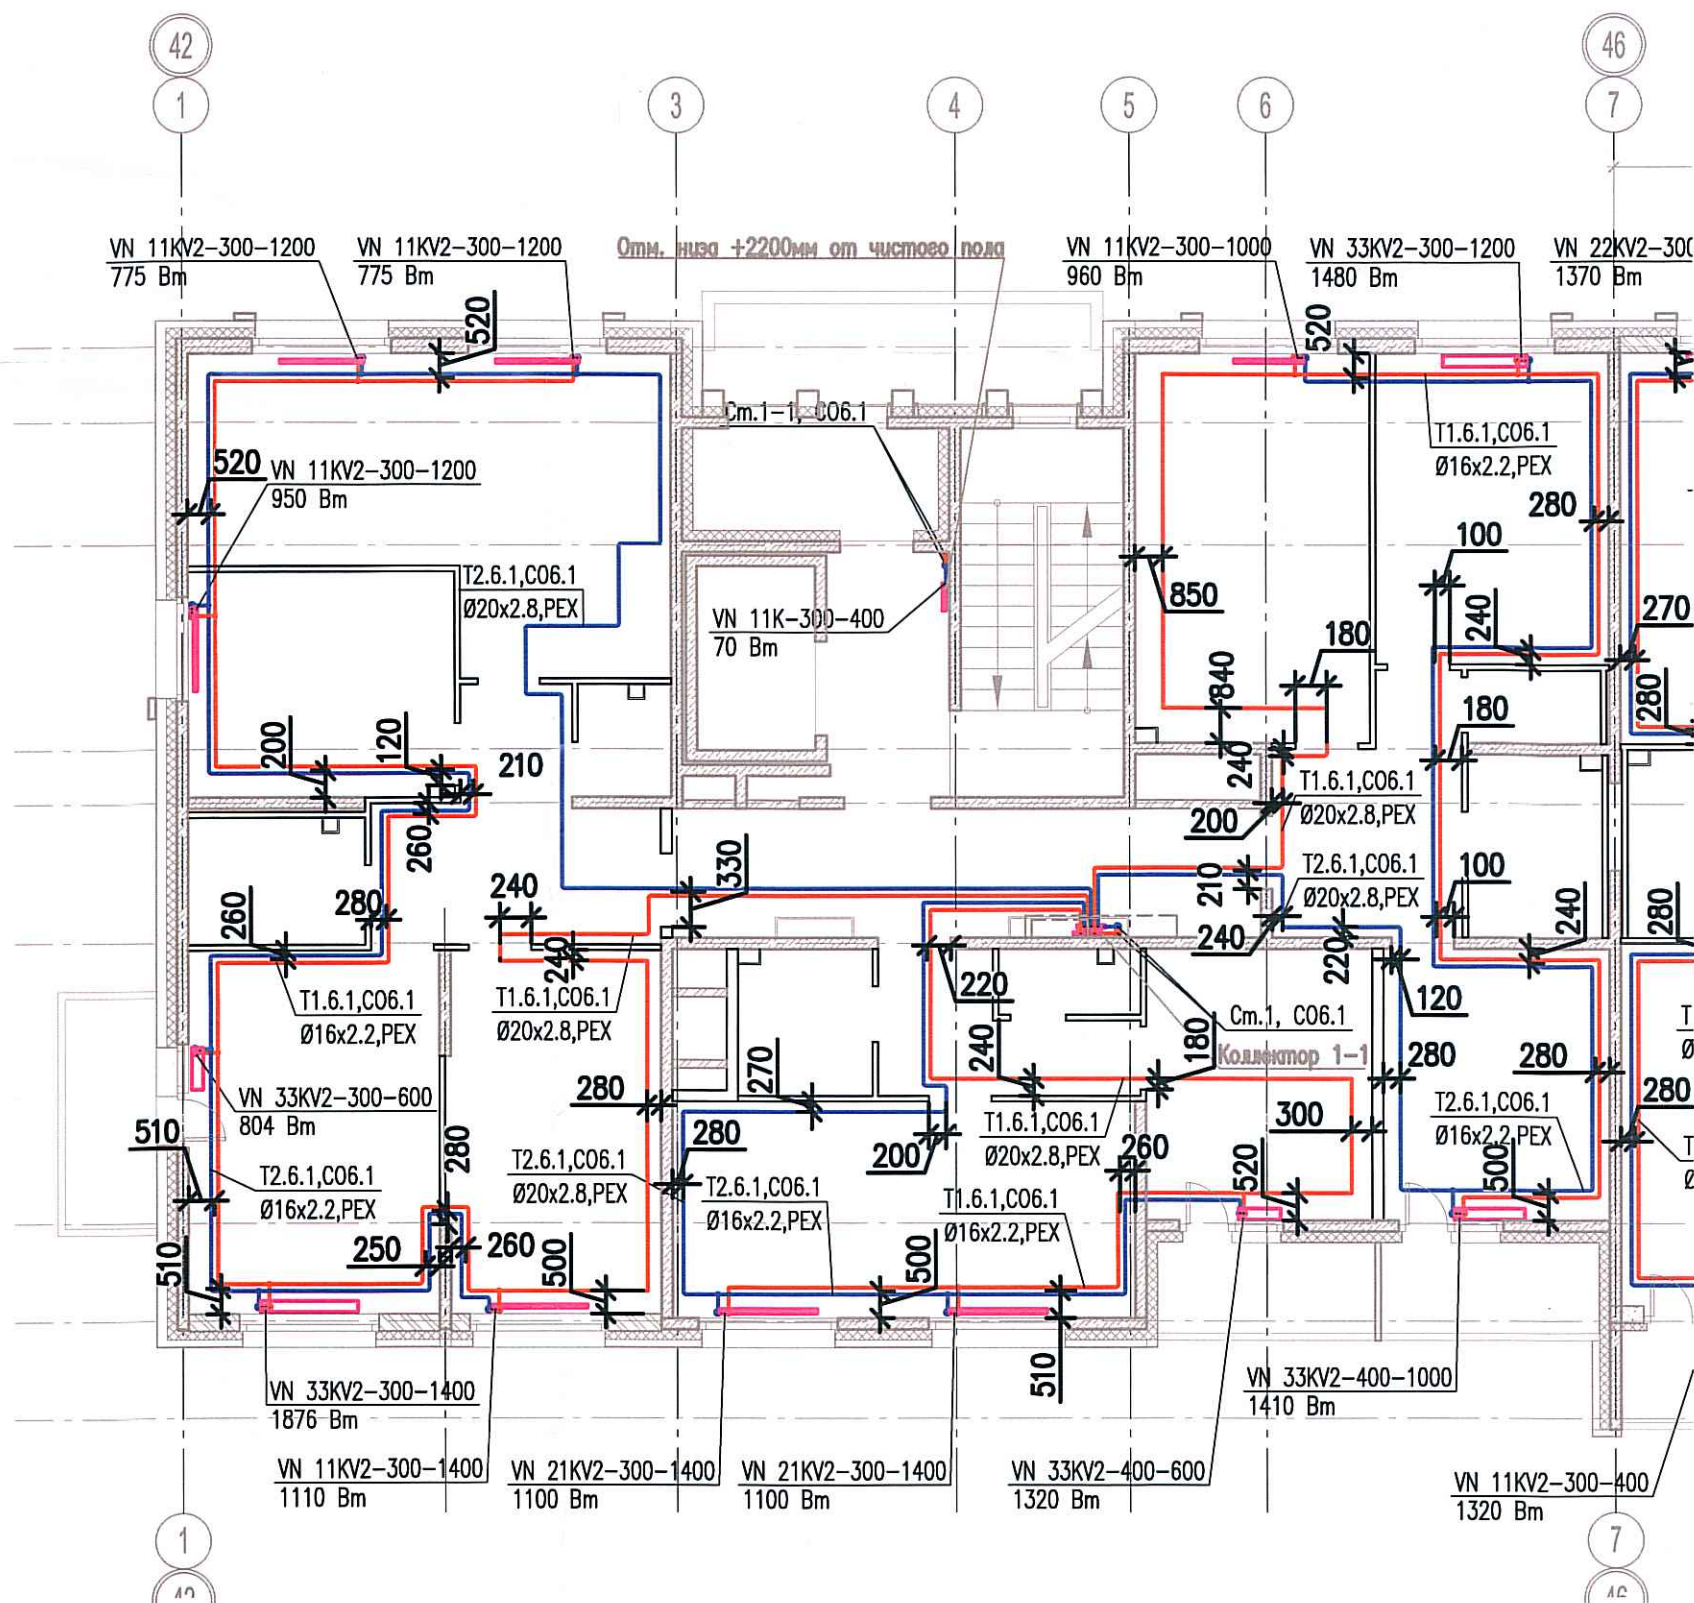

Изм.					03-2017-БС66-6-0В		
Многоэтажная жилая застройка (жилой комплекс со встроенными помещениями, подземными автостоянками) по адресу: г. Санкт-Петербург, Большой Сампсониевский проспект (кад. номер участка 78:36:0005016:1309)					Стадия	Лист	Листов
Разраб.	Бабаев Р.И.				ИД	300	
Исполнительная схема №15. Отопление. План 7 этажа. Секция 1.					ООО "ПСК"		