


Исполнительная схема
 №23. Отопление.
 План 6 этажа.
 Секция 2.

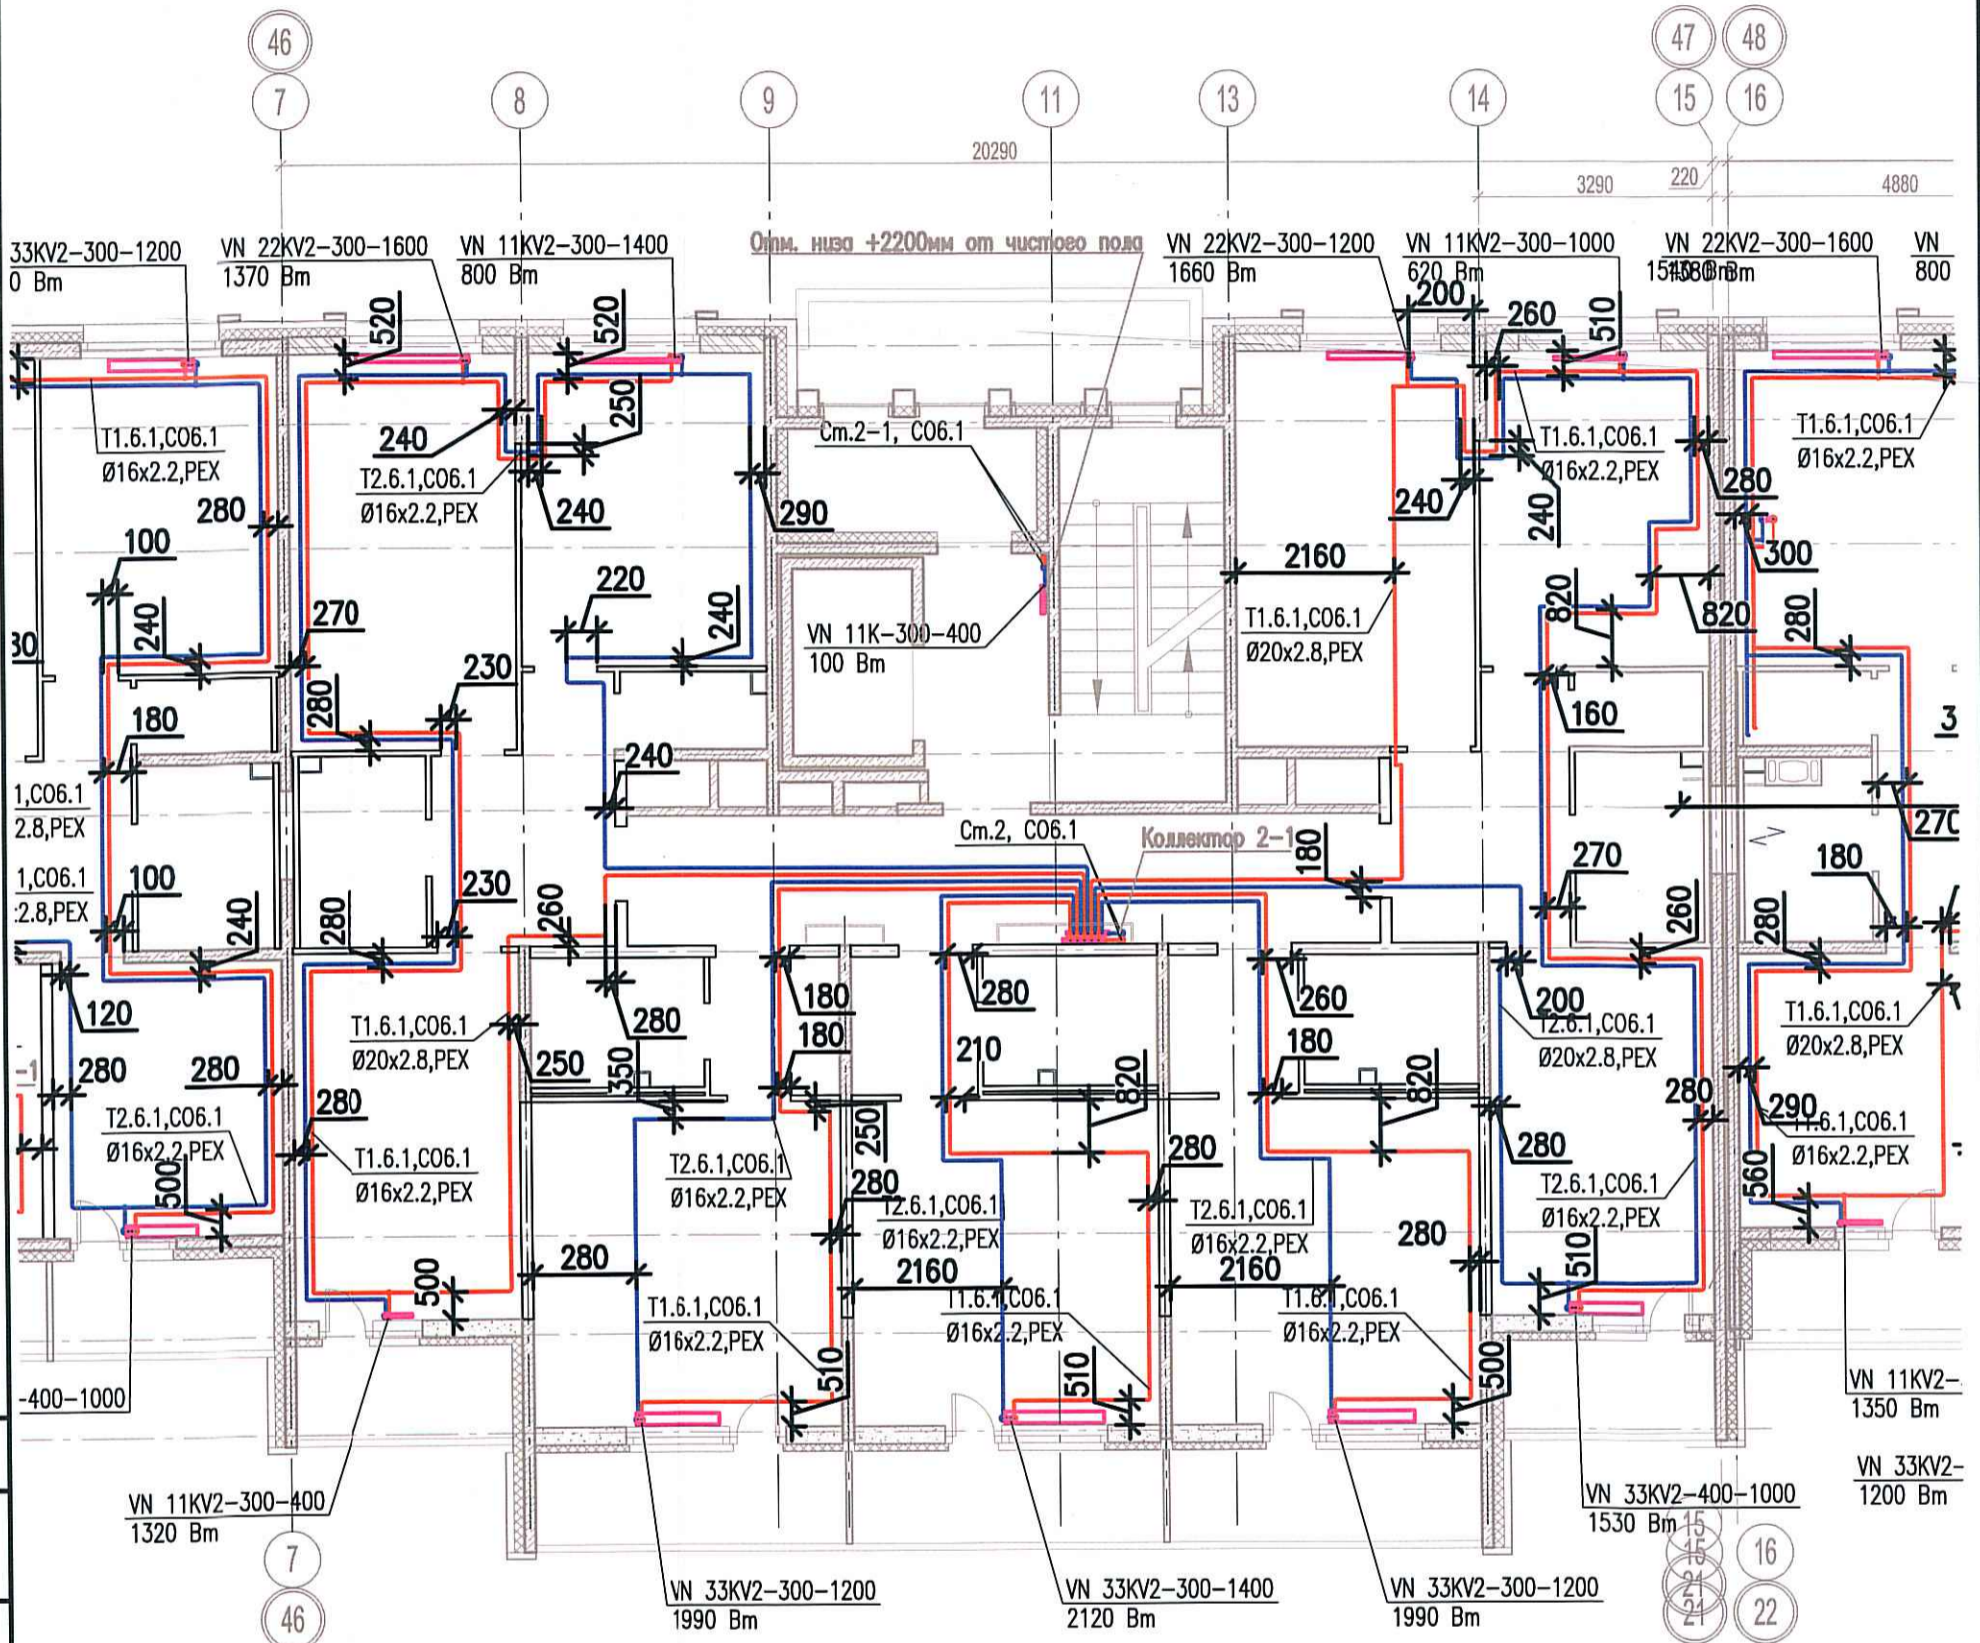

Согласовано

Взам. инв. №

Подпись и дата

Инв. № подл.

Изм.	Кол.уч.	Лист	Издок.	Подп.	Дата
Разраб.		Бабаев Р.И.			

03-2017-БС66-6-0В

Многоэтажная жилая застройка (жилой комплекс со встроенными помещениями, подземными автостоянками) по адресу: г. Санкт-Петербурга, Большой Сампсониевский проспект (кад. номер участка 78:36:0005016:1309)

Корпус 6

Стадия Лист Листов

ИД

308

Исполнительная схема №23. Отопление.
 План 6 этажа.
 Секция 2.

000 "ПСК"

Формат А3