
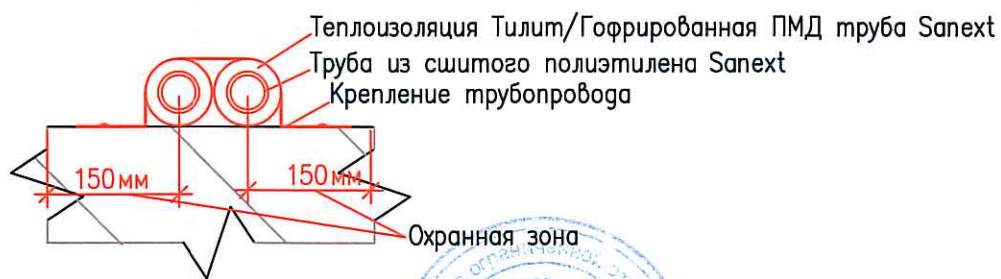


Исполнительная схема
 №25. Отопление.
 План 8 этажа.
 Секция 2.

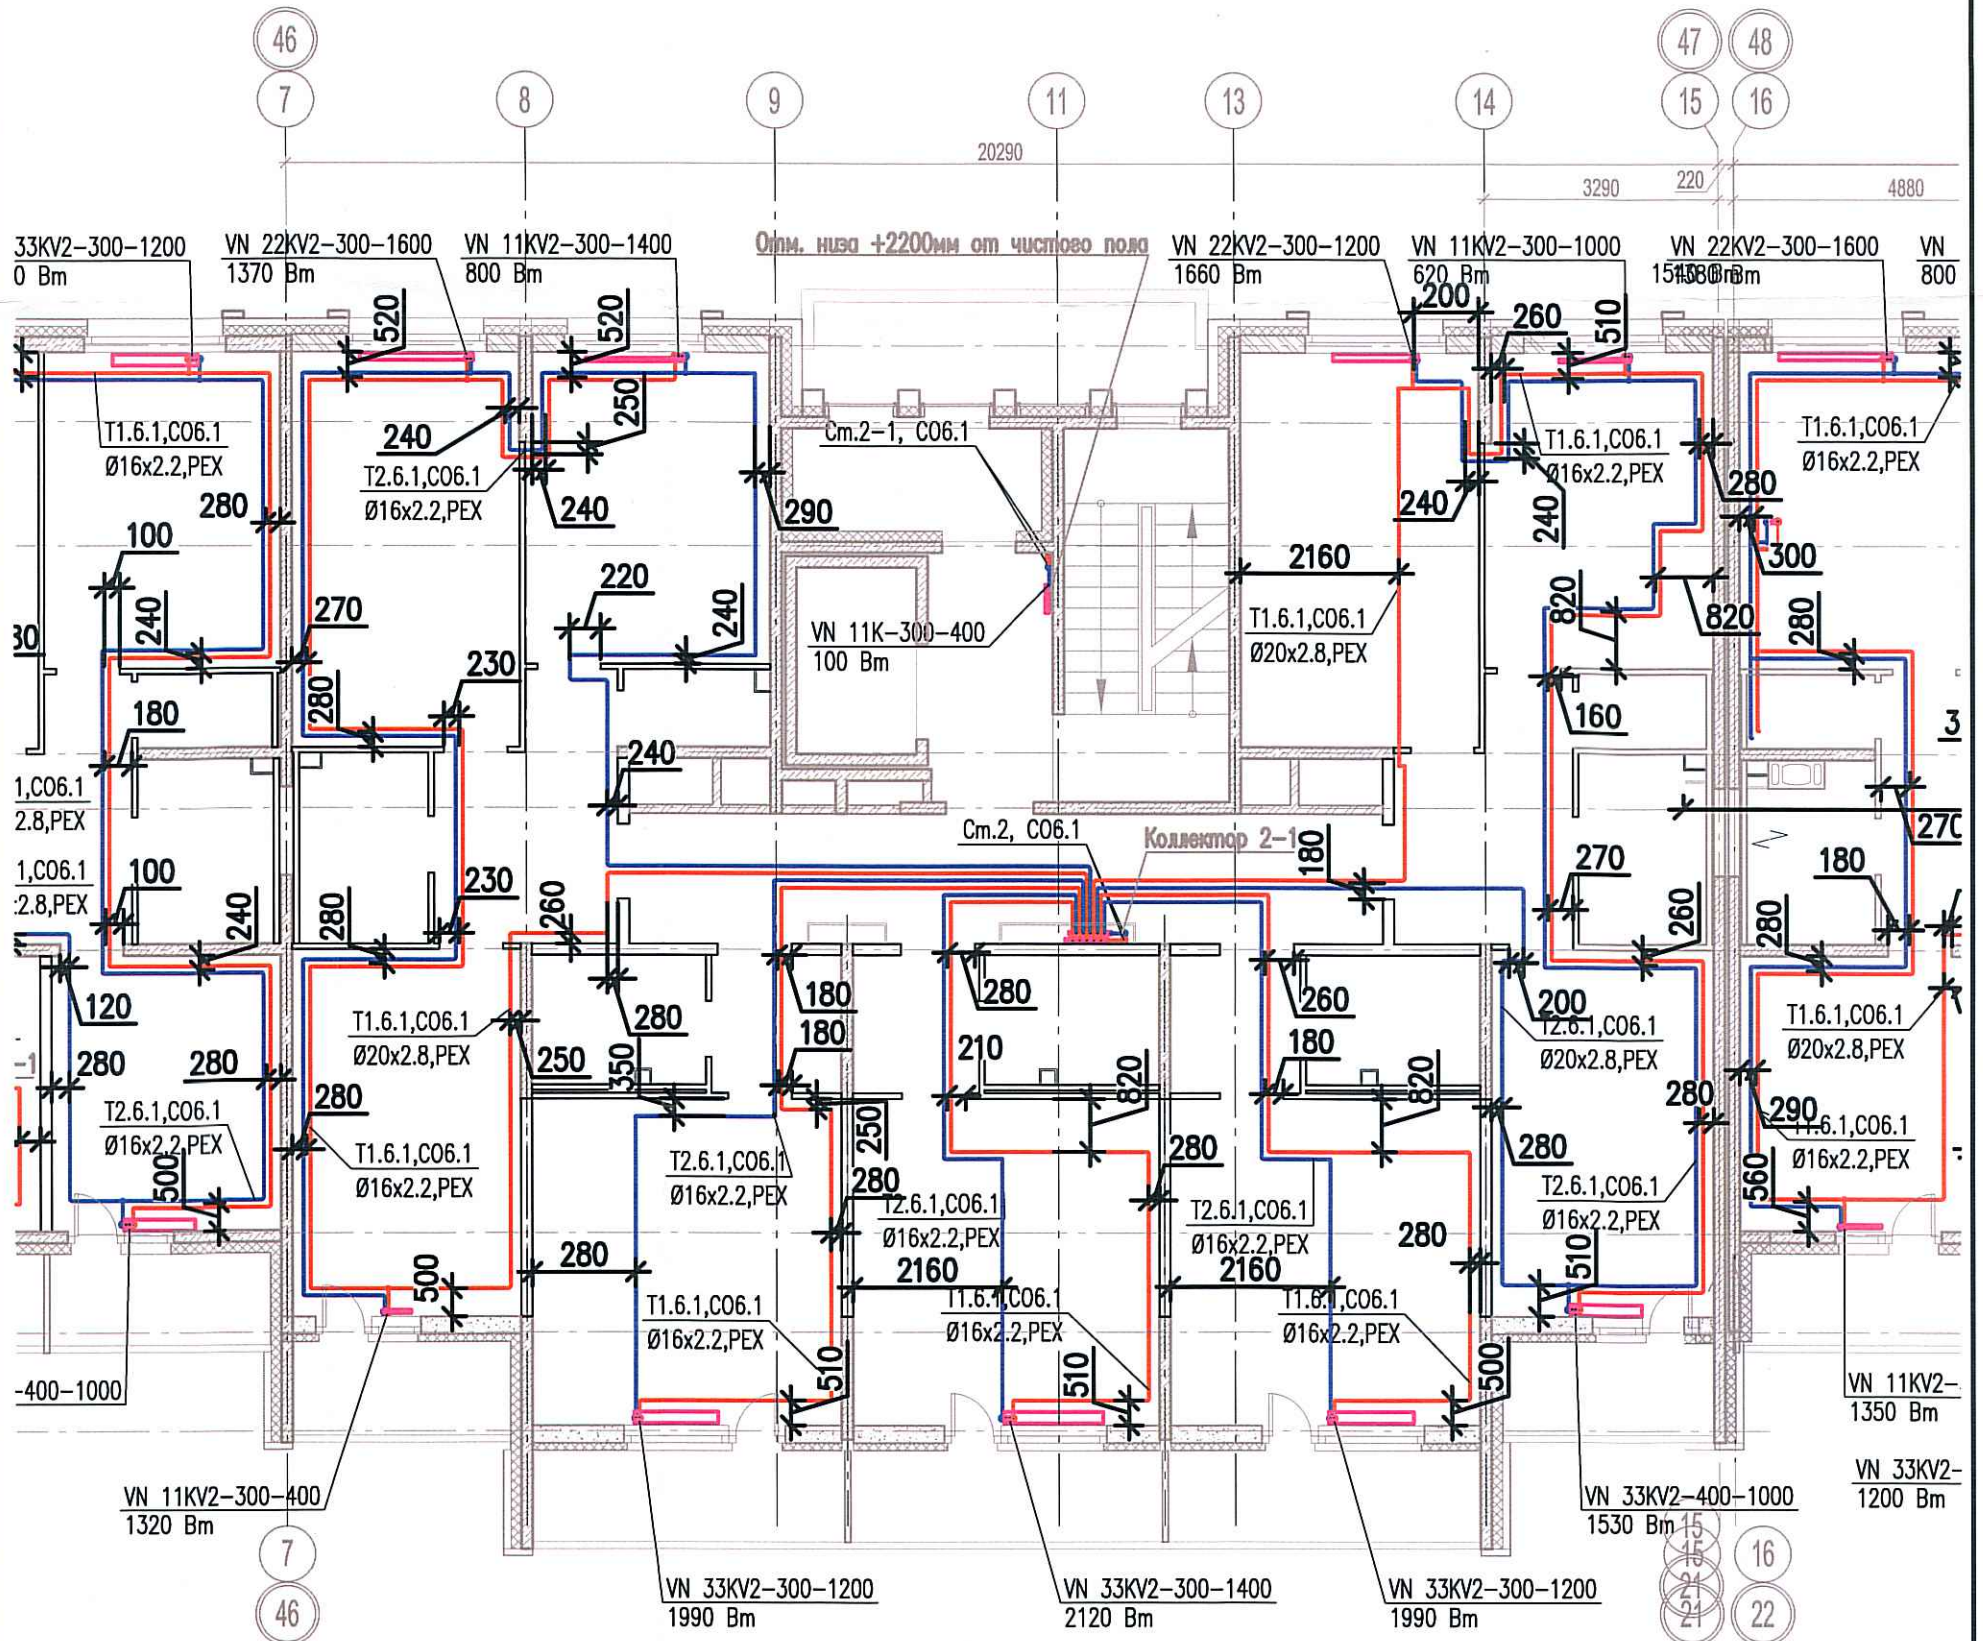

Согласовано	
Взам. инв. №	
Подпись и дата	
Инв. № подл.	

					03-2017-БС66-6-0В					
					Многоэтажная жилая застройка (жилой комплекс со встроенными помещениями, подземными автостоянками) по адресу: г. Санкт-Петербург, Большой Сампсониевский проспект (кад. номер участка 78:36:0005016:1309)					
Изм.	Колуч.	Лист	Недок.	Подп.	Дата	Корпус 6	Стадия	Лист	Листов	
Разраб.	Бабаев Р.И.						ИД	3/0		
					Исполнительная схема №25. Отопление. План 8 этажа. Секция 2.			000 "ПСК"		