


Исполнительная схема
 №26. Отопление.
 План 9 этажа.
 Секция 2.

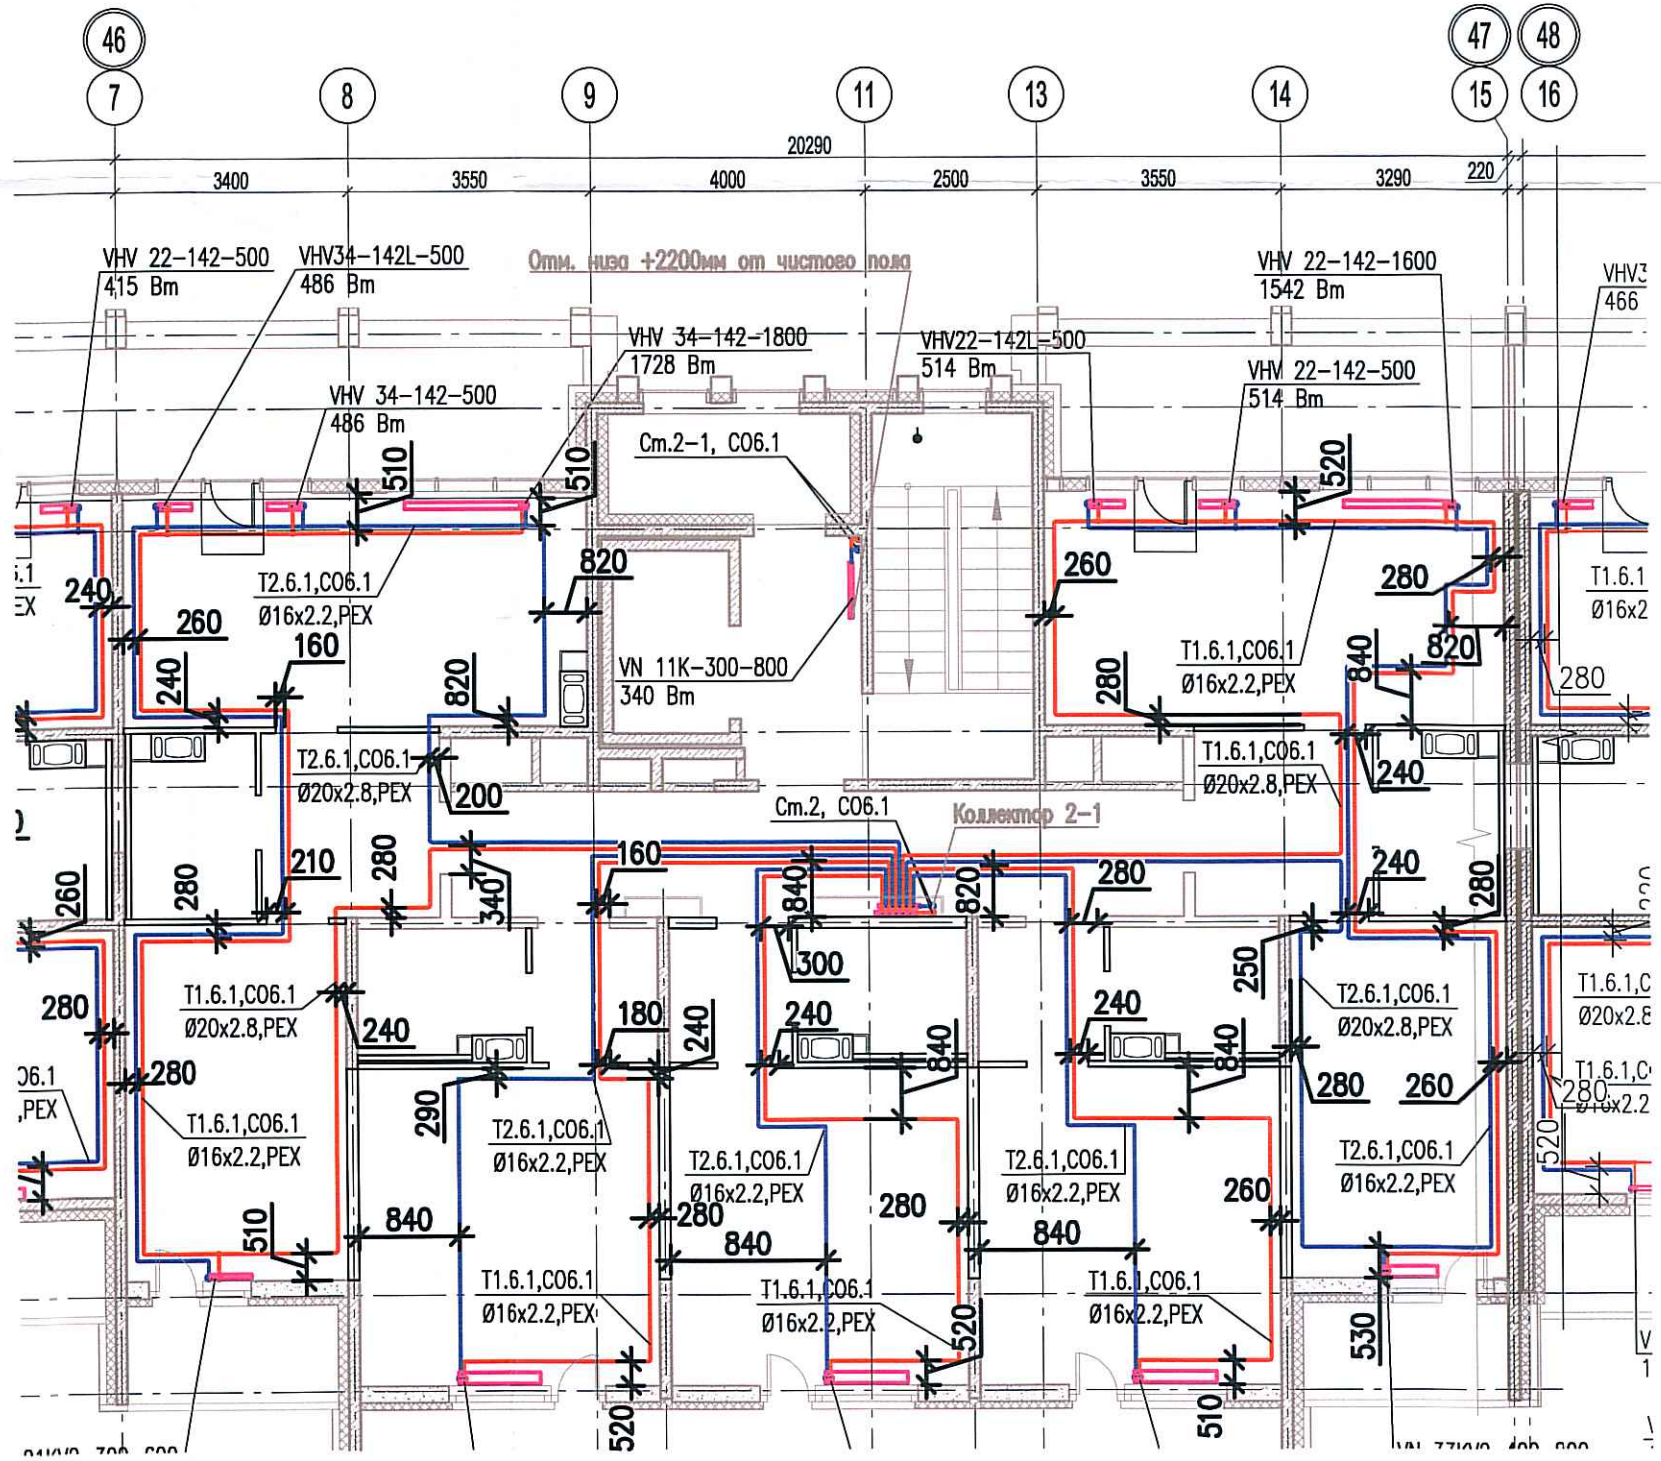

Согласовано	
Инв. № подл.	
Подпись и дата	
Взам. инв. №	

Изм.	Кол.ч.	Лист	Издок.	Подп.	Дата
Разраб.		Бабаев Р.И.			

03-2017-БС66-6-0В		
Многоэтажная жилая застройка (жилой комплекс со встроенными помещениями, подземными автостоянками) по адресу: г. Санкт-Петербурга, Большой Сампсониевский проспект (кад. номер участка 78:36:0005016:1309)		
Корпус 6	Стадия	Лист
	ИД	3/1
Исполнительная схема №26. Отопление. План 9 этажа. Секция 2.		000 "ПСК"