
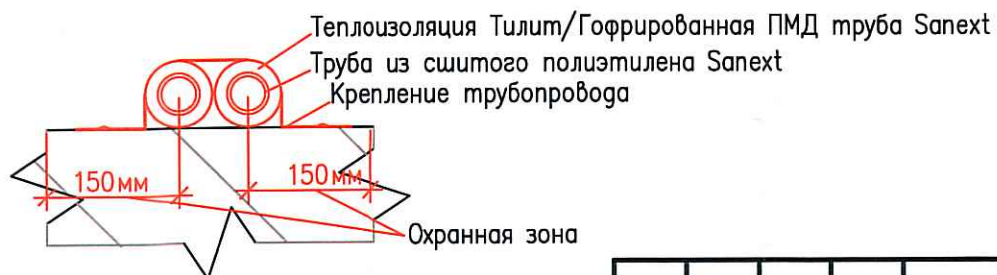


Исполнительная схема
 №28. Отопление.
 План 2 этажа.
 Секция 3.

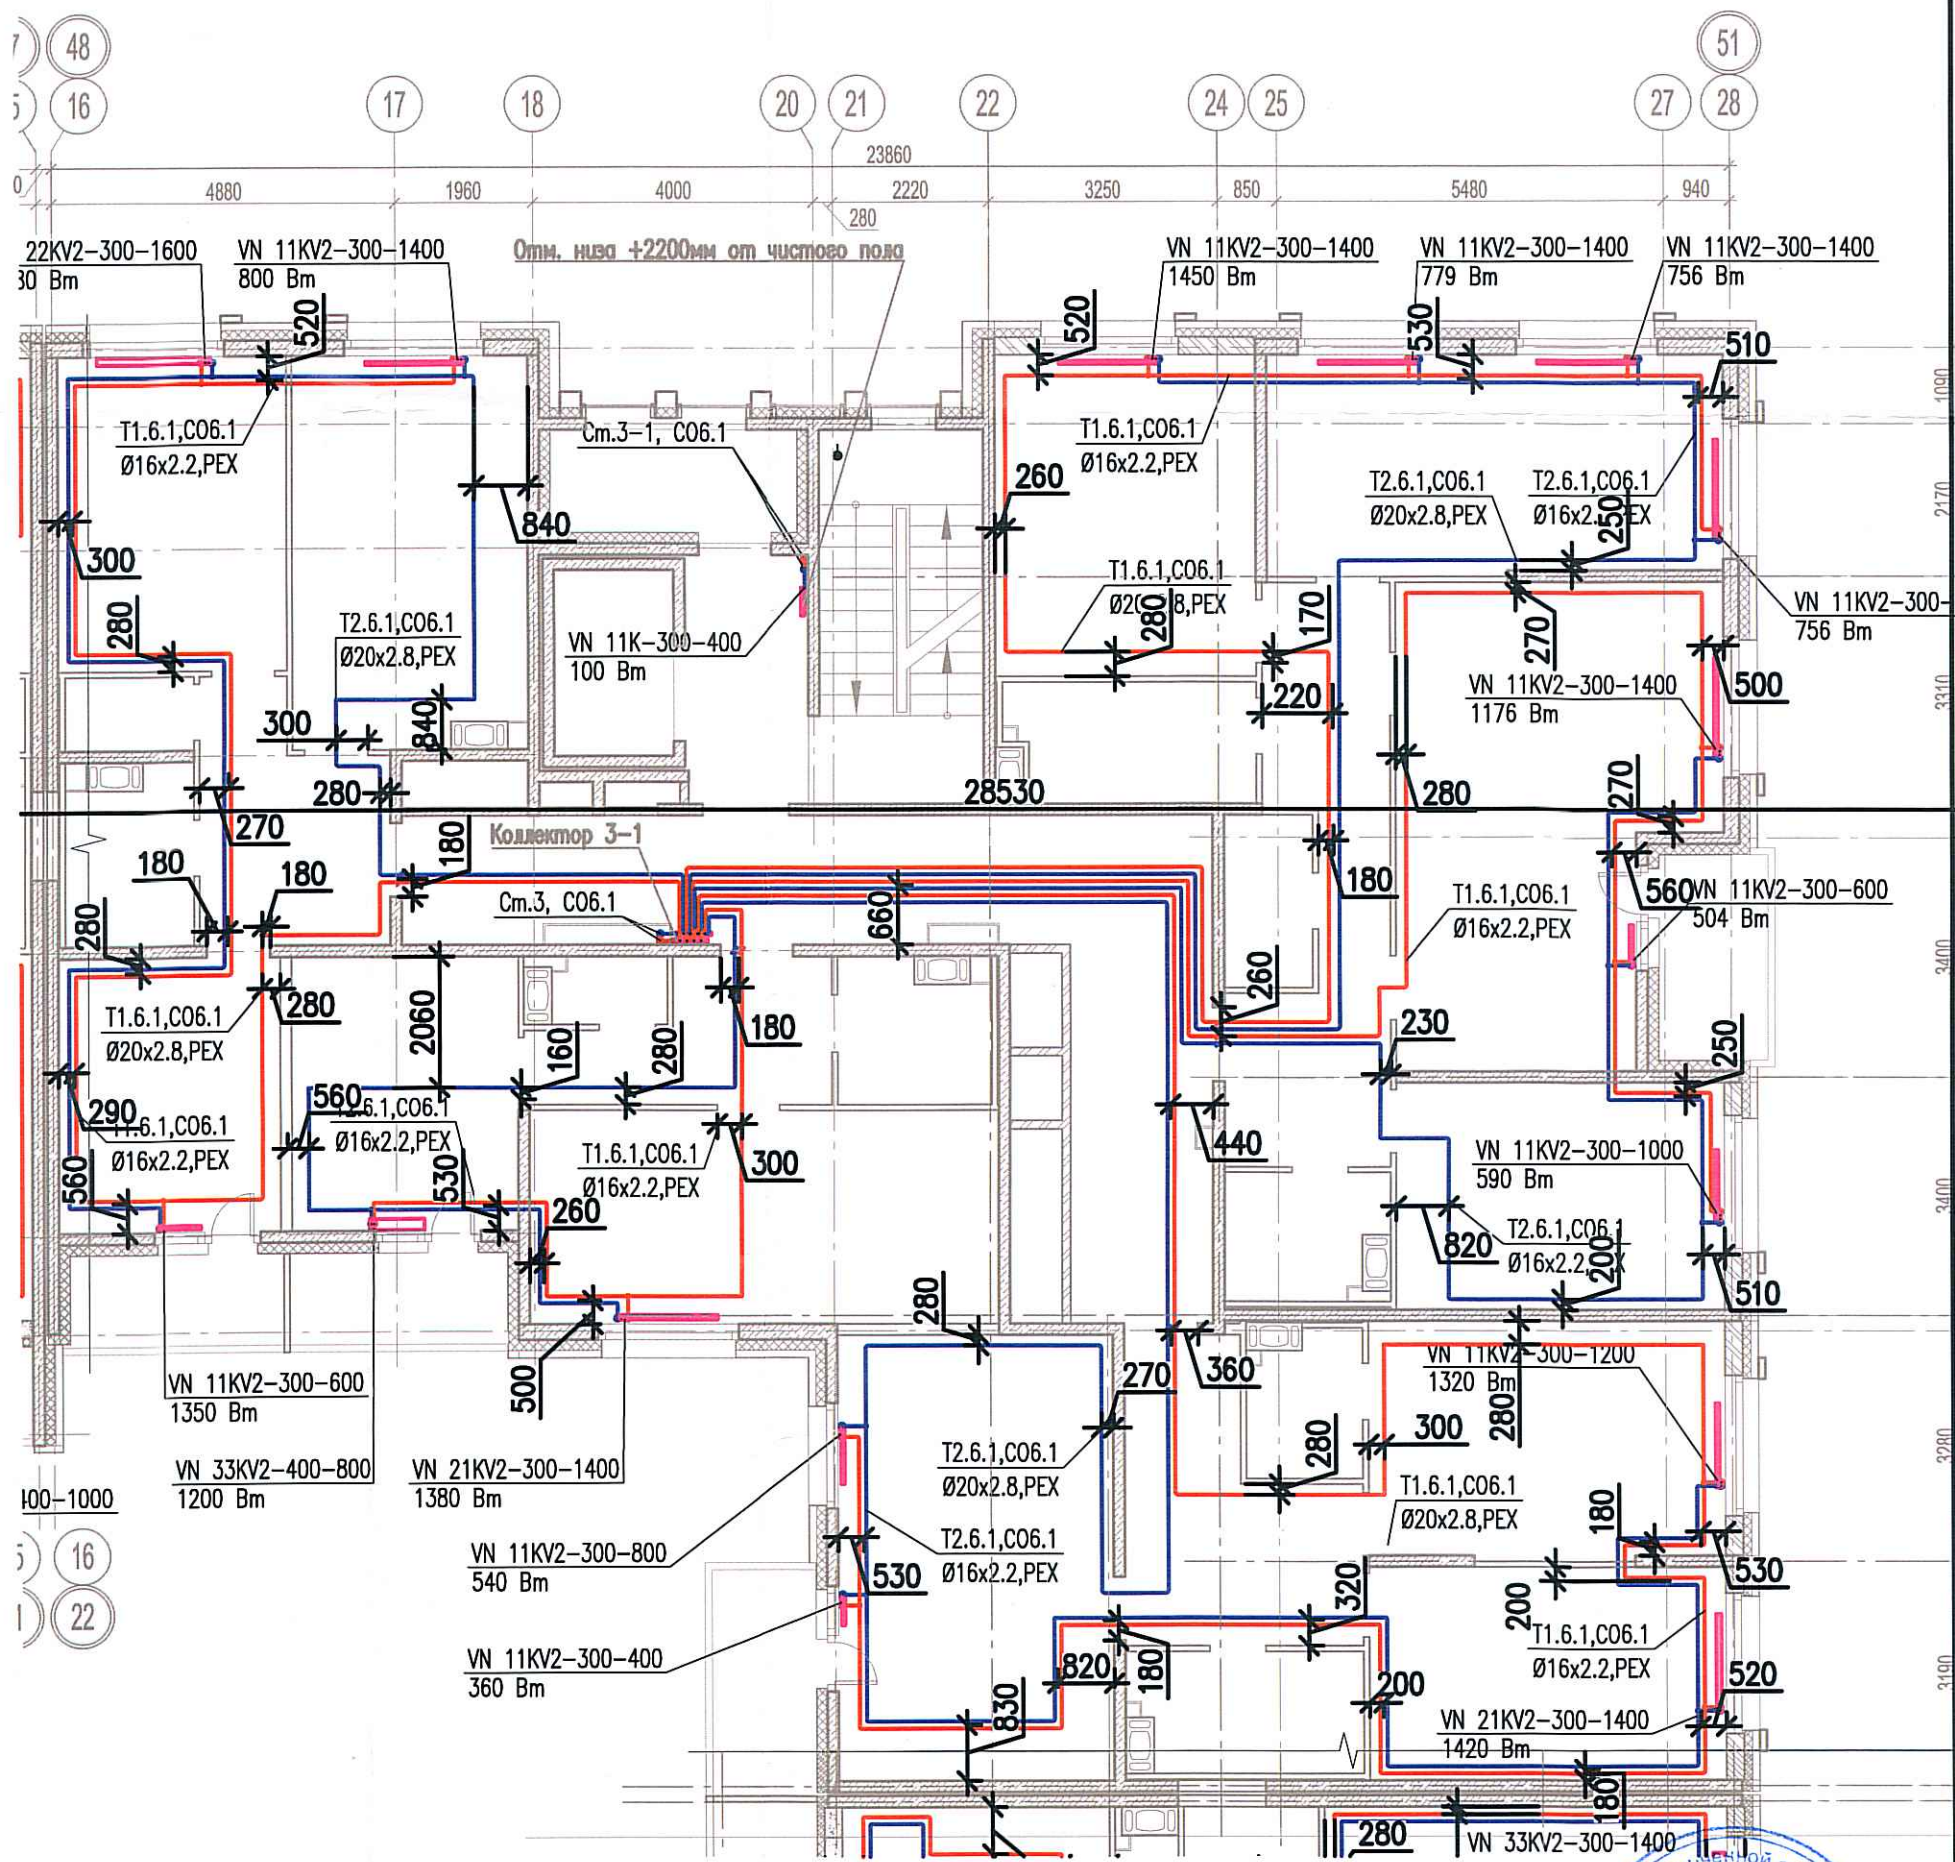

						03-2017-БС66-6-0В			
						Многоэтажная жилая застройка (жилой комплекс со встроенными помещениями, подземными автостоянками) по адресу: г. Санкт-Петербург, Большой Сампсониевский проспект (кад. номер участка 78:36:0005016:1309)			
Изм.	Кол.уч.	Лист	Недок.	Подп.	Дата	Корпус 6	Стадия	Лист	Листов
Разраб.	Бабаев Р.И.						ИД	3/3	
						Исполнительная схема №28. Отопление. План 2 этажа. Секция 3.		ООО "ПСК"	