
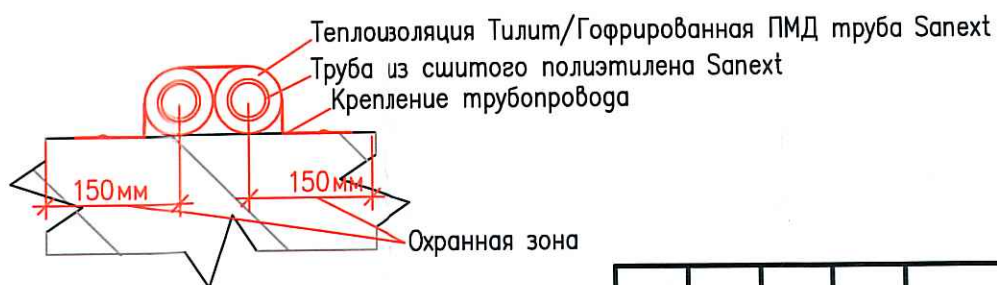


Исполнительная схема  
 №35. Отопление.  
 План 9 этажа.  
 Секция 3.

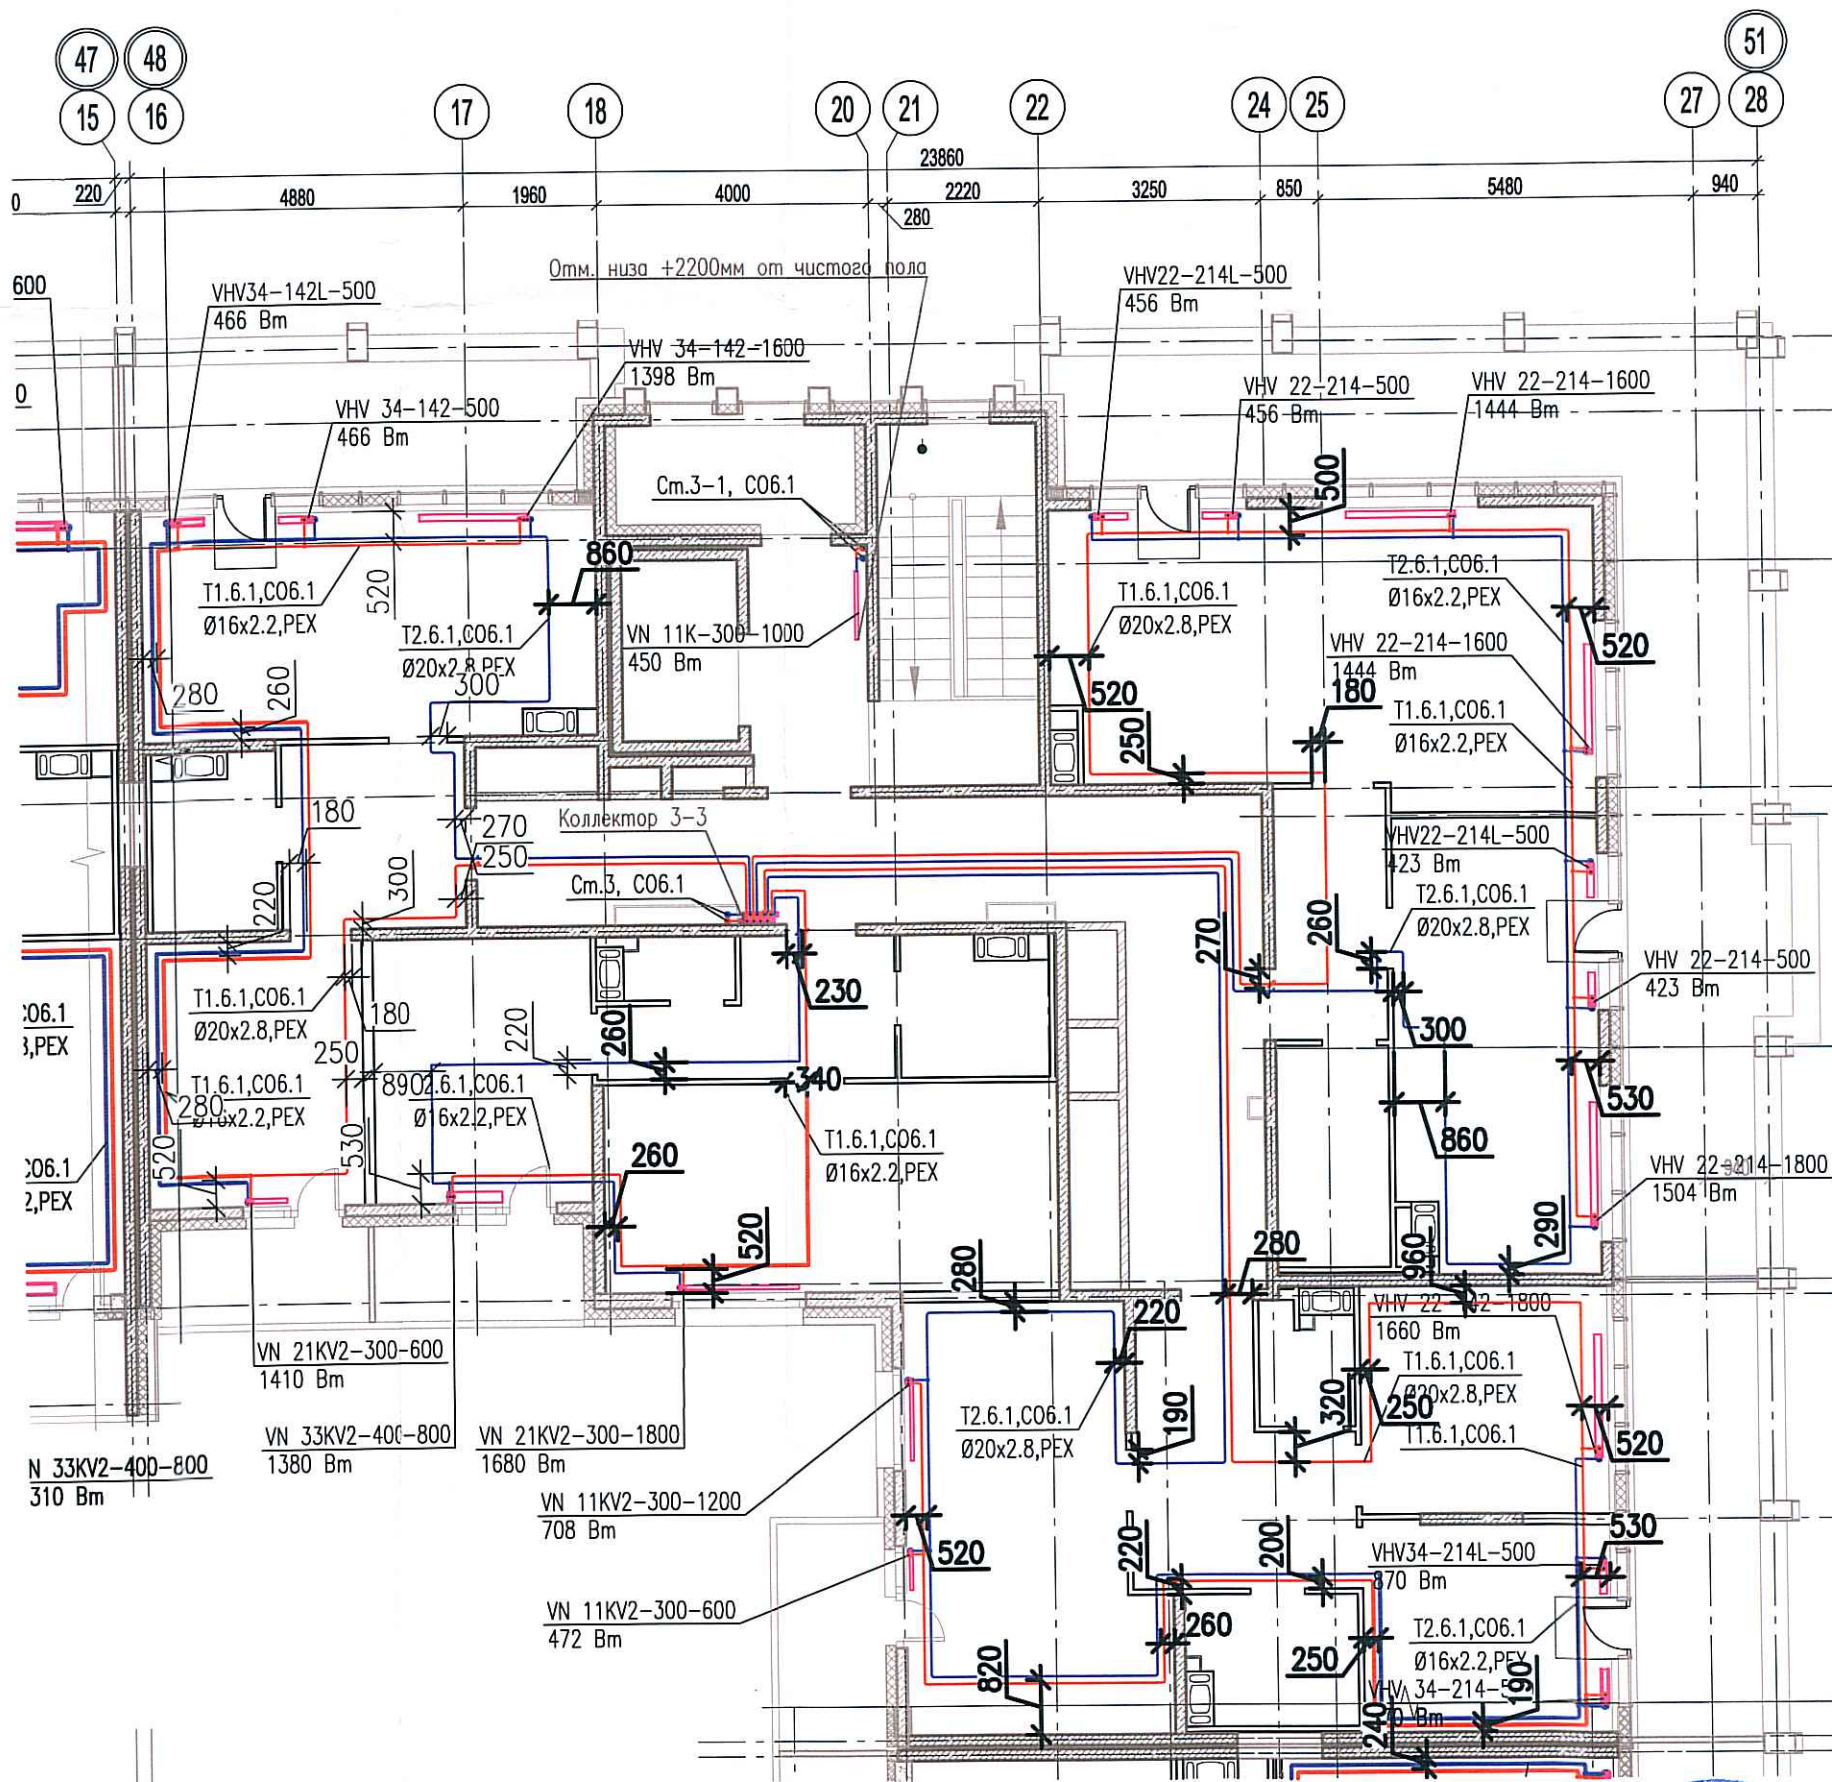

Созд.	Иванов
Взам. инв. №	
Подпись и дата	
Инв. № подл.	

Изм.	Колуч.	Лист	Издок.	Подп.	Дата
	Разраб.	Бабаев Р.И.			

03-2017-БС66-6-0В		
Многоэтажная жилая застройка (жилой комплекс со встроенными помещениями, подземными автостоянками) по адресу: г. Санкт-Петербург, Большой Сампсониевский проспект (кад. номер участка 78:36:0005016:1309)		
Корпус 6	Стадия	Лист
	ИД	320
Исполнительная схема №35. Отопление. План 9 этажа. Секция 3.		000 "ПСК"