
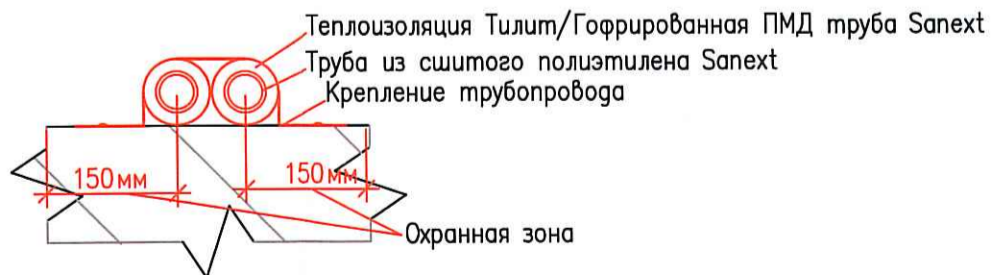


Исполнительная схема  
 №39. Отопление.  
 План 4 этажа.

Секция 4.

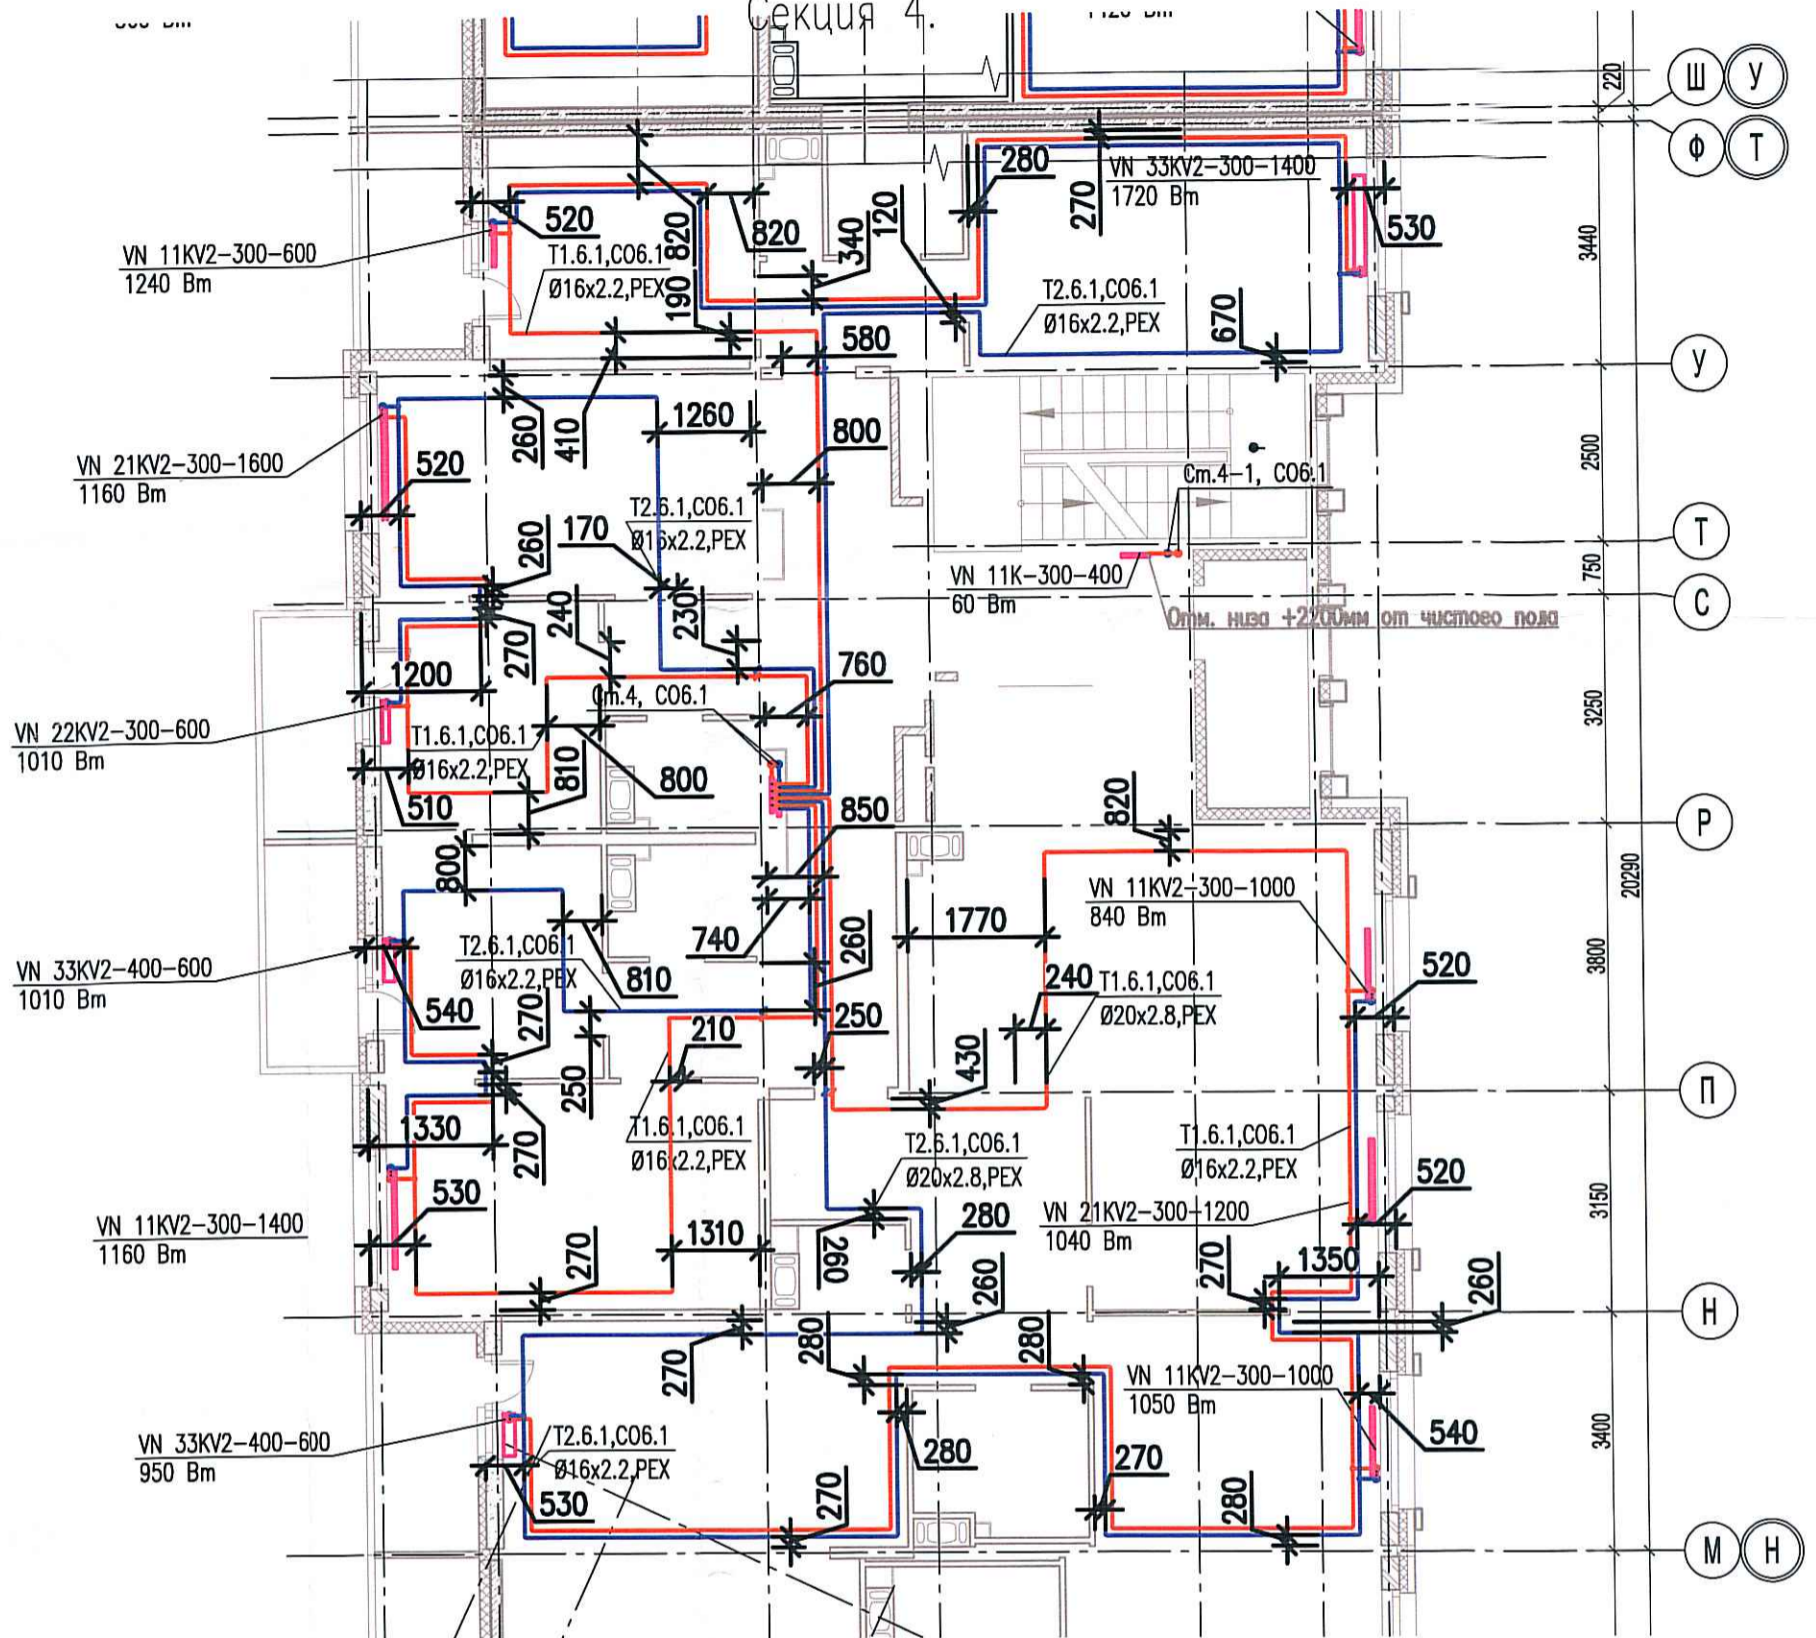

|                |  |
|----------------|--|
| Согласовано    |  |
|                |  |
| Инв. № подл.   |  |
|                |  |
| Подпись и дата |  |
|                |  |
| Взам. инв. №   |  |
|                |  |

|   |             |      |           |       |
|---|-------------|------|-----------|-------|
| 03-2017-БС66-6-0В   |             |      |           |       |
| Многоэтажная жилая застройка (жилой комплекс со встроенными помещениями, подземными автостоянками) по адресу: г. Санкт-Петербург, Большой Сампсониевский проспект (кад. номер участка 78:36:0005016:1309) |             |      |           |       |
| Изм.  | Кол.уч.     | Лист | Надок.    | Подп. |
| Разраб.   | Бабаев Р.И. |      |           |       |
| Корпус 6  |             |      | Стадия    | Лист  |
| Исполнительная схема №39. Отопление.<br>План 4 этажа.<br>Секция 4.  |             |      | ИД        | 324   |
|   |             |      | ООО "ПСК" |       |