
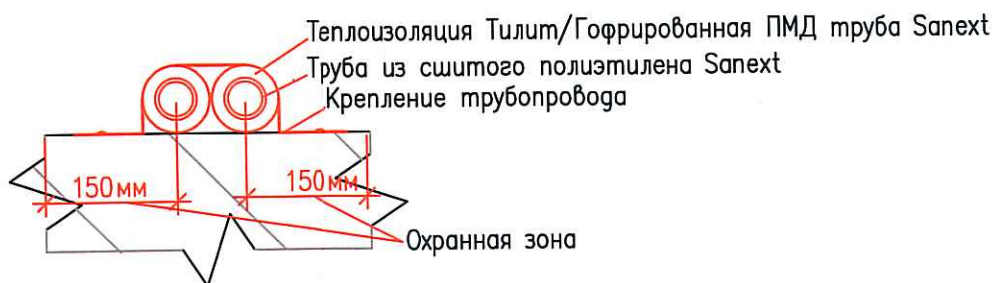


Исполнительная схема  
 №41. Отопление.  
 План 6 этажа.  
 Секция 4.

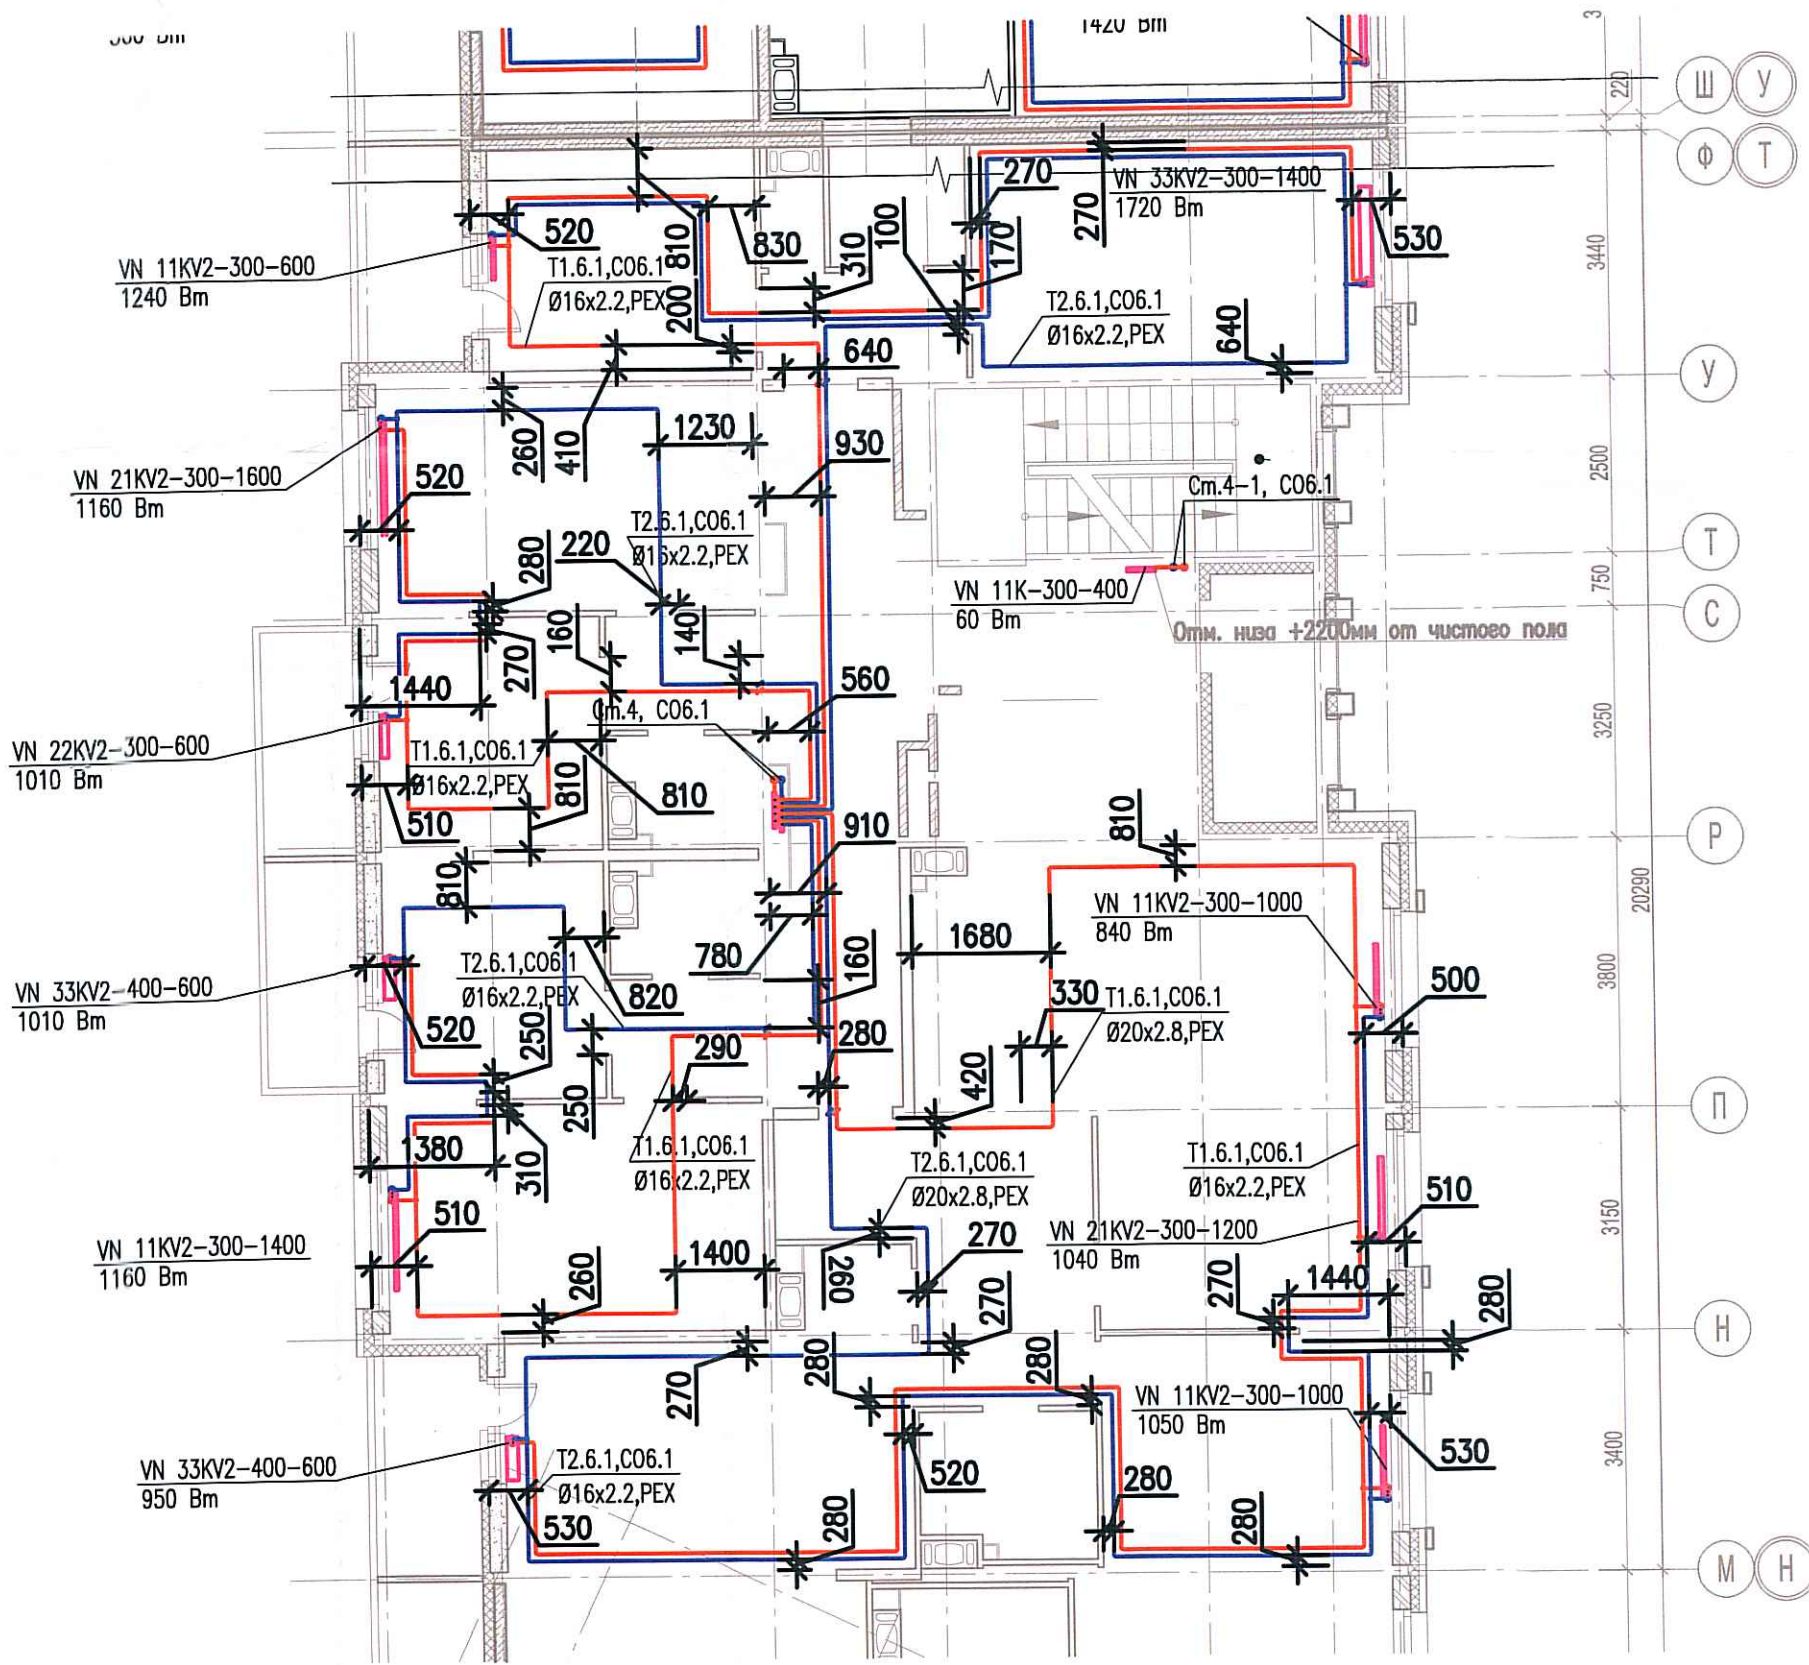

Согласовано

Взам. инв. №

Подпись и дата

Инв. № подл.

						03-2017-БС66-6-0В			
						Многоэтажная жилая застройка (жилой комплекс со встроенными помещениями, подземными автостоянками) по адресу: г. Санкт-Петербург, Большой Сампсониевский проспект (кад. номер участка 78:36:0005016:1309)			
Изм.	Кол.уч.	Лист	Недок.	Подп.	Дата	Корпус 6	Стадия	Лист	Листов
Разраб.		Бабаев Р.И.					ИД	326	
						Исполнительная схема №41. Отопление. План 6 этажа. Секция 4.		ООО "ПСК"	

Формат А3