
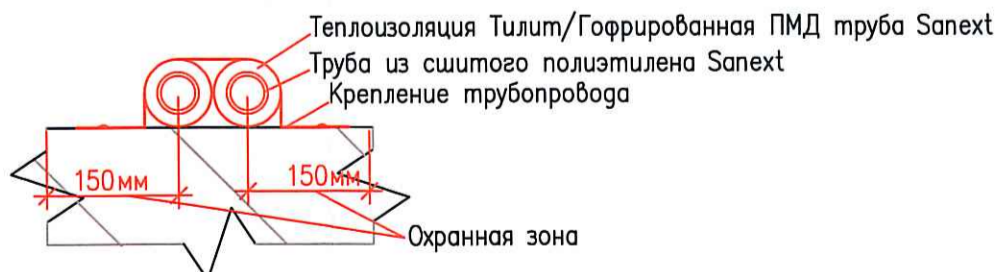


Исполнительная схема  
 №42. Отопление.  
 План 7 этажа.  
 Секция 4.

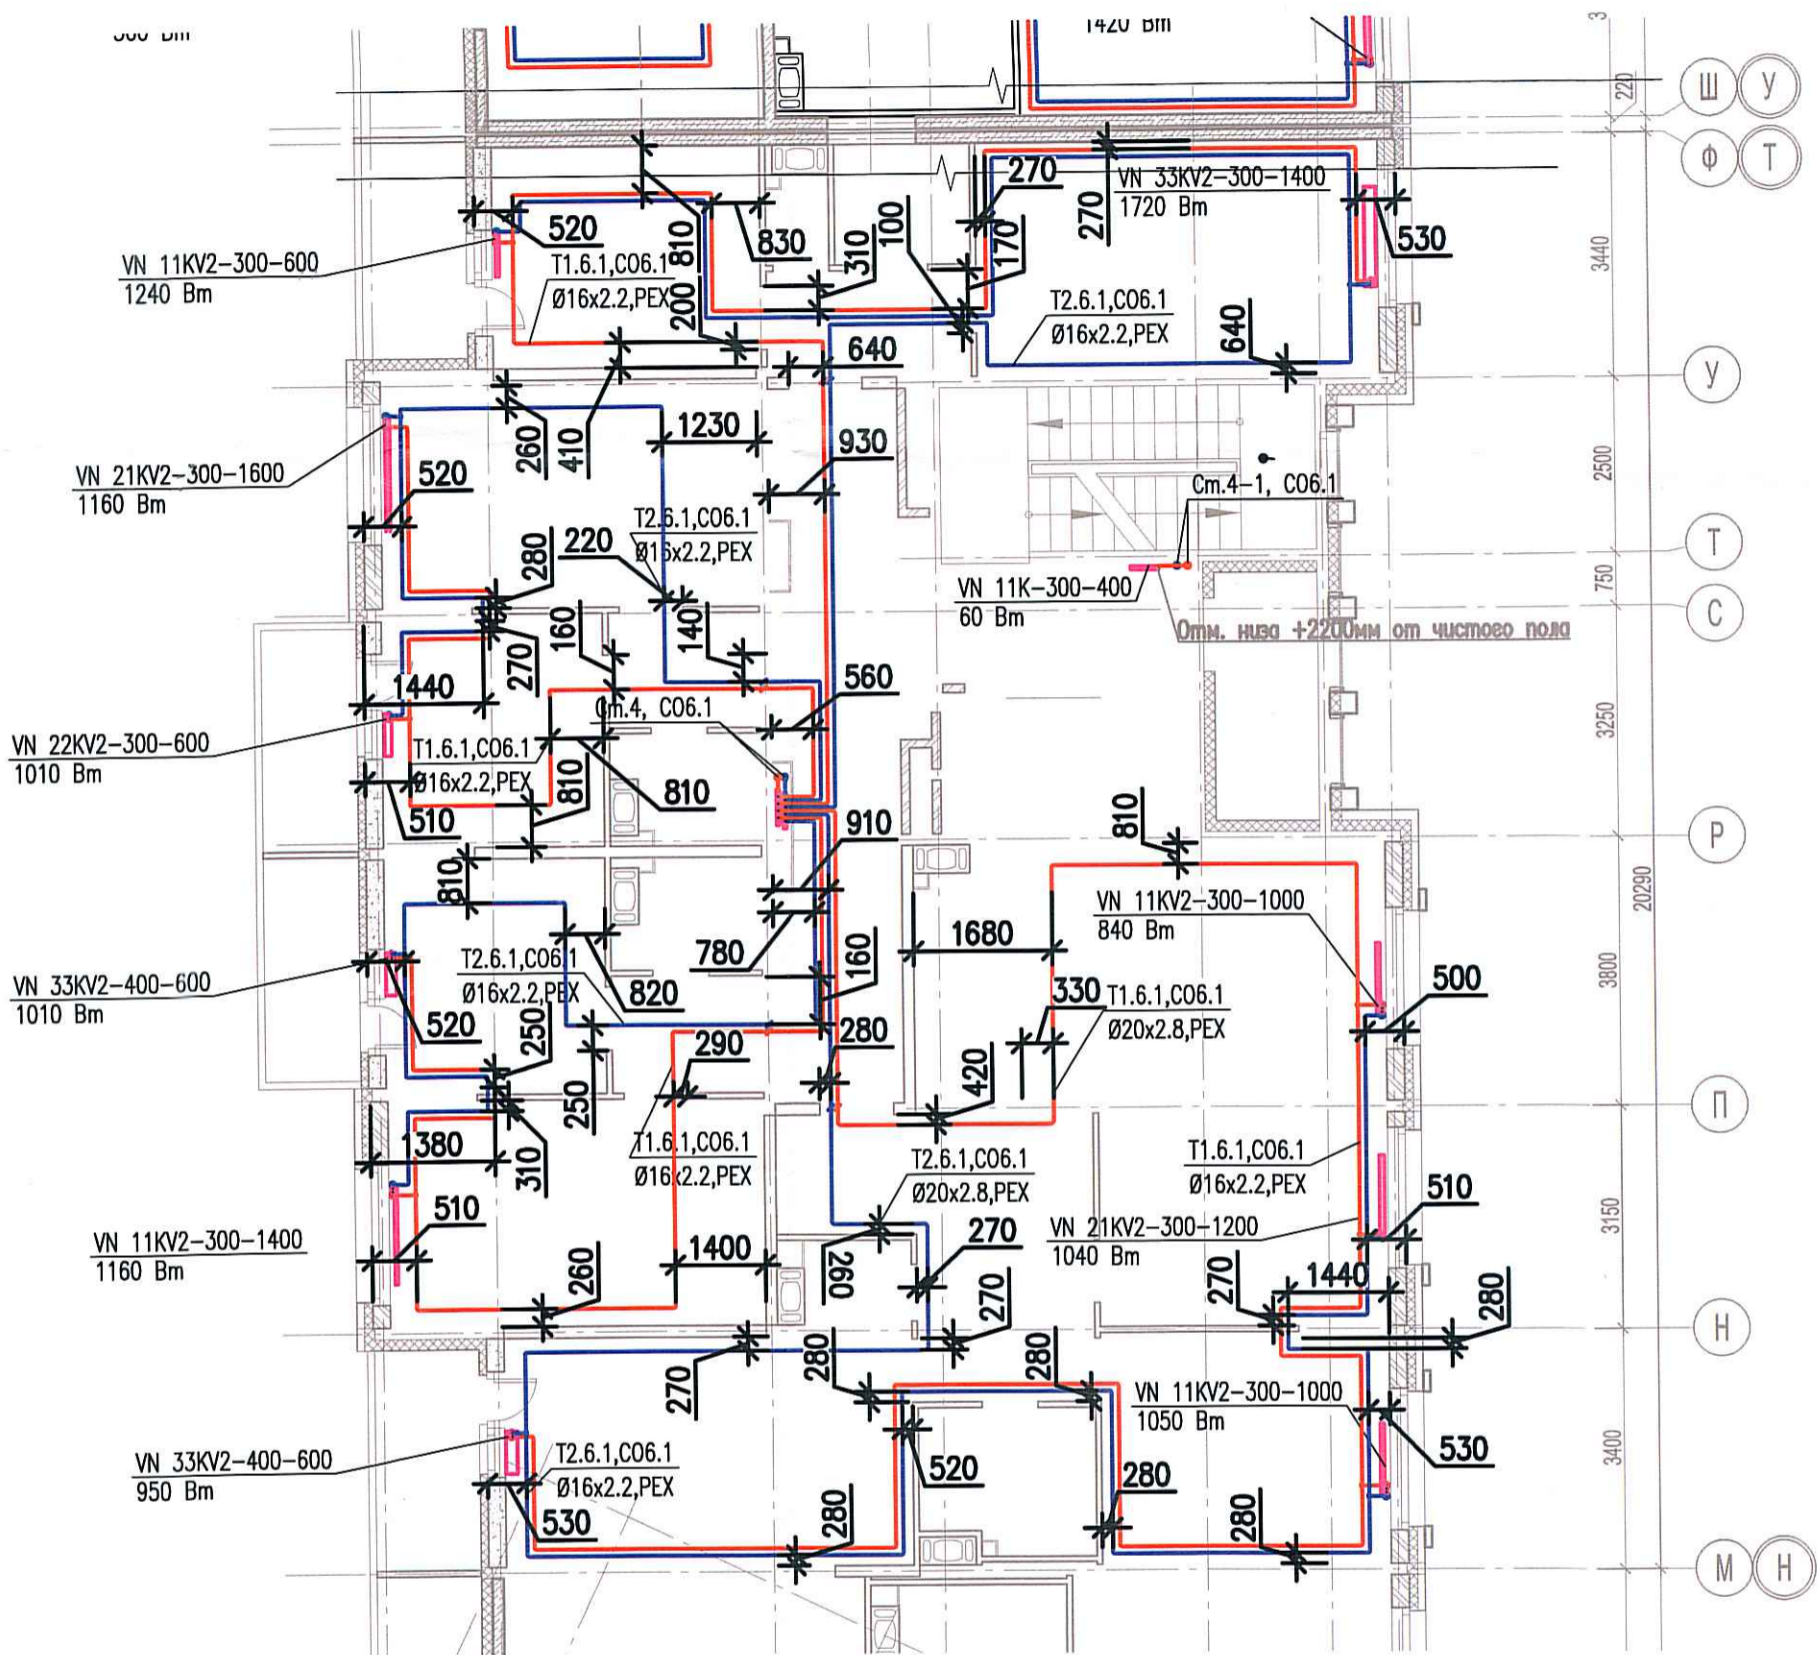

Согласовано
Ивл. № подл.
Подпись и дата
Взам. инв. №

						03-2017-БС66-6-0В			
						Многоэтажная жилая застройка (жилой комплекс со встроенными помещениями, подземными автостоянками) по адресу: г. Санкт-Петербург, Большой Сампсониевский проспект (кад. номер участка 78:36:0005016:1309)			
Изм.	Кол.уч.	Лист	Издок.	Подп.	Дата	Корпус 6	Стадия	Лист	Листов
Разраб.	Бабаев Р.И.						ИД	324	
						Исполнительная схема №42. Отопление. План 7 этажа. Секция 4.		000 "ПСК"	