
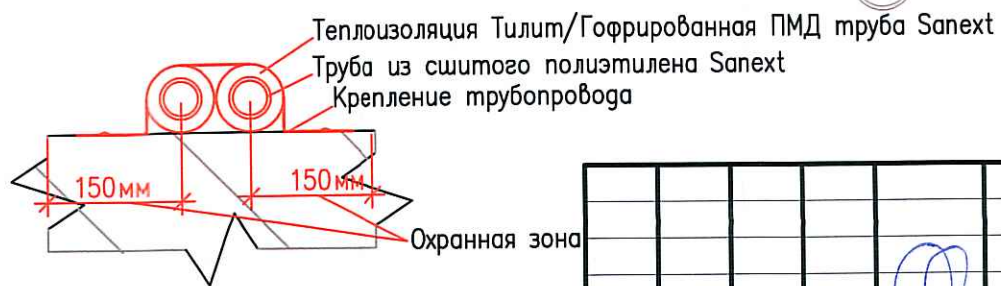


Исполнительная схема
№47. Отопление.
 План 3 этажа.
 Секция 5.

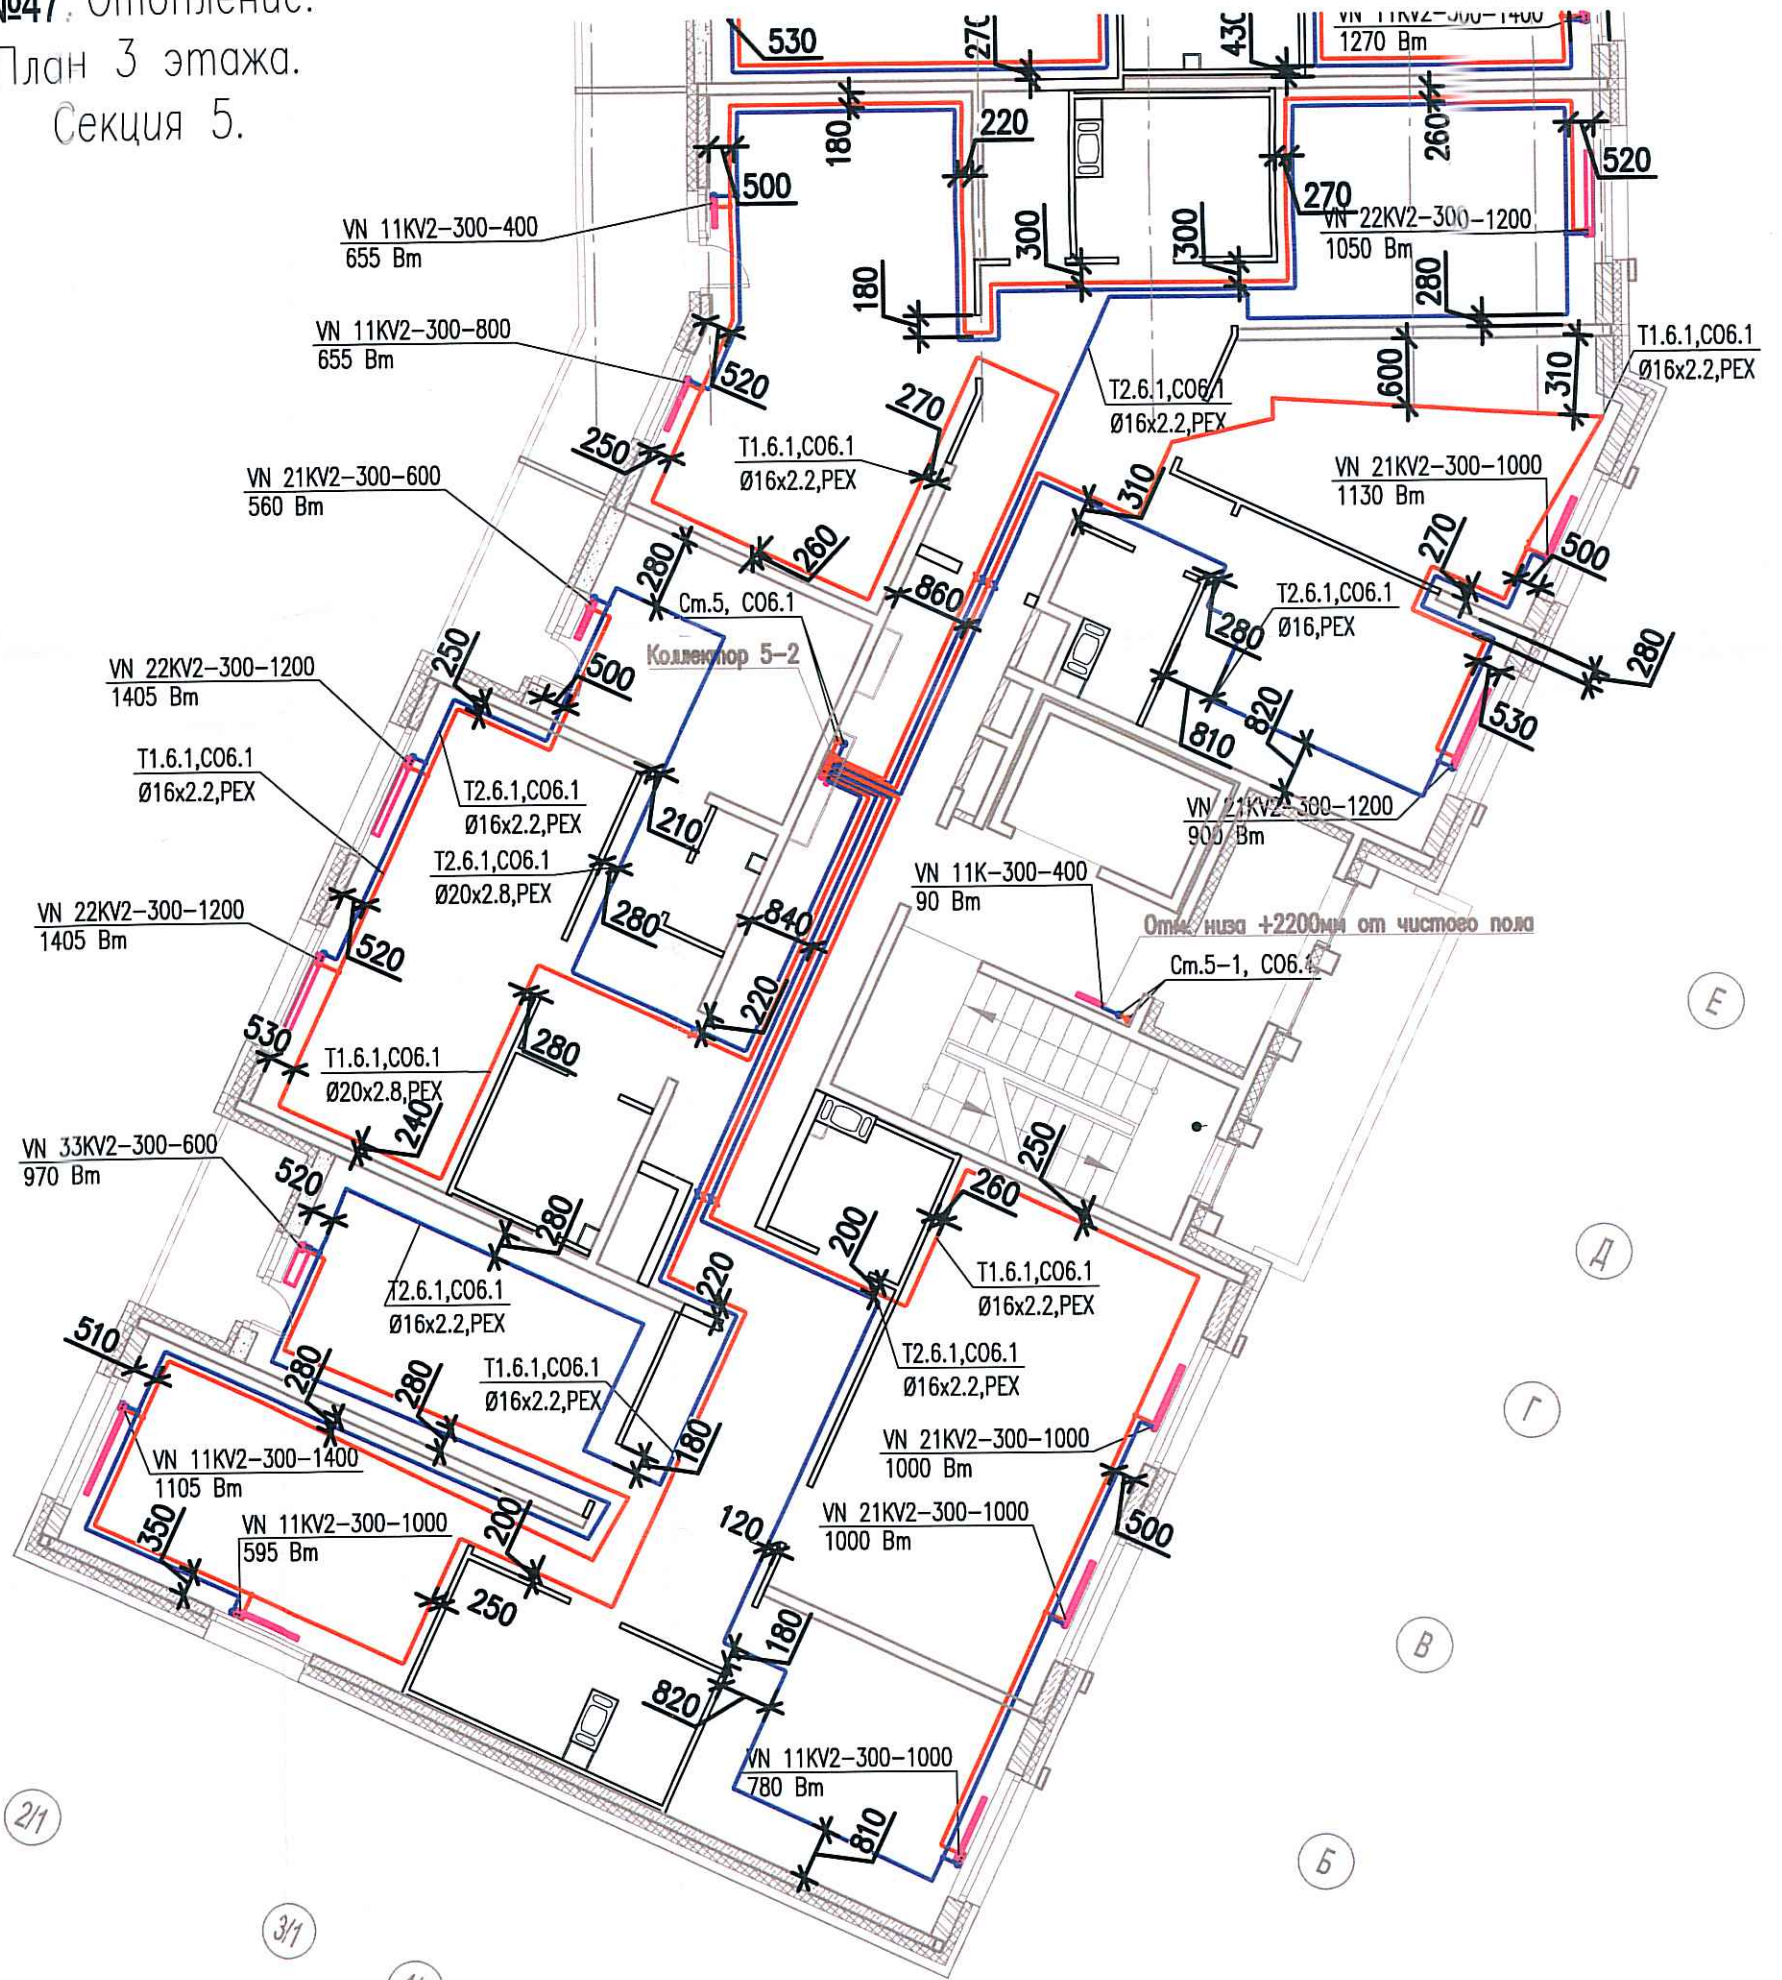

Согласовано

Взам. инв. №

Подпись и дата

Инв. № подл.

Изм.	Кол.уч.	Лист	Издок.	Подп.	Дата
Разраб.			Бабаяев Р.И.		

03-2017-БС66-6-0В

Многоэтажная жилая застройка (жилой комплекс со встроенными помещениями, подземными автостоянками) по адресу: г. Санкт-Петербурга, Большой Сампсониевский проспект (кад. номер участка 78:36:0005016:1309)

Корпус 6

Исполнительная схема №47. Отопление.
 План 3 этажа.
 Секция 5.

Стадия	Лист	Листов
ИД	332	

ООО "ПСК"

Формат А3