


Исполнительная схема

№52. Отопление.

План 8 этажа.

Секция 5.

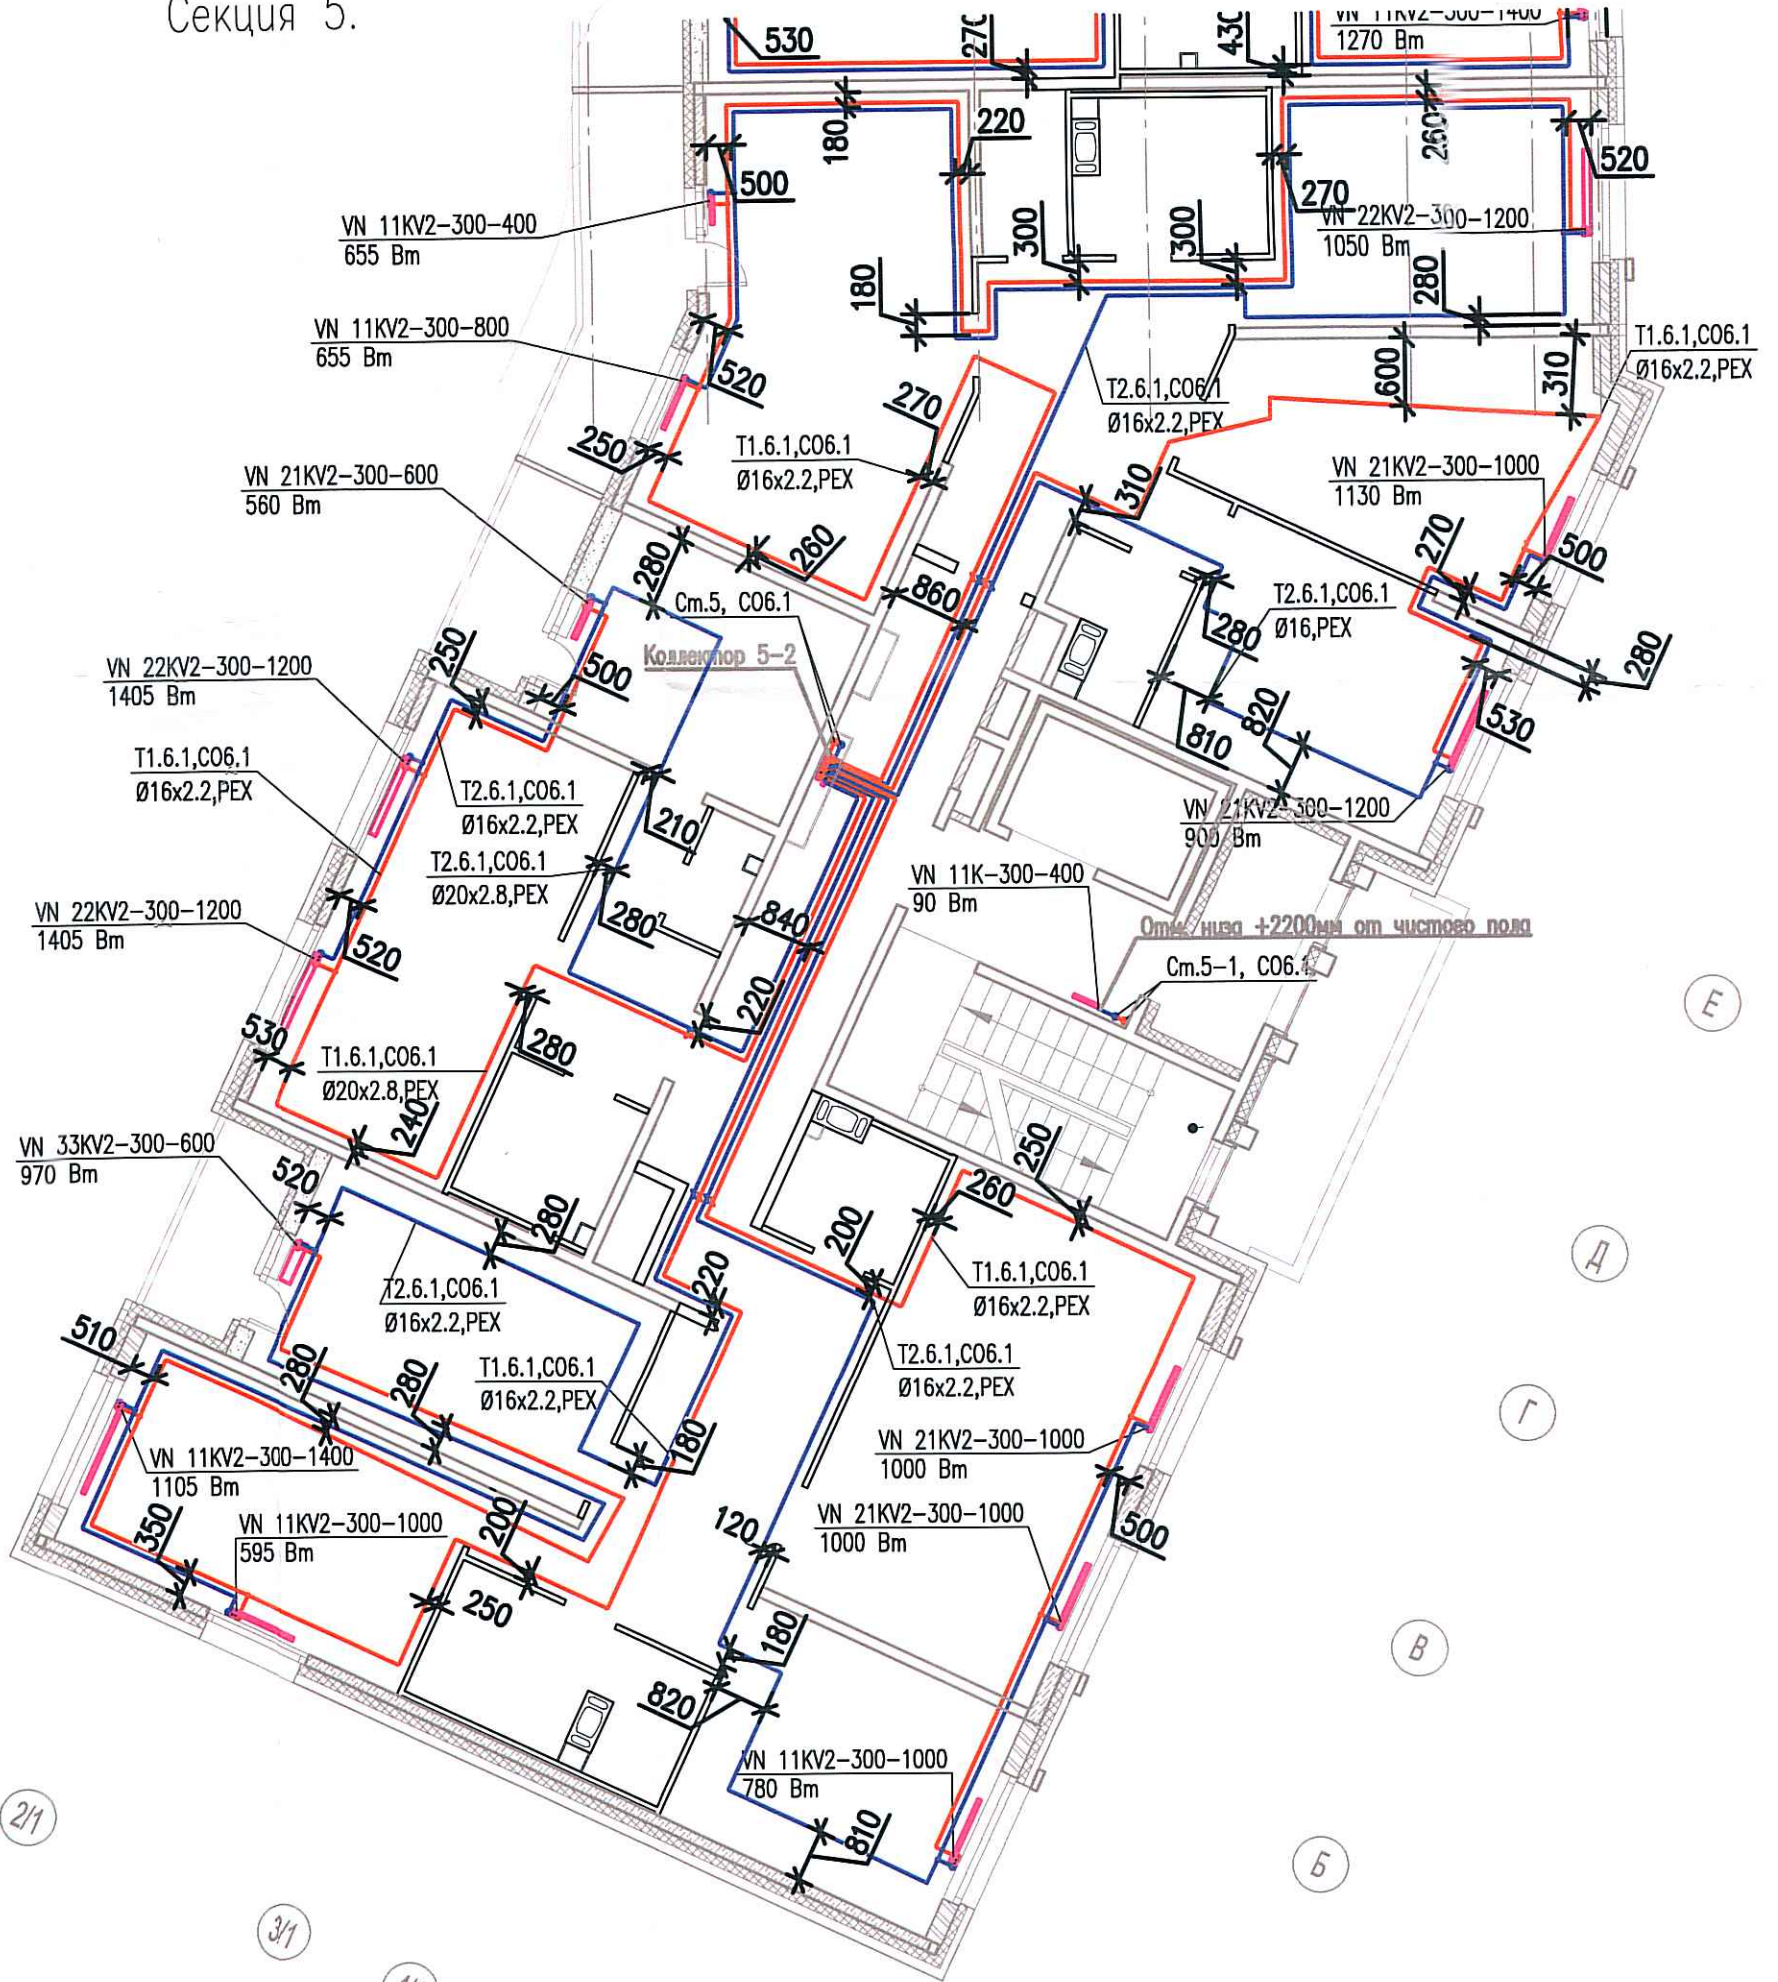

Согласовано	
Взам. инв. №	
Подпись и дата	
Инв. № подл.	

Изм.	Кол.уч.	Лист	Издок.	Подп.	Дата
Разраб.	Бабаев Р.И.				

03-2017-БС66-6-0В		
Многоэтажная жилая застройка (жилой комплекс со встроенными помещениями, подземными автостоянками) по адресу: г. Санкт-Петербург, Большой Сампсониевский проспект (кад. номер участка 78:36:0005016:1309)		
Корпус 6	Стадия	Лист
	ИД	392
Исполнительная схема №52. Отопление. План 8 этажа. Секция 5.		000 "ПСК"